

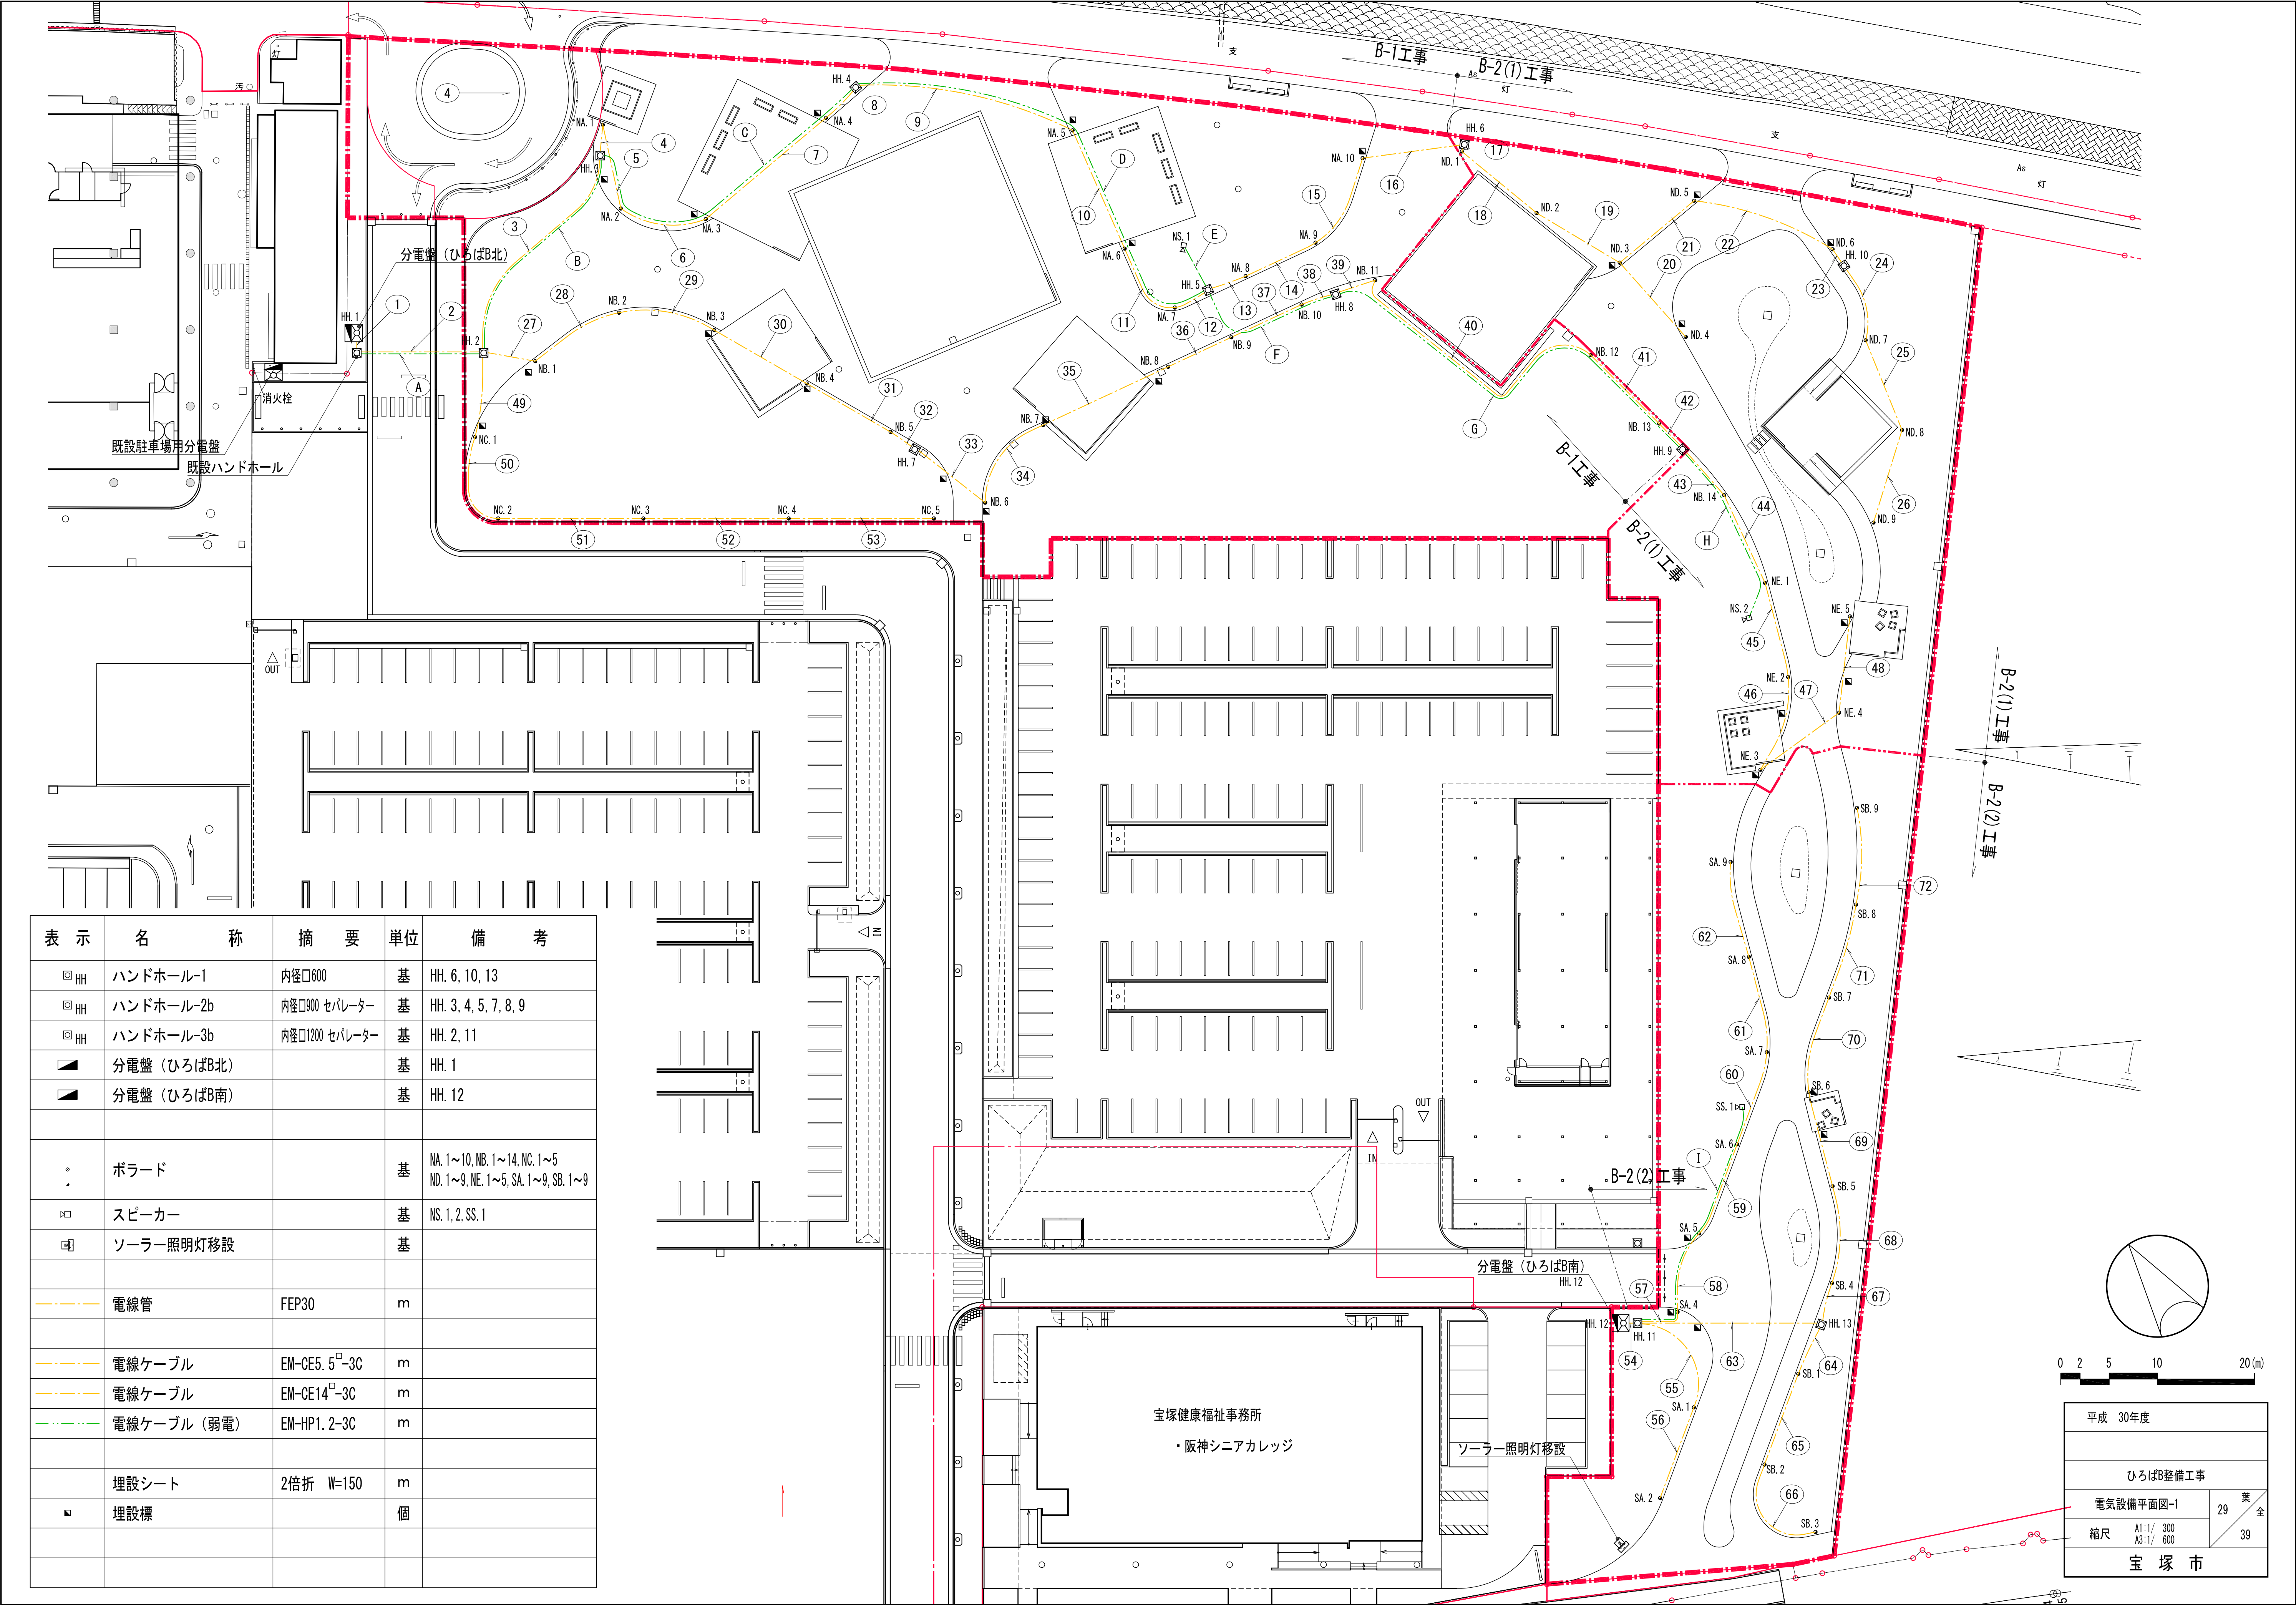


表 示	名 称	摘 要	単位	備 考
□ HH	ハンドホール-1	内径□600	基	HH. 6, 10, 13
□ HH	ハンドホール-2b	内径□900 セパレーター	基	HH. 3, 4, 5, 7, 8, 9
□ HH	ハンドホール-3b	内径□1200 セパレーター	基	HH. 2, 11
■	分電盤 (ひろばB北)		基	HH. 1
■	分電盤 (ひろばB南)		基	HH. 12
・	ポラード		基	NA. 1~10, NB. 1~14, NC. 1~5 ND. 1~9, NE. 1~5, SA. 1~9, SB. 1~9
□	スピーカー		基	NS. 1, 2, SS. 1
□	ソーラー照明灯移設		基	
—	電線管	FEP30	m	
—	電線ケーブル	EM-CE5. 5 [□] -3C	m	
—	電線ケーブル	EM-CE14 [□] -3C	m	
—	電線ケーブル (弱電)	EM-HP1. 2-3C	m	
	埋設シート	2倍折 W=150	m	
■	埋設標		個	

平成 30年度	
ひろばB整備工事	
電気設備平面図-1	業 全
縮尺 A1:1/ 300 A3:1/ 600	29 39
宝 塚 市	

ひろばB北配線表

①	2.61m	
1	EM-CE5. 5 [□] -3C	※100
2	EM-CE5. 5 [□] -3C	
3	EM-CE5. 5 [□] -3C	
4	EM-CE5. 5 [□] -3C	
5	EM-CE5. 5 [□] -3C	
6	EM-CE5. 5 [□] -3C	
7	EM-CE5. 5 [□] -3C	
8	EM-CE5. 5 [□] -3C	
9	EM-CE5. 5 [□] -3C	
10	-	※100
11	-	
- EM-CE14 [□] -3C		

※電線管は既設管

2	13.61m	
1	EM-CE5. 5 [□] -3C	※100
2	EM-CE5. 5 [□] -3C	
3	EM-CE5. 5 [□] -3C	
4	EM-CE5. 5 [□] -3C	
5	EM-CE5. 5 [□] -3C	
6	EM-CE5. 5 [□] -3C	
7	EM-CE5. 5 [□] -3C	
8	EM-CE5. 5 [□] -3C	
9	EM-CE5. 5 [□] -3C	
10	-	※100
11	-	

※電線管は既設管

③	26.65m	
1	EM-CE5. 5 [□] -3C	30
2	EM-CE5. 5 [□] -3C	30
6	EM-CE5. 5 [□] -3C	30
7	EM-CE5. 5 [□] -3C	30

④	3.19m	
1	EM-CE5. 5 [□] -3C	30
2	EM-CE5. 5 [□] -3C	30
6	EM-CE5. 5 [□] -3C	30
7	EM-CE5. 5 [□] -3C	30

⑤	8.84m	
1	EM-CE5. 5 [□] -3C	30
2	EM-CE5. 5 [□] -3C	30
6	EM-CE5. 5 [□] -3C	30
7	EM-CE5. 5 [□] -3C	30

⑥	9.21m	
1	EM-CE5. 5 [□] -3C	30
2	EM-CE5. 5 [□] -3C	30
6	EM-CE5. 5 [□] -3C	30
7	EM-CE5. 5 [□] -3C	30

⑦	16.24m	
1	EM-CE5. 5 [□] -3C	30
2	EM-CE5. 5 [□] -3C	30
6	EM-CE5. 5 [□] -3C	30
7	EM-CE5. 5 [□] -3C	30

⑧	4.40m	
1	EM-CE5. 5 [□] -3C	30
2	EM-CE5. 5 [□] -3C	30
6	EM-CE5. 5 [□] -3C	30
7	EM-CE5. 5 [□] -3C	30

9	23.03m	
1	EM-CE5. 5 [□] -3C	30
2	EM-CE5. 5 [□] -3C	30
6	EM-CE5. 5 [□] -3C	30
7	EM-CE5. 5 [□] -3C	30

⑩	13.34m	
1	EM-CE5. 5 [□] -3C	30
2	EM-CE5. 5 [□] -3C	30
6	EM-CE5. 5 [□] -3C	30
7	EM-CE5. 5 [□] -3C	30

11	8.70m	
1	EM-CE5. 5 [□] -3C	30
2	EM-CE5. 5 [□] -3C	30
6	EM-CE5. 5 [□] -3C	30
7	EM-CE5. 5 [□] -3C	30

12	3.92m	
1	EM-CE5. 5 [□] -3C	30
2	EM-CE5. 5 [□] -3C	30
6	EM-CE5. 5 [□] -3C	30
7	EM-CE5. 5 [□] -3C	30

⑬	4.15m	
1	EM-CE5.5 [□] -3C	30
2	EM-CE5.5 [□] -3C	30
6	EM-CE5.5 [□] -3C	30
7	EM-CE5.5 [□] -3C	30

14	8.00m	
1	EM-CE5.5 [□] -3C	30
6	EM-CE5.5 [□] -3C	30
7	EM-CE5.5 [□] -3C	30

15	10.26m	
1	EM-CE5. 5 [□] -3C	30
6	EM-CE5. 5 [□] -3C	30
7	EM-CE5. 5 [□] -3C	30

16	10.60m	
6	EM-CE5.5 [□] -3C	30
7	EM-CE5.5 [□] -3C	30

17		0.77m
6	EM-CE5. 5 [□] -3C	30
7	EM-CE5. 5 [□] -3C	30

18	10.00m	
6	EM-CE5.5 [□] -3C	30
7	EM-CE5.5 [□] -3C	30

19	10.00m	
6	EM-CE5. 5 [□] -3C	30
7	EM-CE5. 5 [□] -3C	30

20	10.26m	
7	EM-CE5. 5 [□] -3C×2	30

21	10.00m	
6	EM-CE5.5 [□] -3C	30
7	EM-CE5.5 [□] -3C	30

22	15.28m	
6	EM-CE5.5 [□] -3C	30
7	EM-CE5.5 [□] -3C	30

23	2.08m	
6	EM-CE5. 5 [□] -3C	30
7	EM-CE5. 5 [□] -3C	30

24		8.33m
6	EM-CE5.5 [□] -3C	30
7	EM-CE5.5 [□] -3C	30

25	10.00m	
6	EM-CE5.5 [□] -3C	30
7	EM-CE5.5 [□] -3C	30

26	10.00m	
6	EM-CE5.5 [□] -3C	30

27	5.45m	
3	EM-CE5. 5 [□] -3C	30
4	EM-CE5. 5 [□] -3C	30
8	EM-CE5. 5 [□] -3C	30
9	EM-CE5. 5 [□] -3C	30

㉘

10.11m

3	EM-CE5. 5 [□] -3C	30
4	EM-CE5. 5 [□] -3C	30
8	EM-CE5. 5 [□] -3C	30
9	EM-CE5. 5 [□] -3C	30

29	10.25m	
3	EM-CE5. 5 [□] -3C	30
4	EM-CE5. 5 [□] -3C	30
8	EM-CE5. 5 [□] -3C	30
9	EM-CE5. 5 [□] -3C	30

30	11.03m	
3	EM-CE5. 5 [□] -3C	30
4	EM-CE5. 5 [□] -3C	30
8	EM-CE5. 5 [□] -3C	30
9	EM-CE5. 5 [□] -3C	30

31	10.00m	
3	EM-CE5. 5 [□] -3C	30
4	EM-CE5. 5 [□] -3C	30
8	EM-CE5. 5 [□] -3C	30
9	EM-CE5. 5 [□] -3C	30

32	3.07m
----	-------

3	EM-CE5. 5 [□] -3C	30
4	EM-CE5. 5 [□] -3C	30
8	EM-CE5. 5 [□] -3C	30
9	EM-CE5. 5 [□] -3C	30

33

9.14m

3	EM-CE5. 5 [□] -3C	30
4	EM-CE5. 5 [□] -3C	30
8	EM-CE5. 5 [□] -3C	30
9	EM-CE5. 5 [□] -3C	30

34	10.68m	
3	EM-CE5. 5 [□] -3C	30
4	EM-CE5. 5 [□] -3C	30
8	EM-CE5. 5 [□] -3C	30
9	EM-CE5. 5 [□] -3C	30

39	13.44m	
3	EM-CE5. 5 [□] -3C	30
4	EM-CE5. 5 [□] -3C	30
8	EM-CE5. 5 [□] -3C	30
9	EM-CE5. 5 [□] -3C	30

36	7.21m	
3	EM-CE5. 5 [□] -3C	30
4	EM-CE5. 5 [□] -3C	30
8	EM-CE5. 5 [□] -3C	30
9	EM-CE5. 5 [□] -3C	30

37	8.01m	
3	EM-CE5. 5 [□] -3C	30
4	EM-CE5. 5 [□] -3C	30
8	EM-CE5. 5 [□] -3C	30
9	EM-CE5. 5 [□] -3C	30

38	3.6/m	
3	EM-CE5. 5 [□] -3C	30
4	EM-CE5. 5 [□] -3C	30
8	EM-CE5. 5 [□] -3C	30
9	EM-CE5. 5 [□] -3C	30

39

4.34m

3	EM-CE5. 5 [□] -3C	30
4	EM-CE5. 5 [□] -3C	30
8	EM-CE5. 5 [□] -3C	30
9	EM-CE5. 5 [□] -3C	30

㊶	3.67m	
3	EM-CE5. 5 [□] -3C	30
4	EM-CE5. 5 [□] -3C	30
8	EM-CE5. 5 [□] -3C	30
9	EM-CE5. 5 [□] -3C	30

㊷	4.34m	
3	EM-CE5. 5 [□] -3C	30
4	EM-CE5. 5 [□] -3C	30
8	EM-CE5. 5 [□] -3C	30
9	EM-CE5. 5 [□] -3C	30

40	30.20m	
3	EM-CE5. 5 [□] -3C	30
4	EM-CE5. 5 [□] -3C	30
8	EM-CE5. 5 [□] -3C	30
9	EM-CE5. 5 [□] -3C	30

41	10.00m	
3	EM-CE5. 5 [□] -3C	30
4	EM-CE5. 5 [□] -3C	30
8	EM-CE5. 5 [□] -3C	30
9	EM-CE5. 5 [□] -3C	30

42			3.61m
3	EM-CE5.5 [□] -3C	30	
8	EM-CE5.5 [□] -3C	30	
9	EM-CE5.5 [□] -3C	30	

43			6.20m
----	--	--	-------

3	EM-CE5. 5 [□] -3C	30
8	EM-CE5. 5 [□] -3C	30
9	EM-CE5. 5 [□] -3C	30

44

10.00m

8	EM-CE5. 5 [□] -3C	30
---	----------------------------	----

9	EM-CE5. 5 [□] -3C	30
45	10.00m	
8	EM-CE5. 5 [□] -3C	30
9	EM-CE5. 5 [□] -3C	30

46	10.22m	
8	EM-CE5.5 [□] -3C	30
9	EM-CE5.5 [□] -3C	30

47	10.04m	
8	EM-CE5.5 [□] -3C	30
9	EM-CE5.5 [□] -3C	30

48	10.00m	
8	EM-CE5. 5 [□] -3C	30

49	7.06m	
5	EM-CE5.5 [□] -3C	30

50	10.23m	
5	EM-CE5.5 [□] -3C	30

51	15.00m	
5	EM-CE5.5 [□] -3C	30

52	15.00m	
5	EM-CE5.5 [□] -3C	30

53	15.00m	
5	EM-CE5. 5 [□] -3C	30

A	13.61m	
C	EM-HP1. 2-3C	※ 100

※電線管は既設管

※電線管は既設管

B	26.65m	
C	EM-HP1.2-3C	30

C	37.53m	
C	EM-HP1.2-3C	30

D	48.97m	
C	EM-HP1.2-3C	30

E	5.25m	
C	EM-HP1. 2-3C×2	30

F	16.44m	
C	EM-HP1.2-3C	30

G	48.15m	
C	EM-HP1.2-3C	30

H	19.91m	
C	EM-HP1.2-3C	30

㋍	10.00m	
8	EM-CE5. 5 [□] -3C	30
9	EM-CE5. 5 [□] -3C	30

㋎	10.00m	
8	EM-CE5. 5 [□] -3C	30
9	EM-CE5. 5 [□] -3C	30

㋏	10.22m	
8	EM-CE5. 5 [□] -3C	30
9	EM-CE5. 5 [□] -3C	30

㋐	10.00m	
8	EM-CE5. 5 [□] -3C	30

㋑	7.06m	
5	EM-CE5. 5 [□] -3C	30

㋒	10.23m	
5	EM-CE5. 5 [□] -3C	30

㋓	15.00m	
5	EM-CE5. 5 [□] -3C	30

㋔	15.00m	
5	EM-CE5. 5 [□] -3C	30

表示例		
	儿一卜番号	

1	
3	EM-CE5. 5 [□] -3C

㋗	15.00m	
5	EM-CE5. 5 [□] -3C	30

回路番号

分電盤（ひろばB北）

1	ポラード灯A1 (NA. 1, 3, 4)
2	ポラード灯A2 (NA. 2, 6, 7)

3	ポラード灯B1 (NB. 2, 4, 5)
4	ポラード灯B2 (NB. 1, 3, 5)

5	ポラード灯C (ND. 1 ~ 5)
6	ポラード灯D1 (ND. 2, 4, 6)
7	ポラード灯D2 (ND. 1, 3, 5)








7	ボード灯E2 (NE. 1, 3, 5)
8	ボード灯E1 (NE. 1, 3, 5)
0	ギニード灯E2 (NE. 2, 4)

10	予備
11	予備


回路番号 (弱電)	
C	スピーカーNS1?

㋠	15.00m	
5	EM-CE5. 5 [□] -3C	30

㋡</

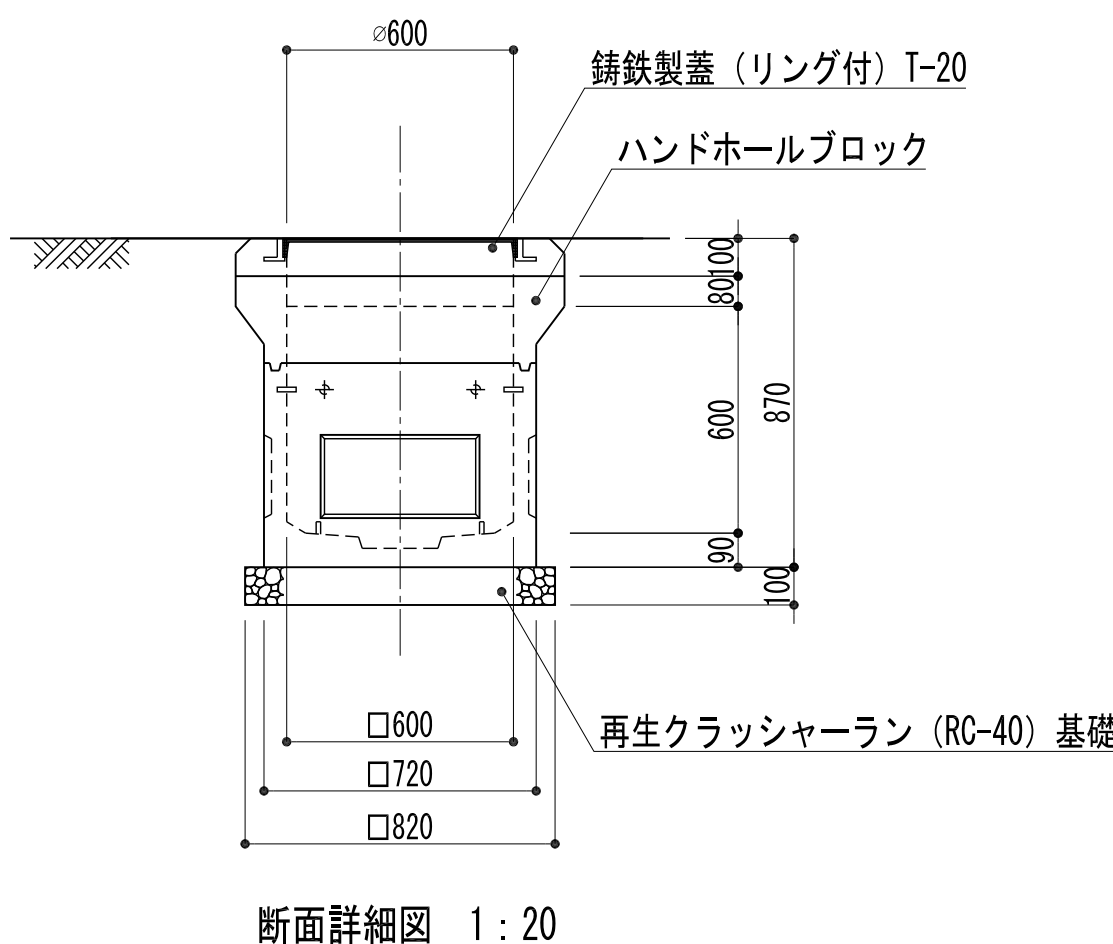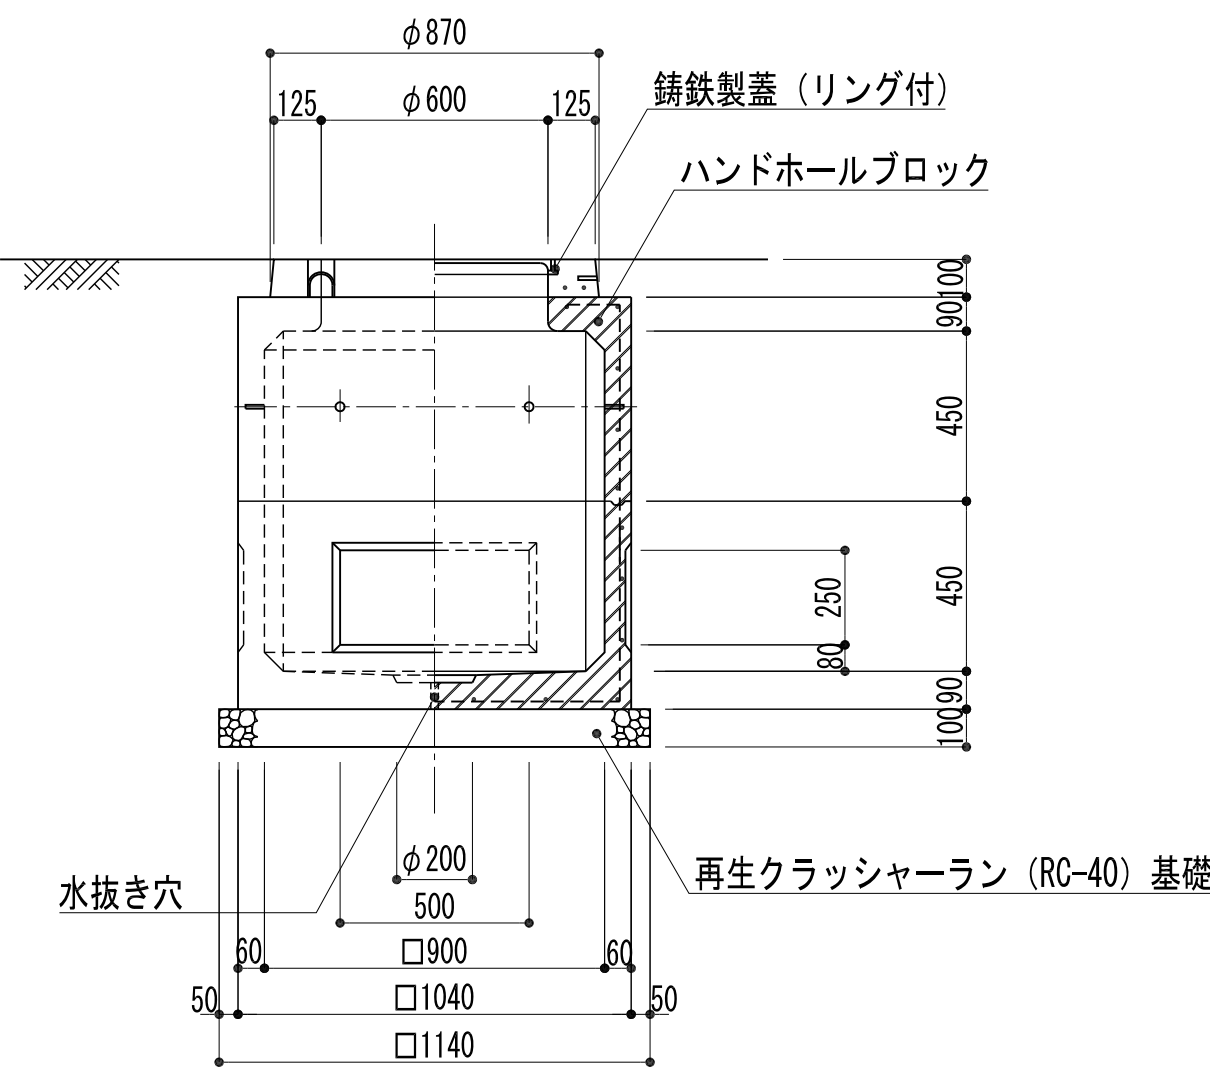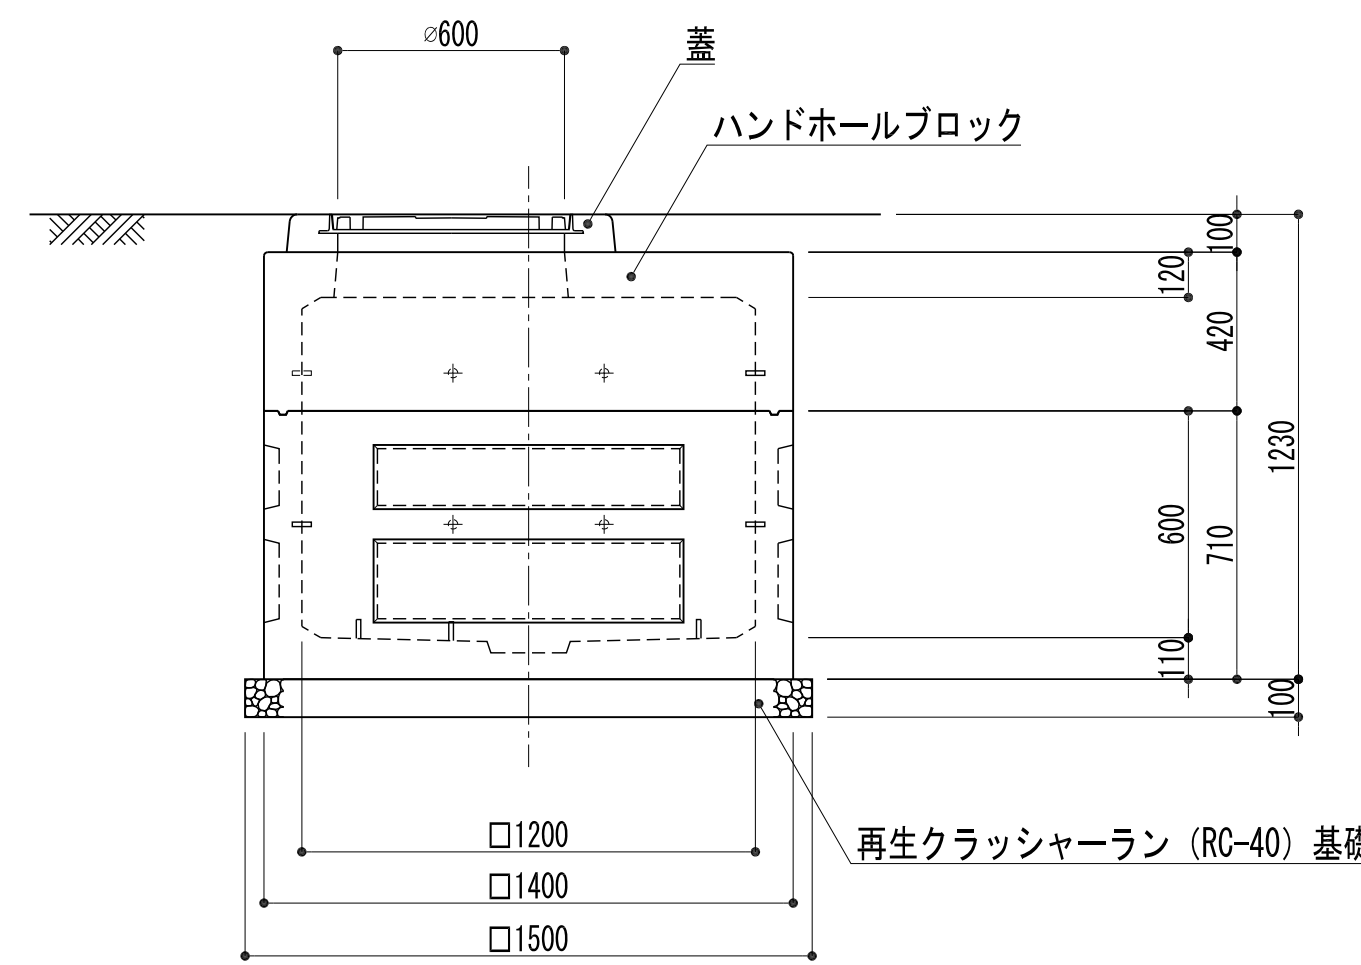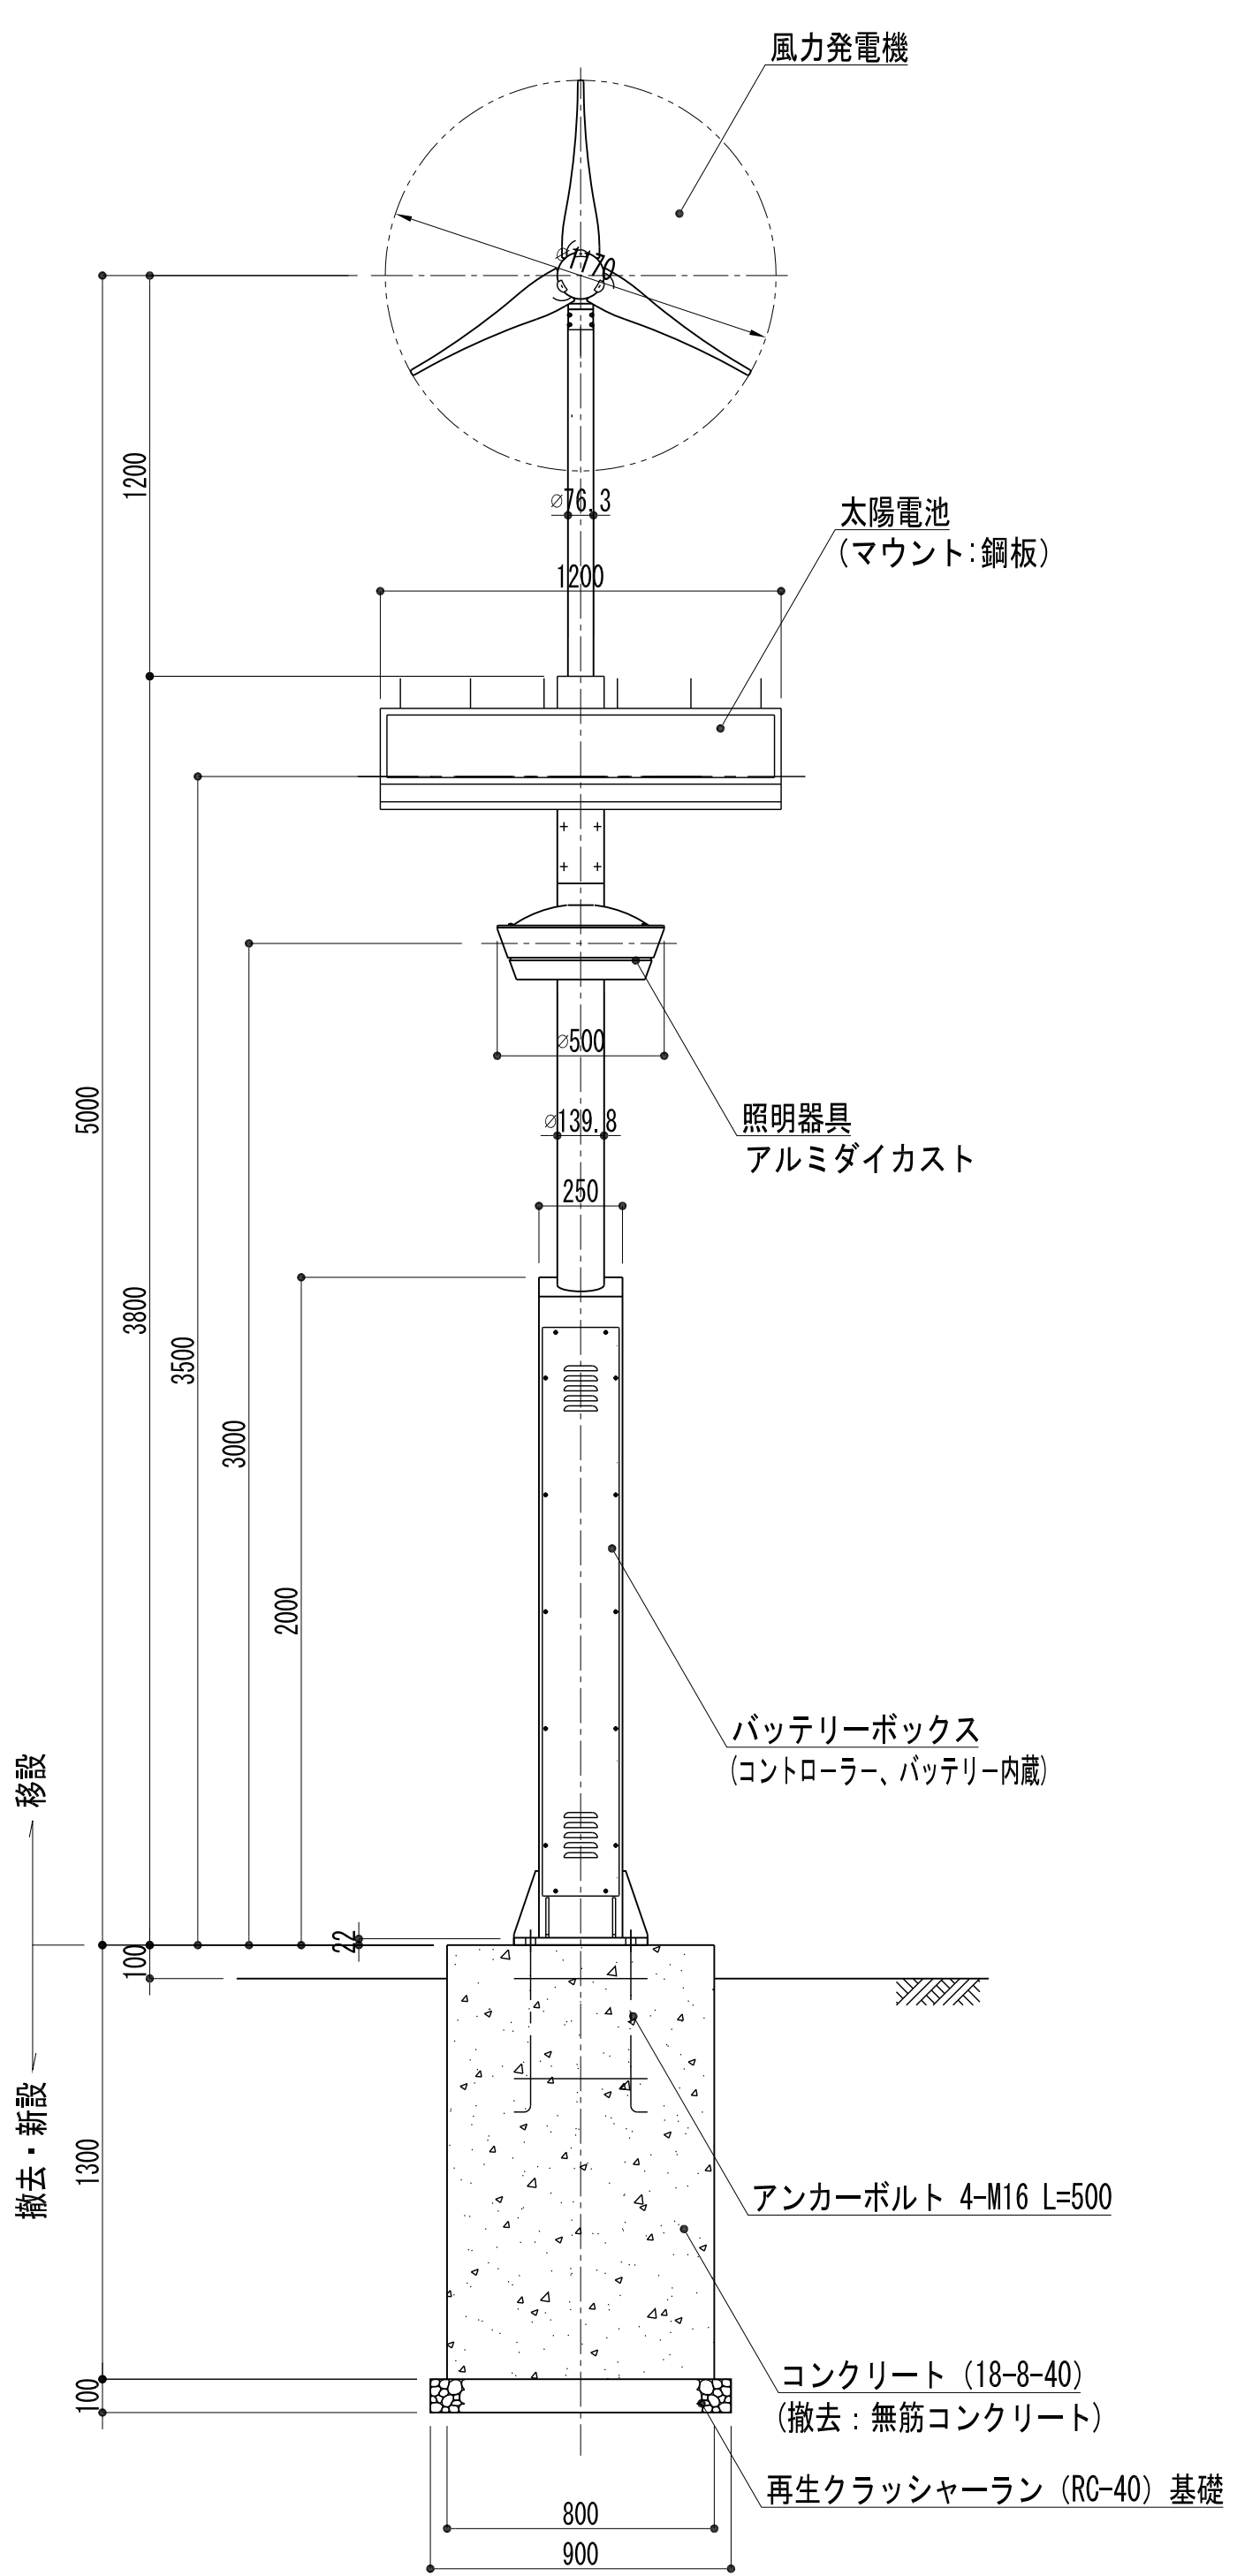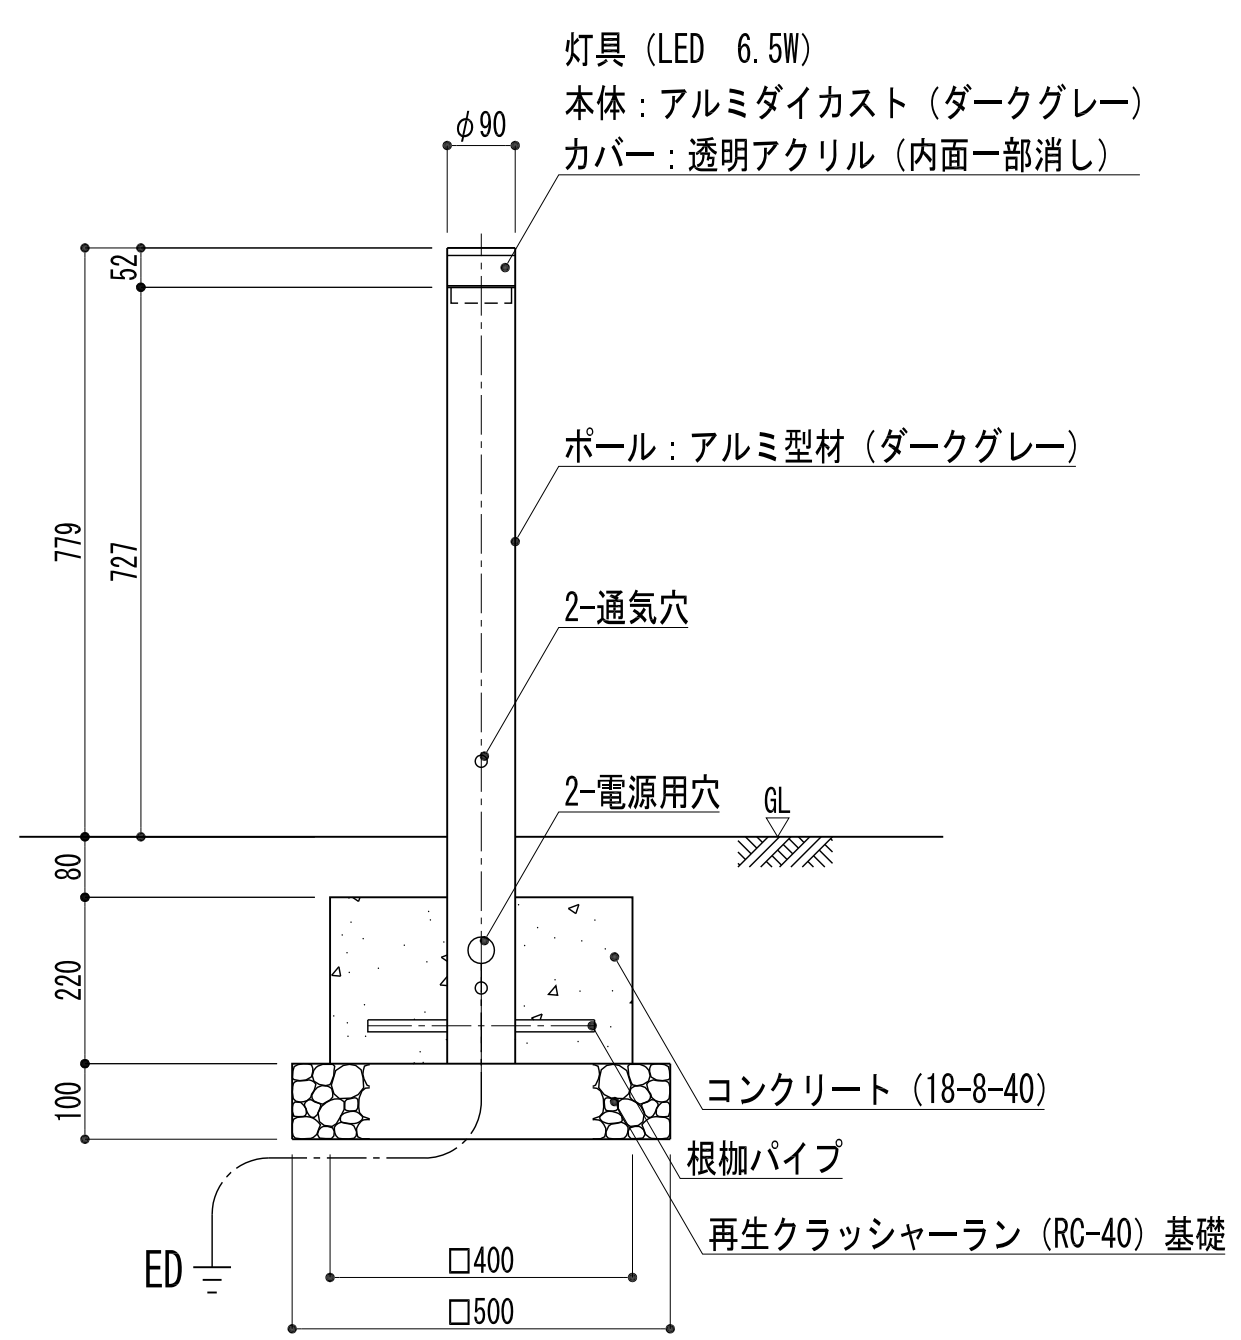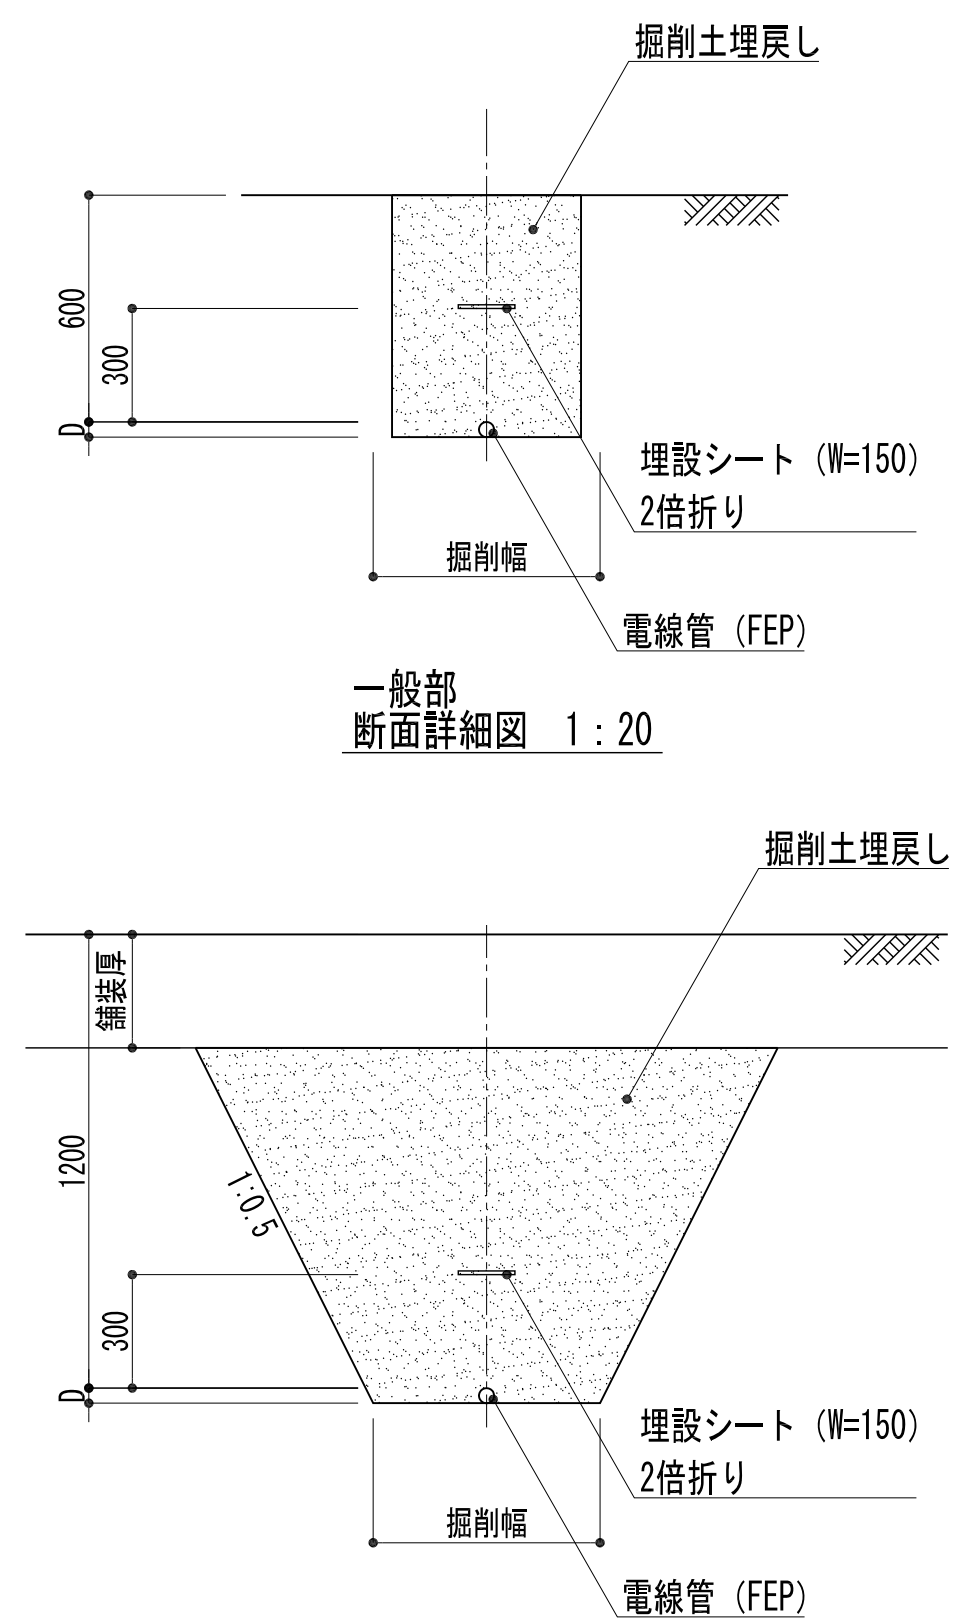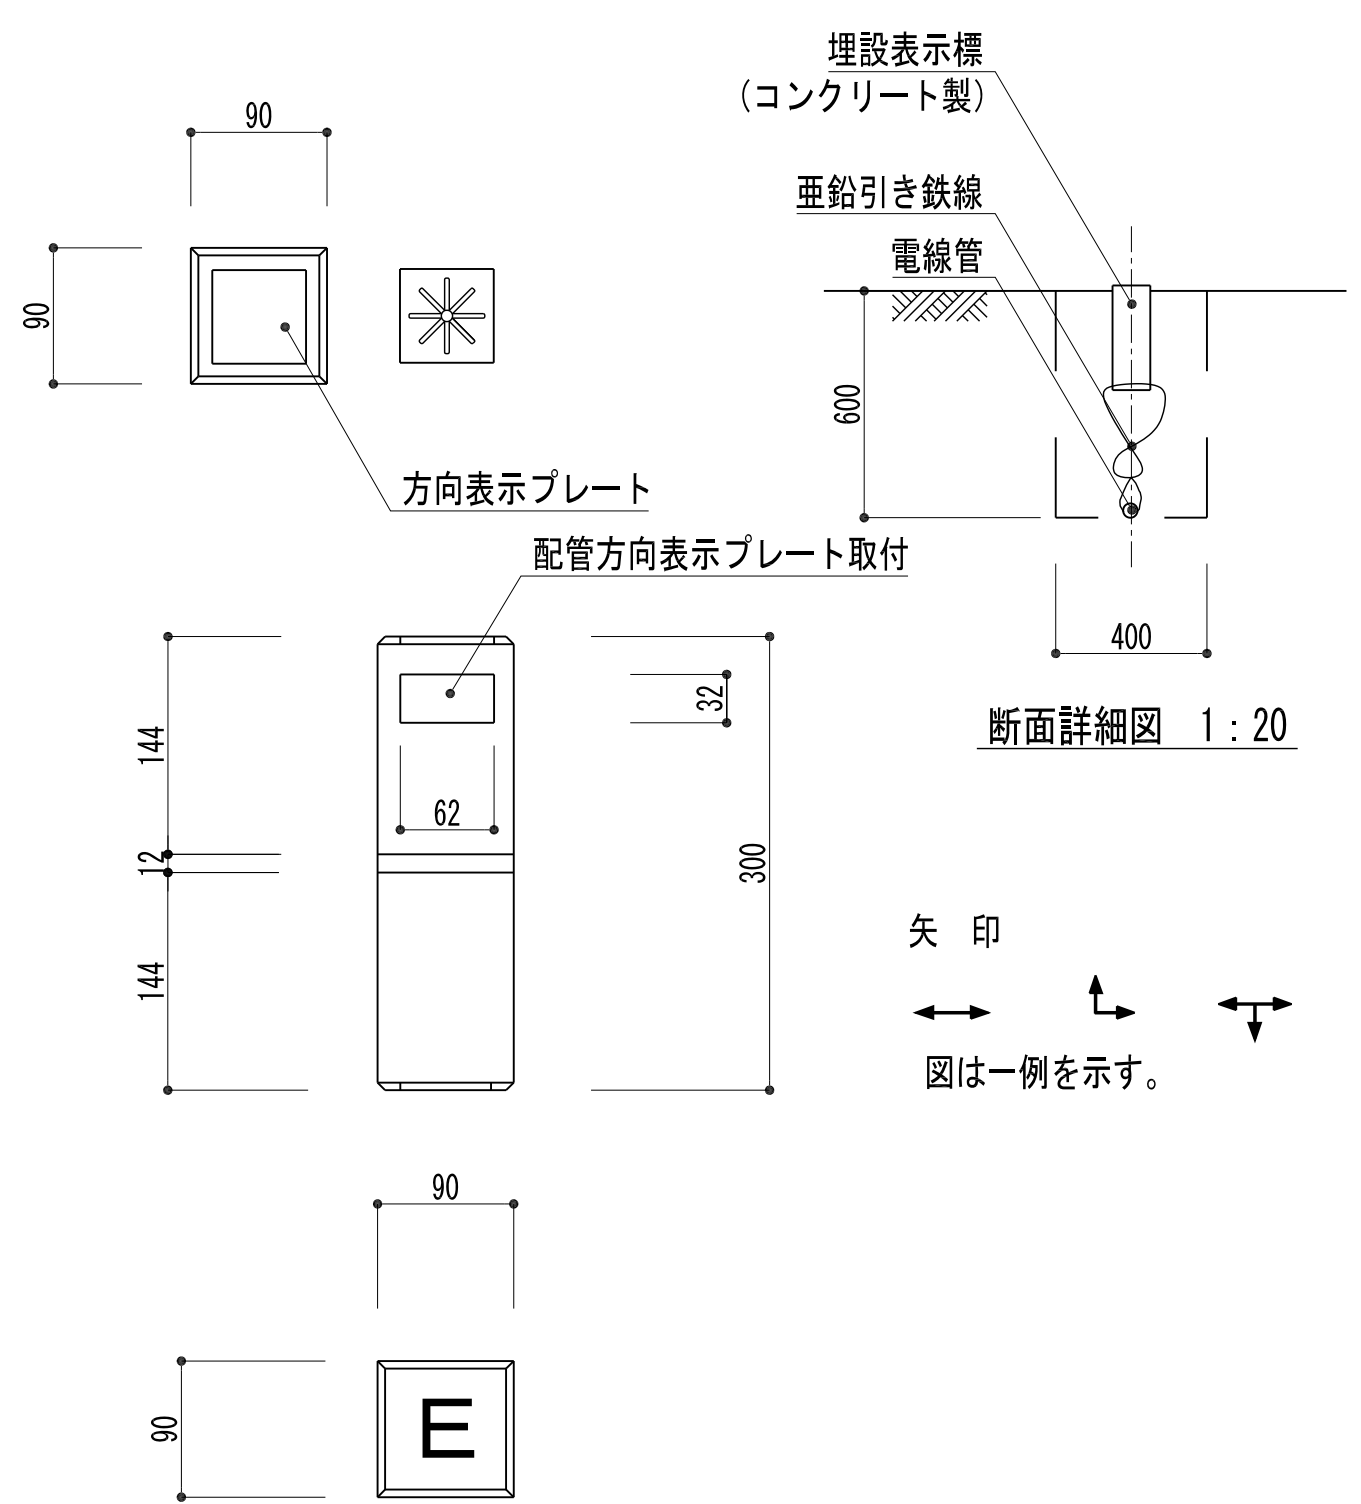
ハンドホール-1	ハンドホール-2b	ハンドホール-3b	ソーラー照明灯移設										
 断面詳細図 1 : 20 ・ハンドホールは官庁営繕関係統一基準公共建築設備工事標準図（電気設備工事編）に準拠した製品とする。 ・鉄蓋は簡易防水構造とし、鎖付とする。 ・鉄蓋は防錆塗装製品とする。 ・ハンドホール内はケーブル余長として、1巻確保する。	 断面詳細図 1 : 20 ・ハンドホールは官庁営繕関係統一基準公共建築設備工事標準図（電気設備工事編）に準拠した製品とする。 ・鉄蓋は簡易防水構造とし、鎖付とする。 ・鉄蓋は防錆塗装製品とする。 ・ハンドホール内はケーブル余長として、1巻確保する。 ・HH-2bは、铸铁製蓋（リング付 T-20）セパレーター付きとする。	 断面詳細図 1 : 20 ・ハンドホールは官庁営繕関係統一基準公共建築設備工事標準図（電気設備工事編）に準拠した製品とする。 ・鉄蓋は簡易防水構造とし、鎖付とする。 ・鉄蓋は防錆塗装製品とする。 ・ハンドホール内はケーブル余長として、1巻確保する。 ・HH-3bは、铸铁製蓋（リング付 T-20）セパレーター付きとする。	 断面詳細図 1 : 20 <table><tr><td colspan="2">平成 30年度</td></tr><tr><td colspan="2">ひろばB整備工事</td></tr><tr><td>電気設備詳細図-1</td><td>31 業全</td></tr><tr><td>縮尺 図 示</td><td>39</td></tr><tr><td colspan="2">宝 塚 市</td></tr></table>	平成 30年度		ひろばB整備工事		電気設備詳細図-1	31 業全	縮尺 図 示	39	宝 塚 市	
平成 30年度													
ひろばB整備工事													
電気設備詳細図-1	31 業全												
縮尺 図 示	39												
宝 塚 市													
ポラード	電線管	埋設標											
 断面詳細図 1 : 10	 断面詳細図 1 : 20 断面詳細図 1 : 20	 断面詳細図 1 : 20 電線管埋設標姿図 1 : 5											

スピーカー

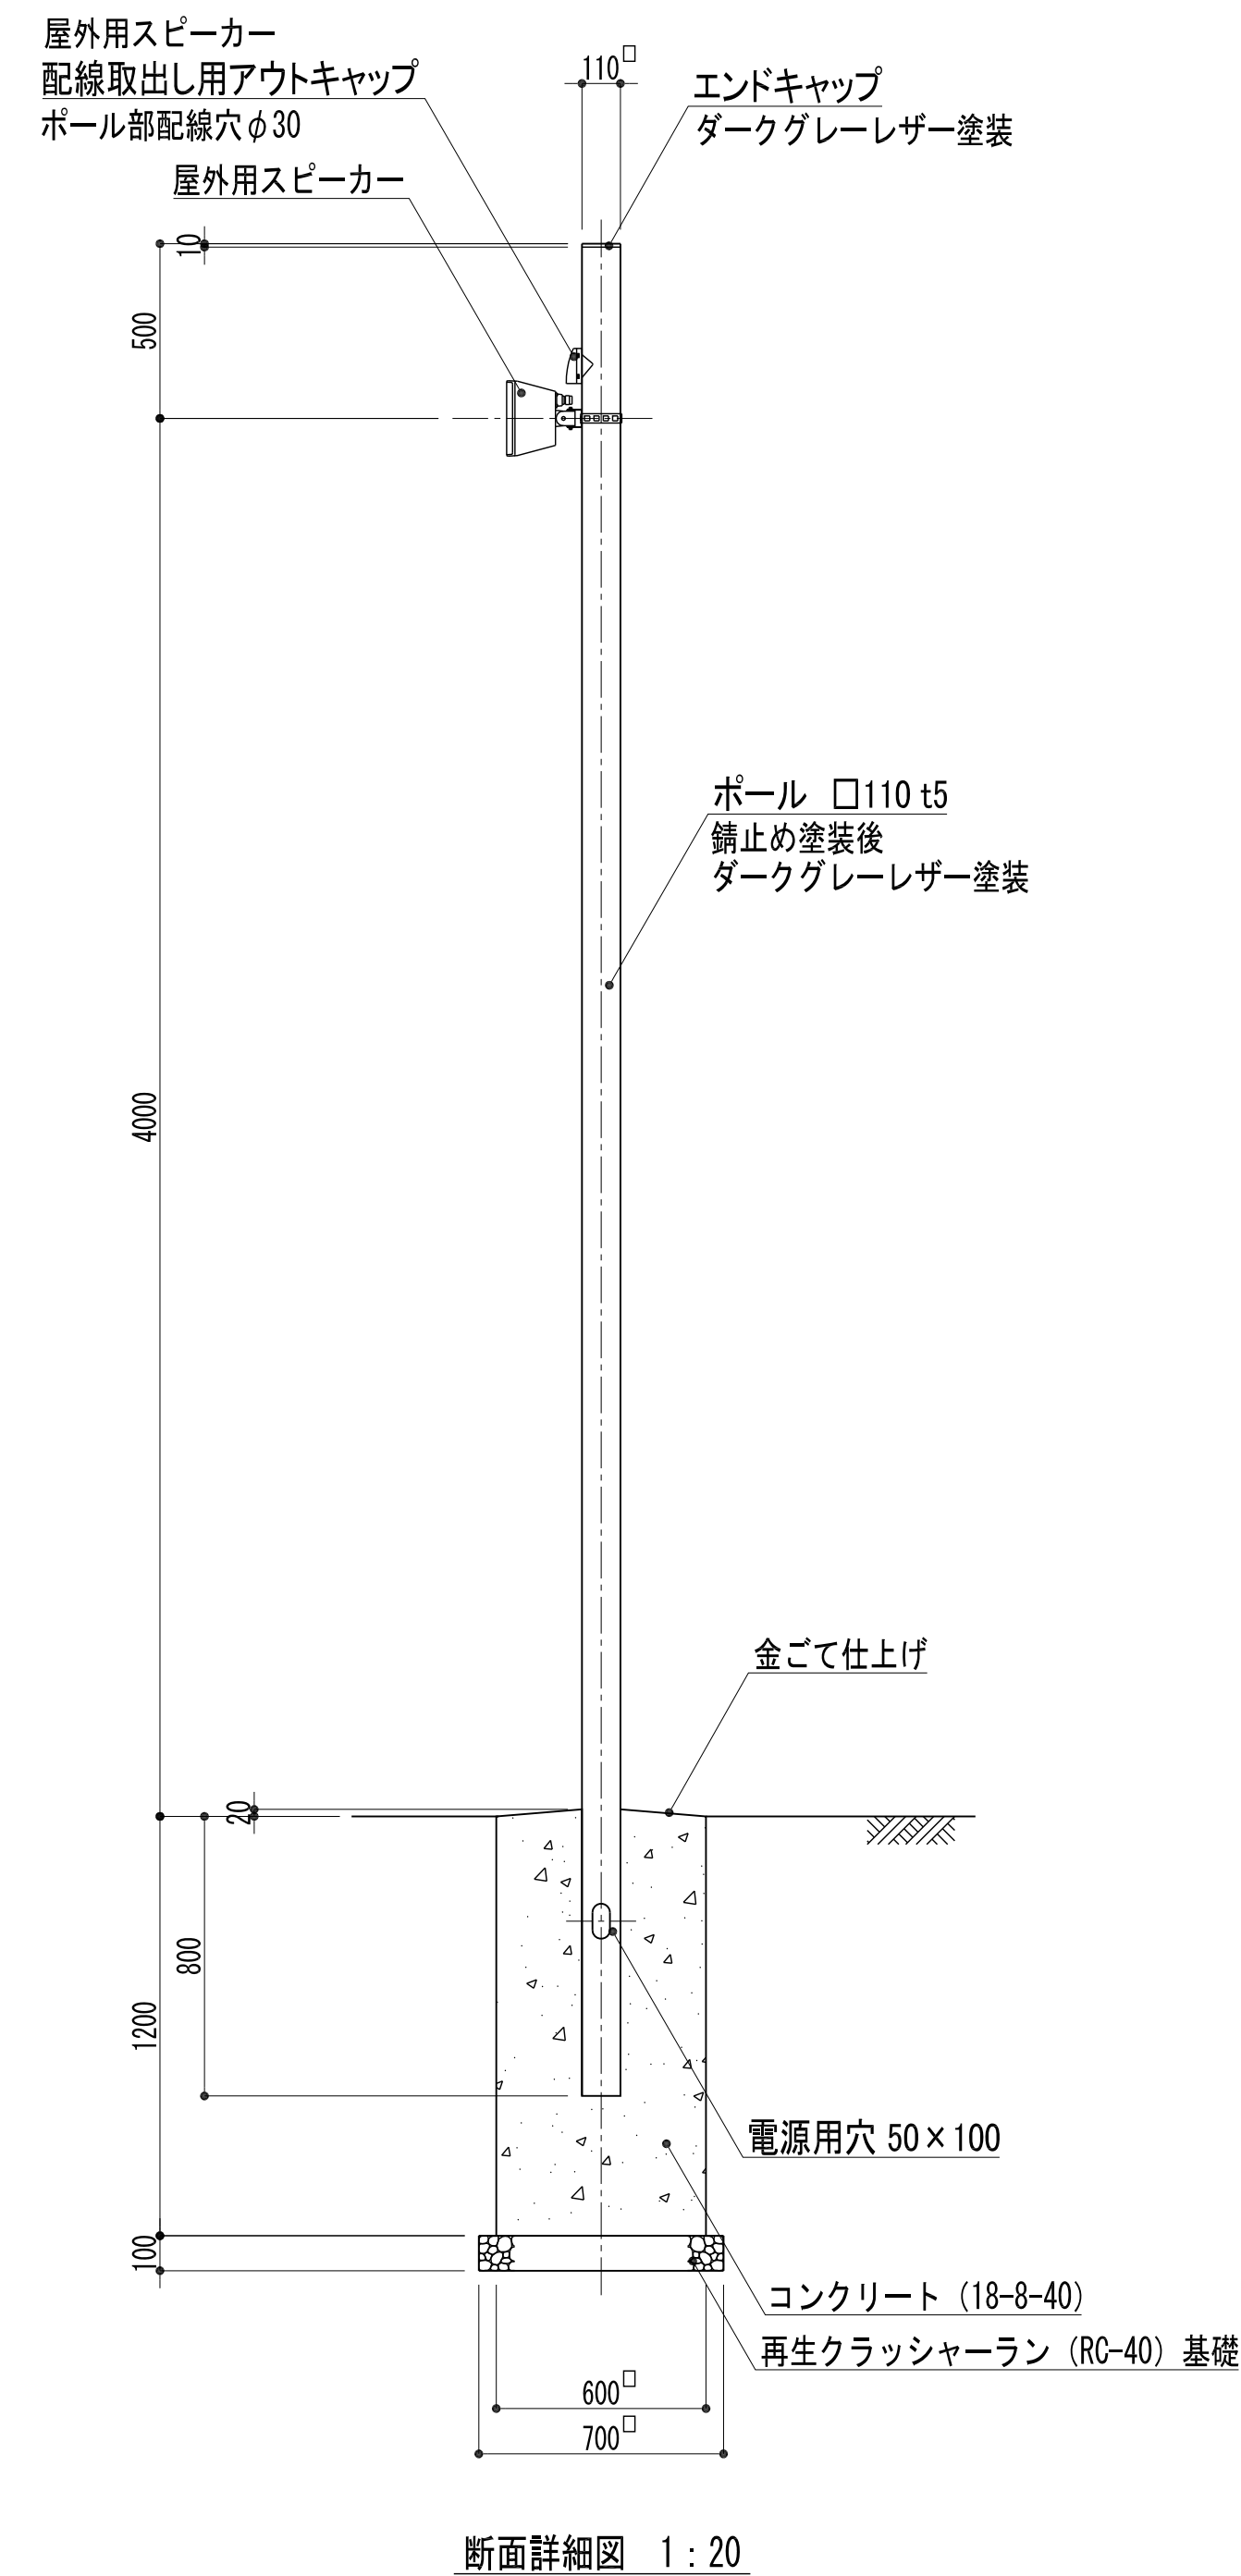

■コンパクトスピーカー 屋外用

5 W以上設定時：L級－消防法規定の測定で92 d B（A）以上
(3 W時：M級)
(1 W時：S級)

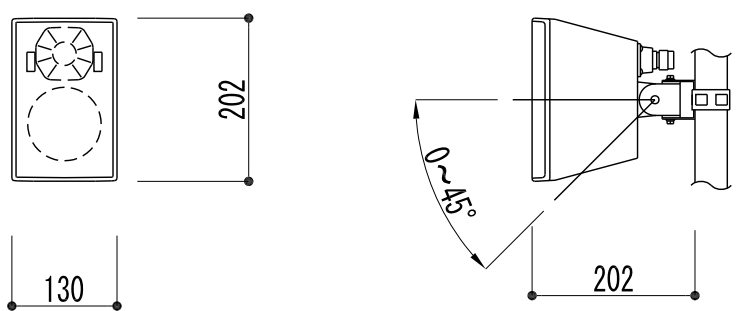


定格入力

15 W (670 Ω) , 5 W (2 k Ω) ,
3 W (3.3 k Ω) , 1 W (10 k Ω)
半自由音場：87 d B (1 W, 1 m)
半自由音場：85 H z ~ 20 k H z (- 10 d B)
水平：90°、垂直：90°
10 c mコーン型、バランスドームツイーター
防水性能：I P X 3、エンクロージャ：黒、バンド付
塗装可能な部位はすべてダークグレーレザー塗装とすること



出力音圧レベル
周波数特性
指向角
スピーカー
その他

■アウトキャップ (89・113用)


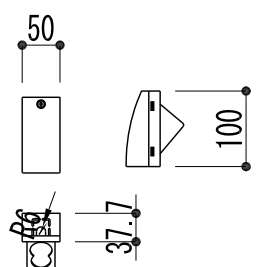


品 番	色 調	呼 び	R
DDT222H	ダークグレー	φ89用	33.35


分電盤（ひろばB北、ひろばB南）

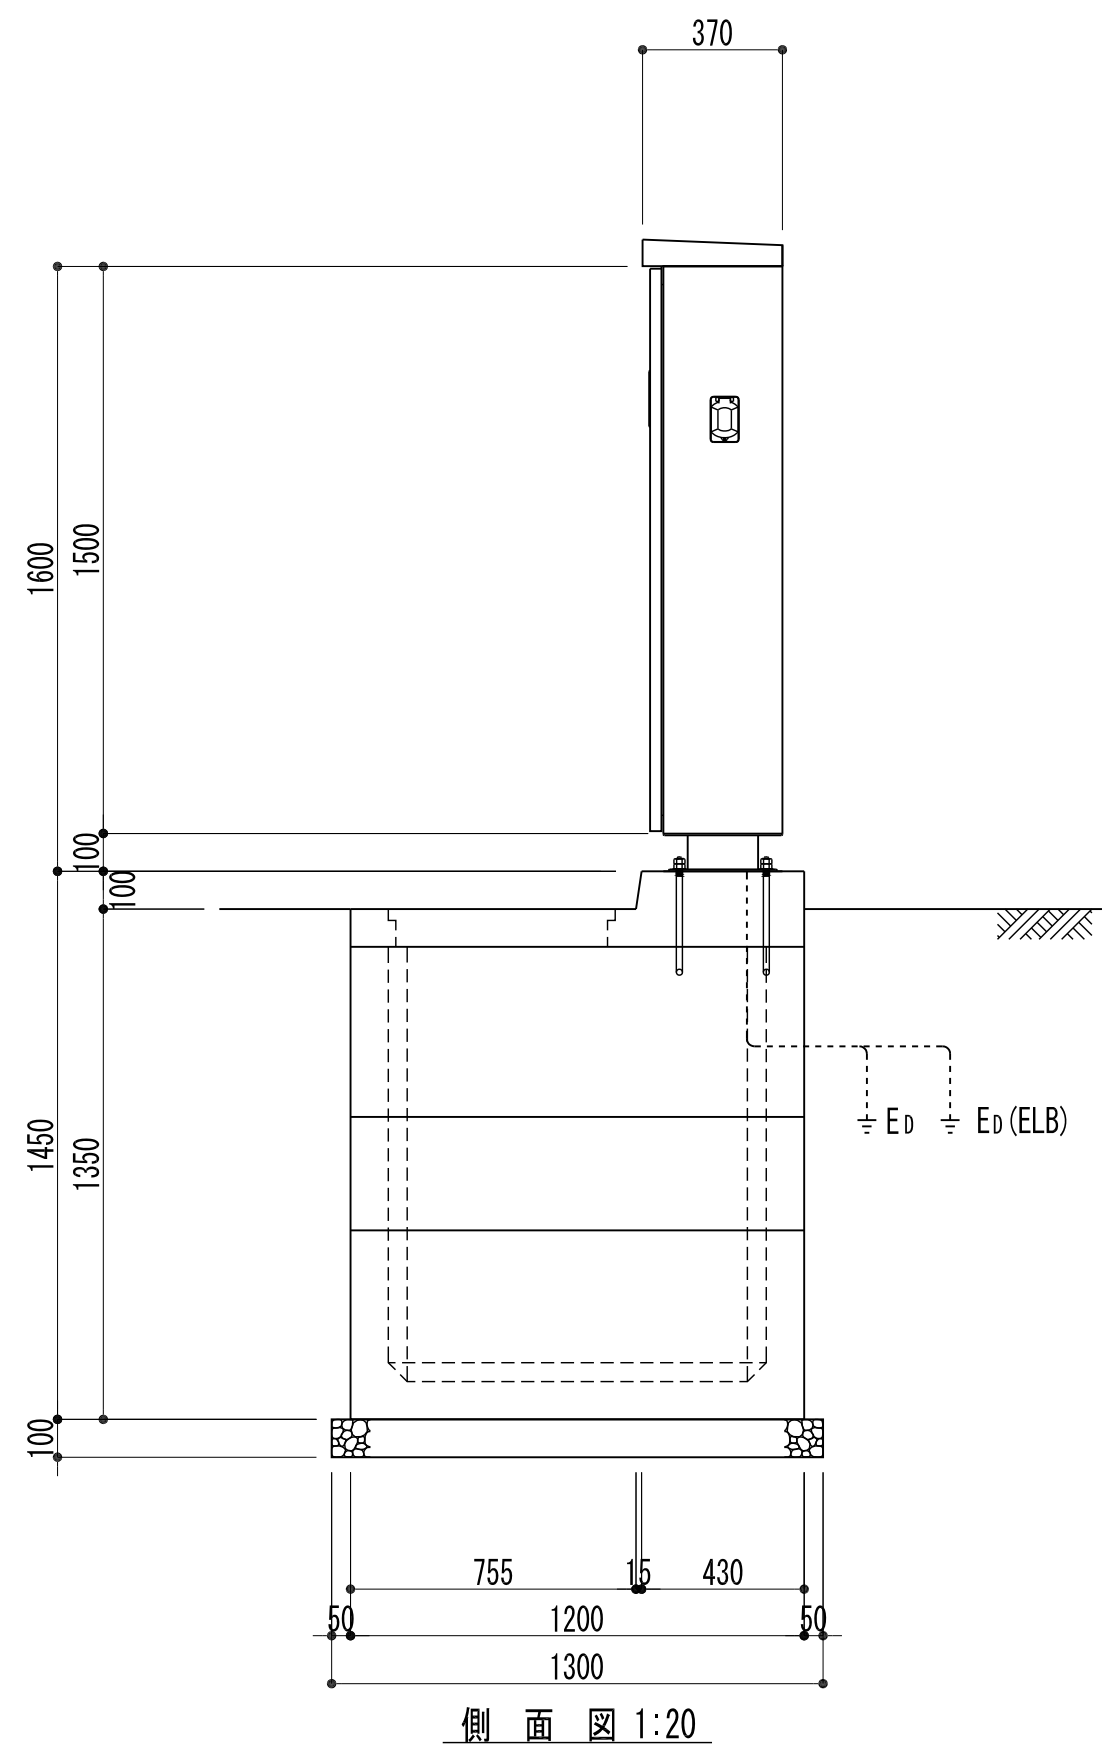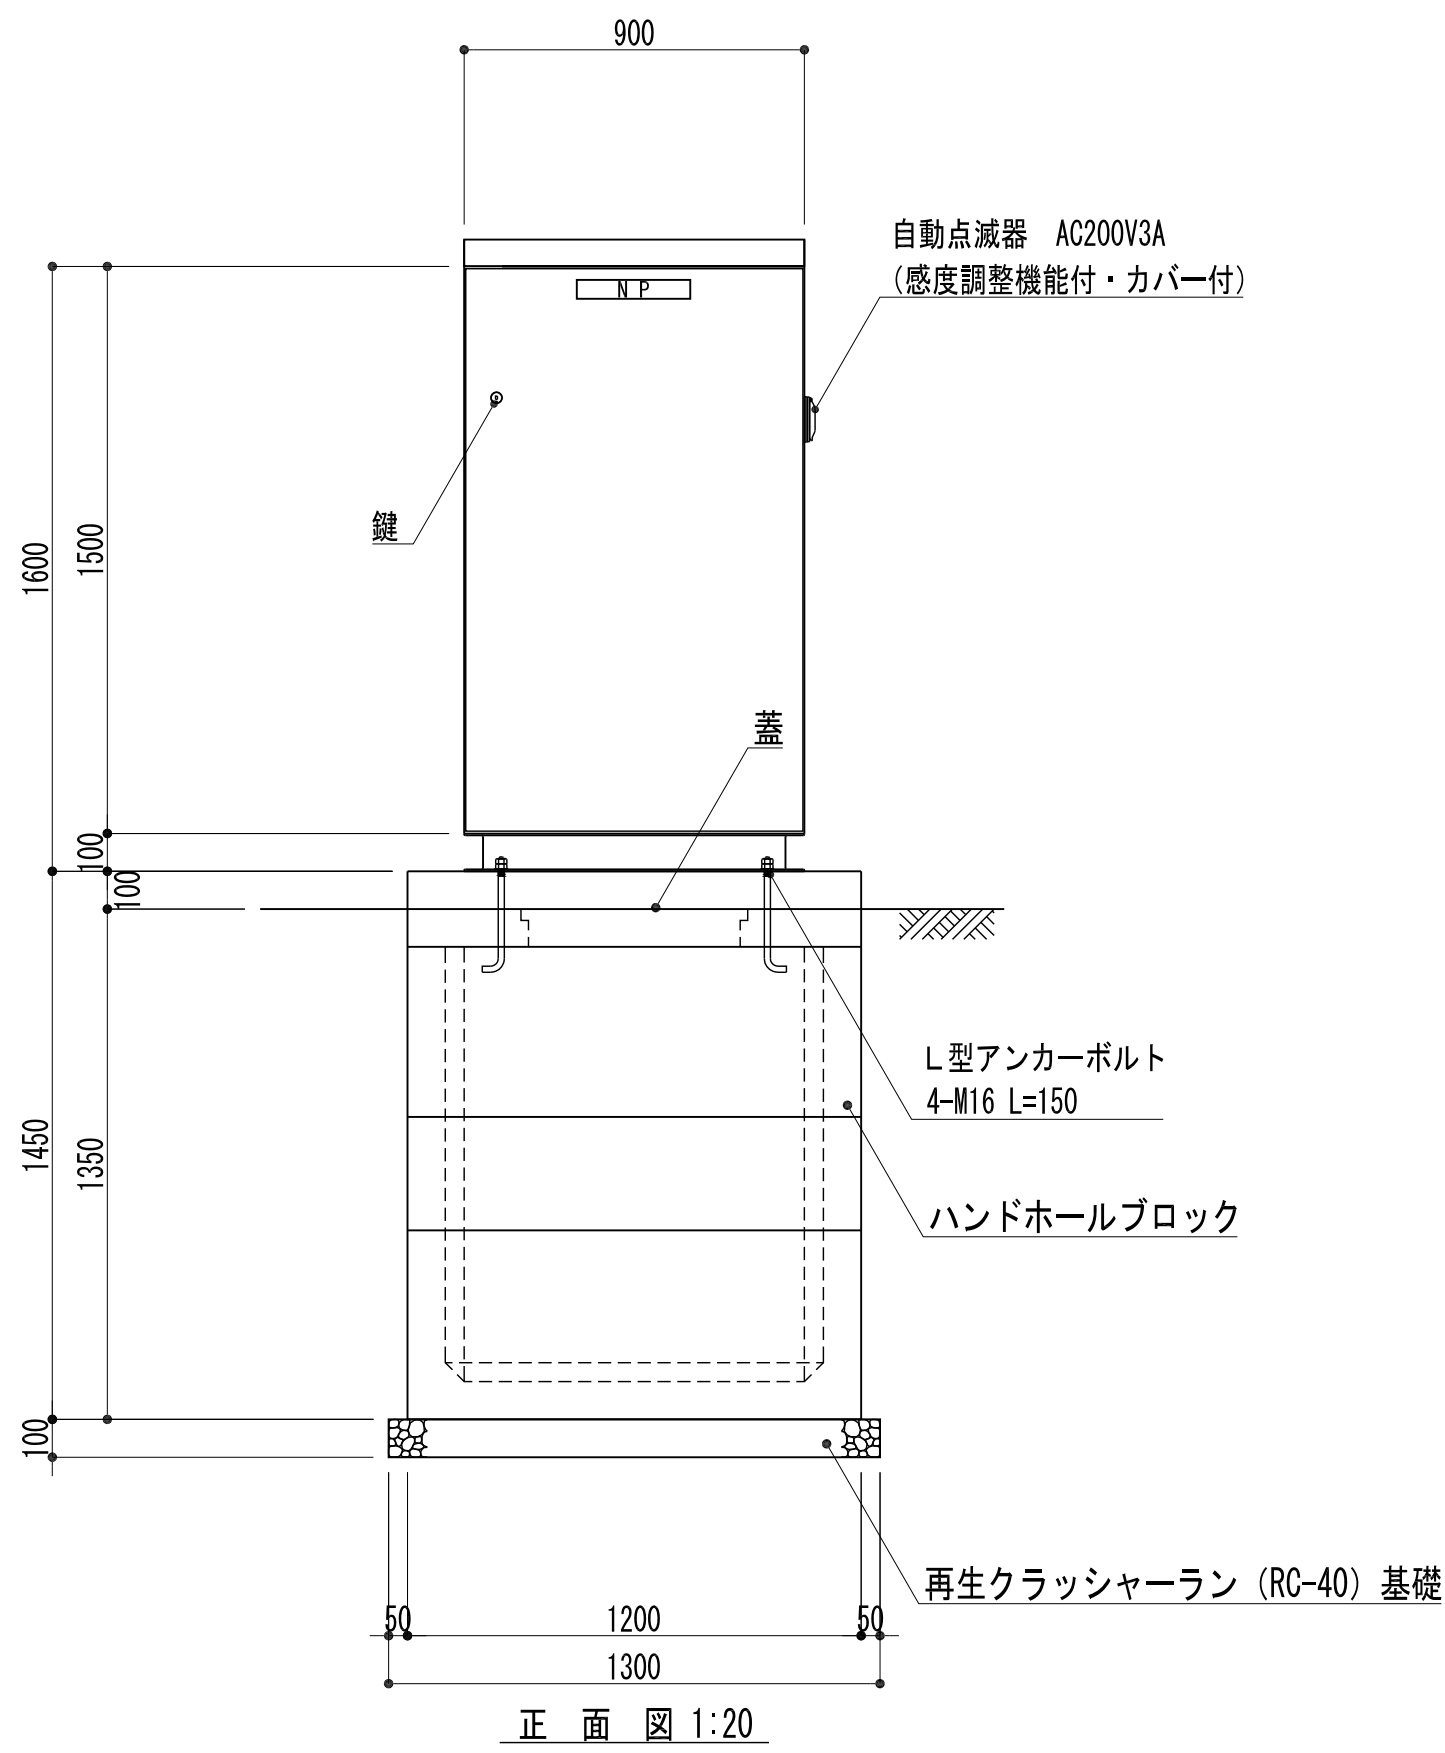

盤結線図（ひろばB北）

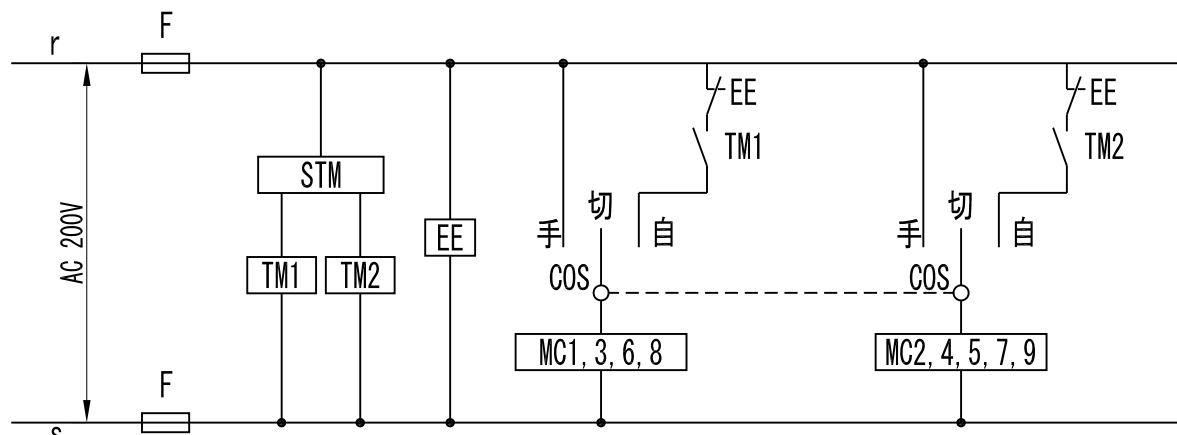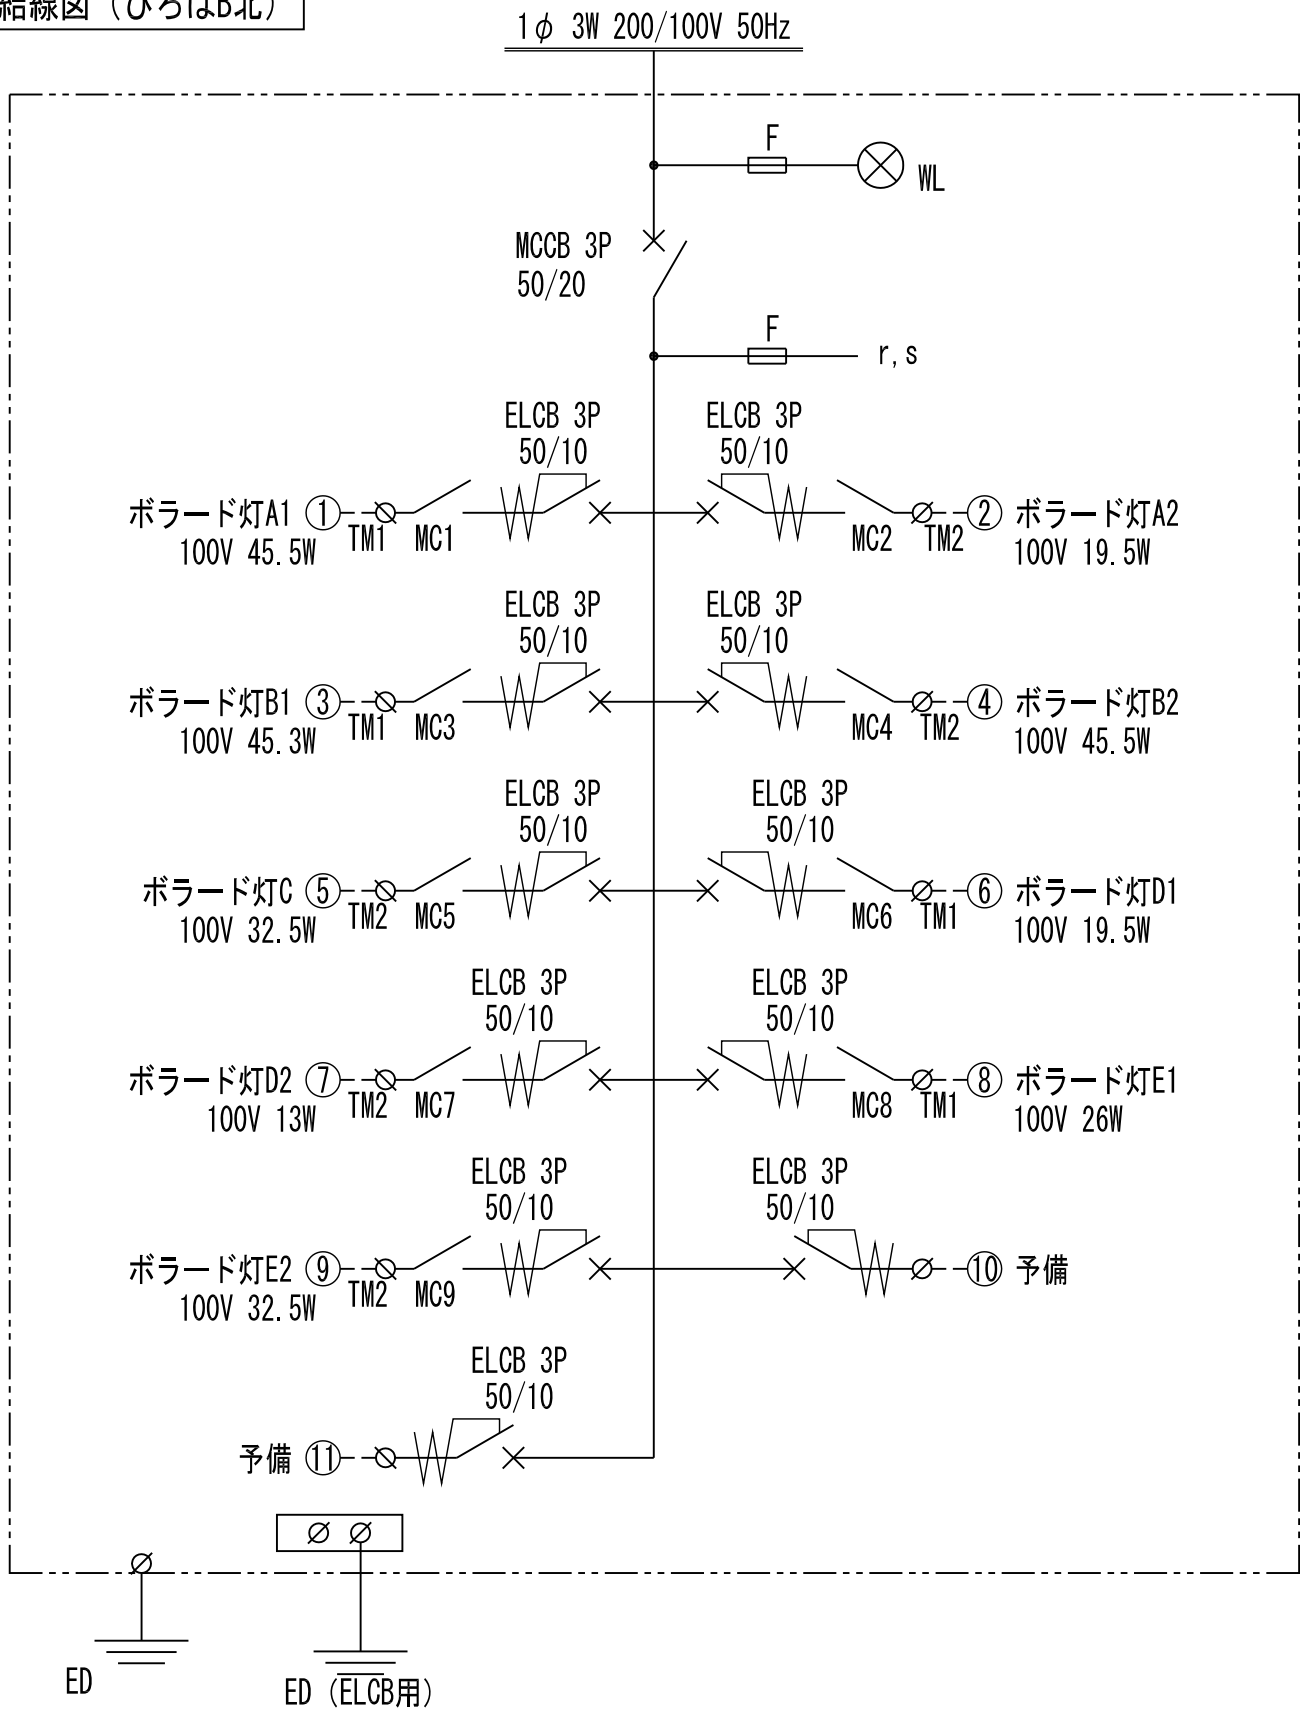

盤結線図（ひろばB南）

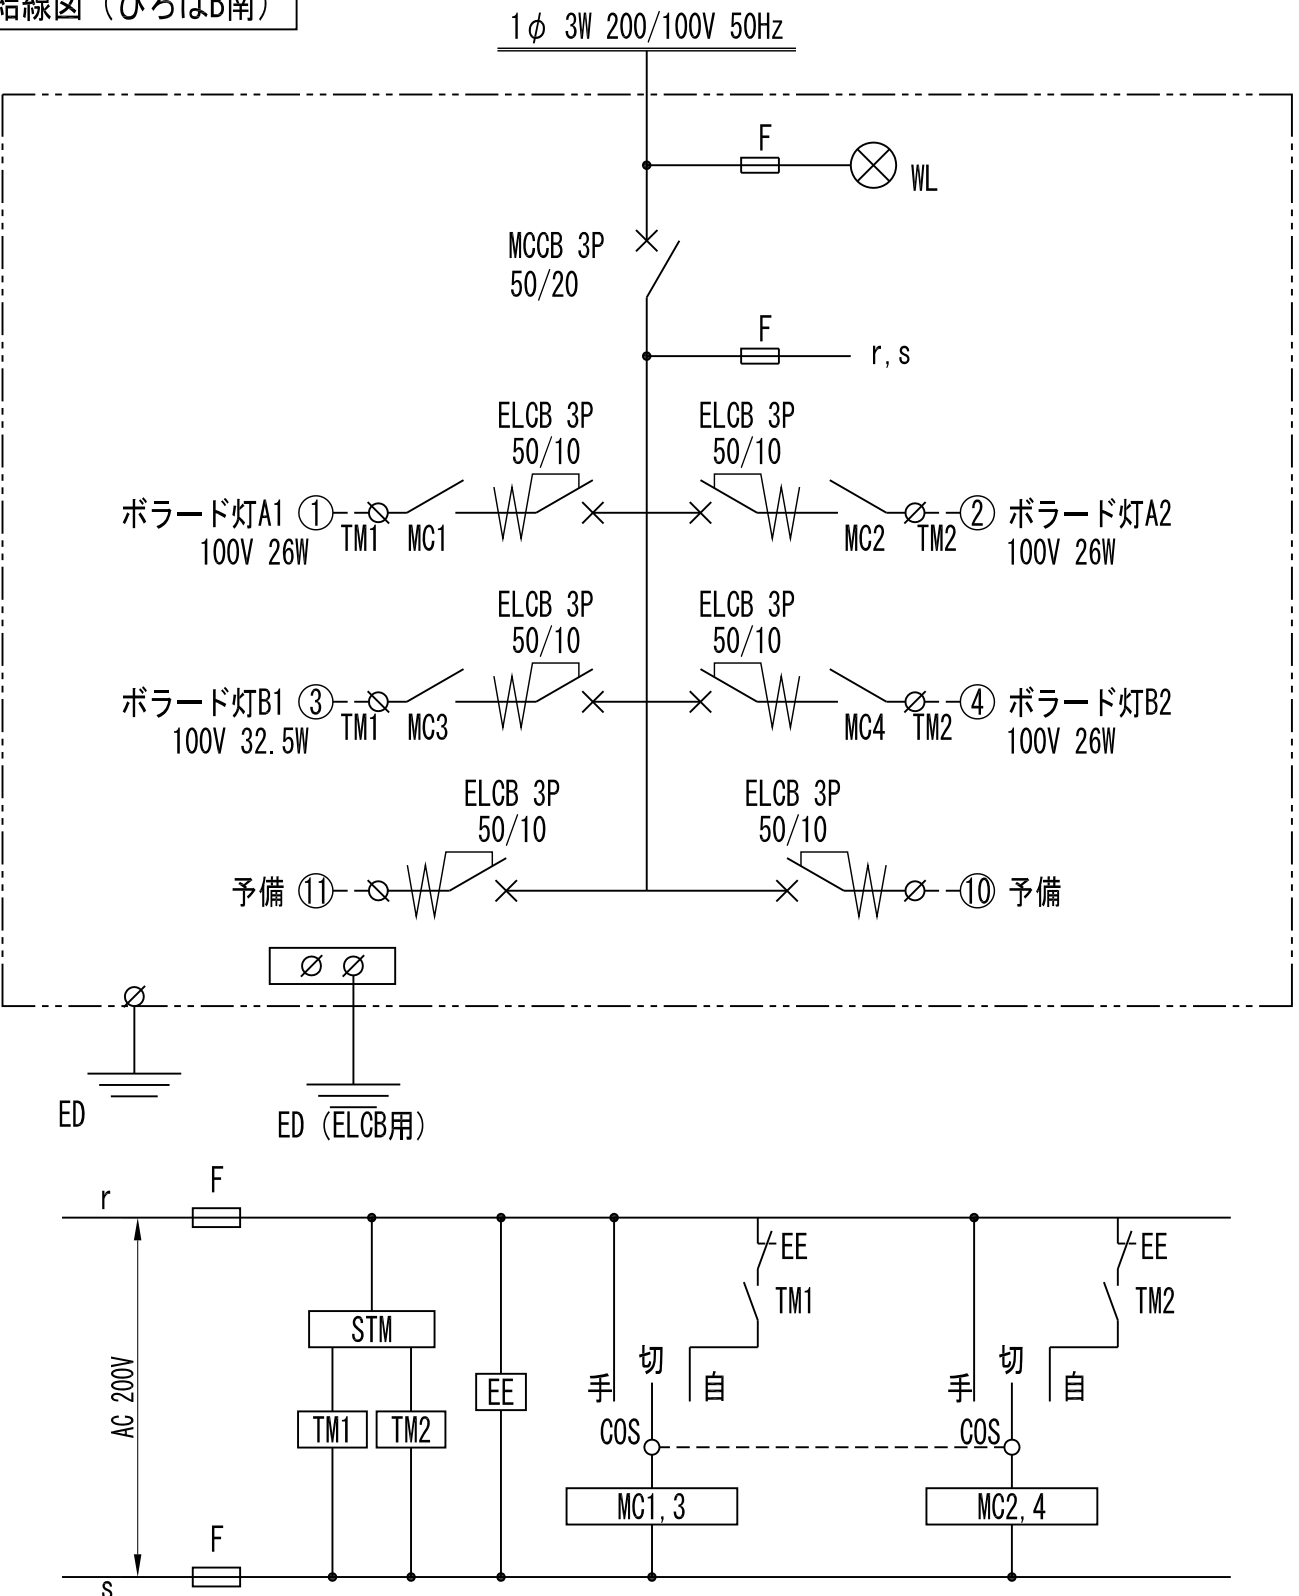

タイマー設定（例）

TM1 10:00 入 ~ 21:00 切
TM2 10:00 入 ~ 日 出 切
・ボラード灯は、タイマー入且つ
EEスイッチの入力信号で点灯する。

名 称

N P 動力・電灯分電盤

構造	屋外防水・自立型
板 厚	扉 3.2 t 筐 体 2.3 t
中 板	2.3 t

・塗装は防錆処理のうえ、メラミン樹脂焼付け塗装仕上げ
(指定色：ダークグレー) とする。
・扉の鍵はワールドロックHL-30またはHL-40とする。
・コンクリート基礎の表面はテーパーをつけること。

平成 30年度	
ひろばB整備工事	
電気設備詳細図-2	32 業 全
縮 尺	図 示 39
宝 塚 市	




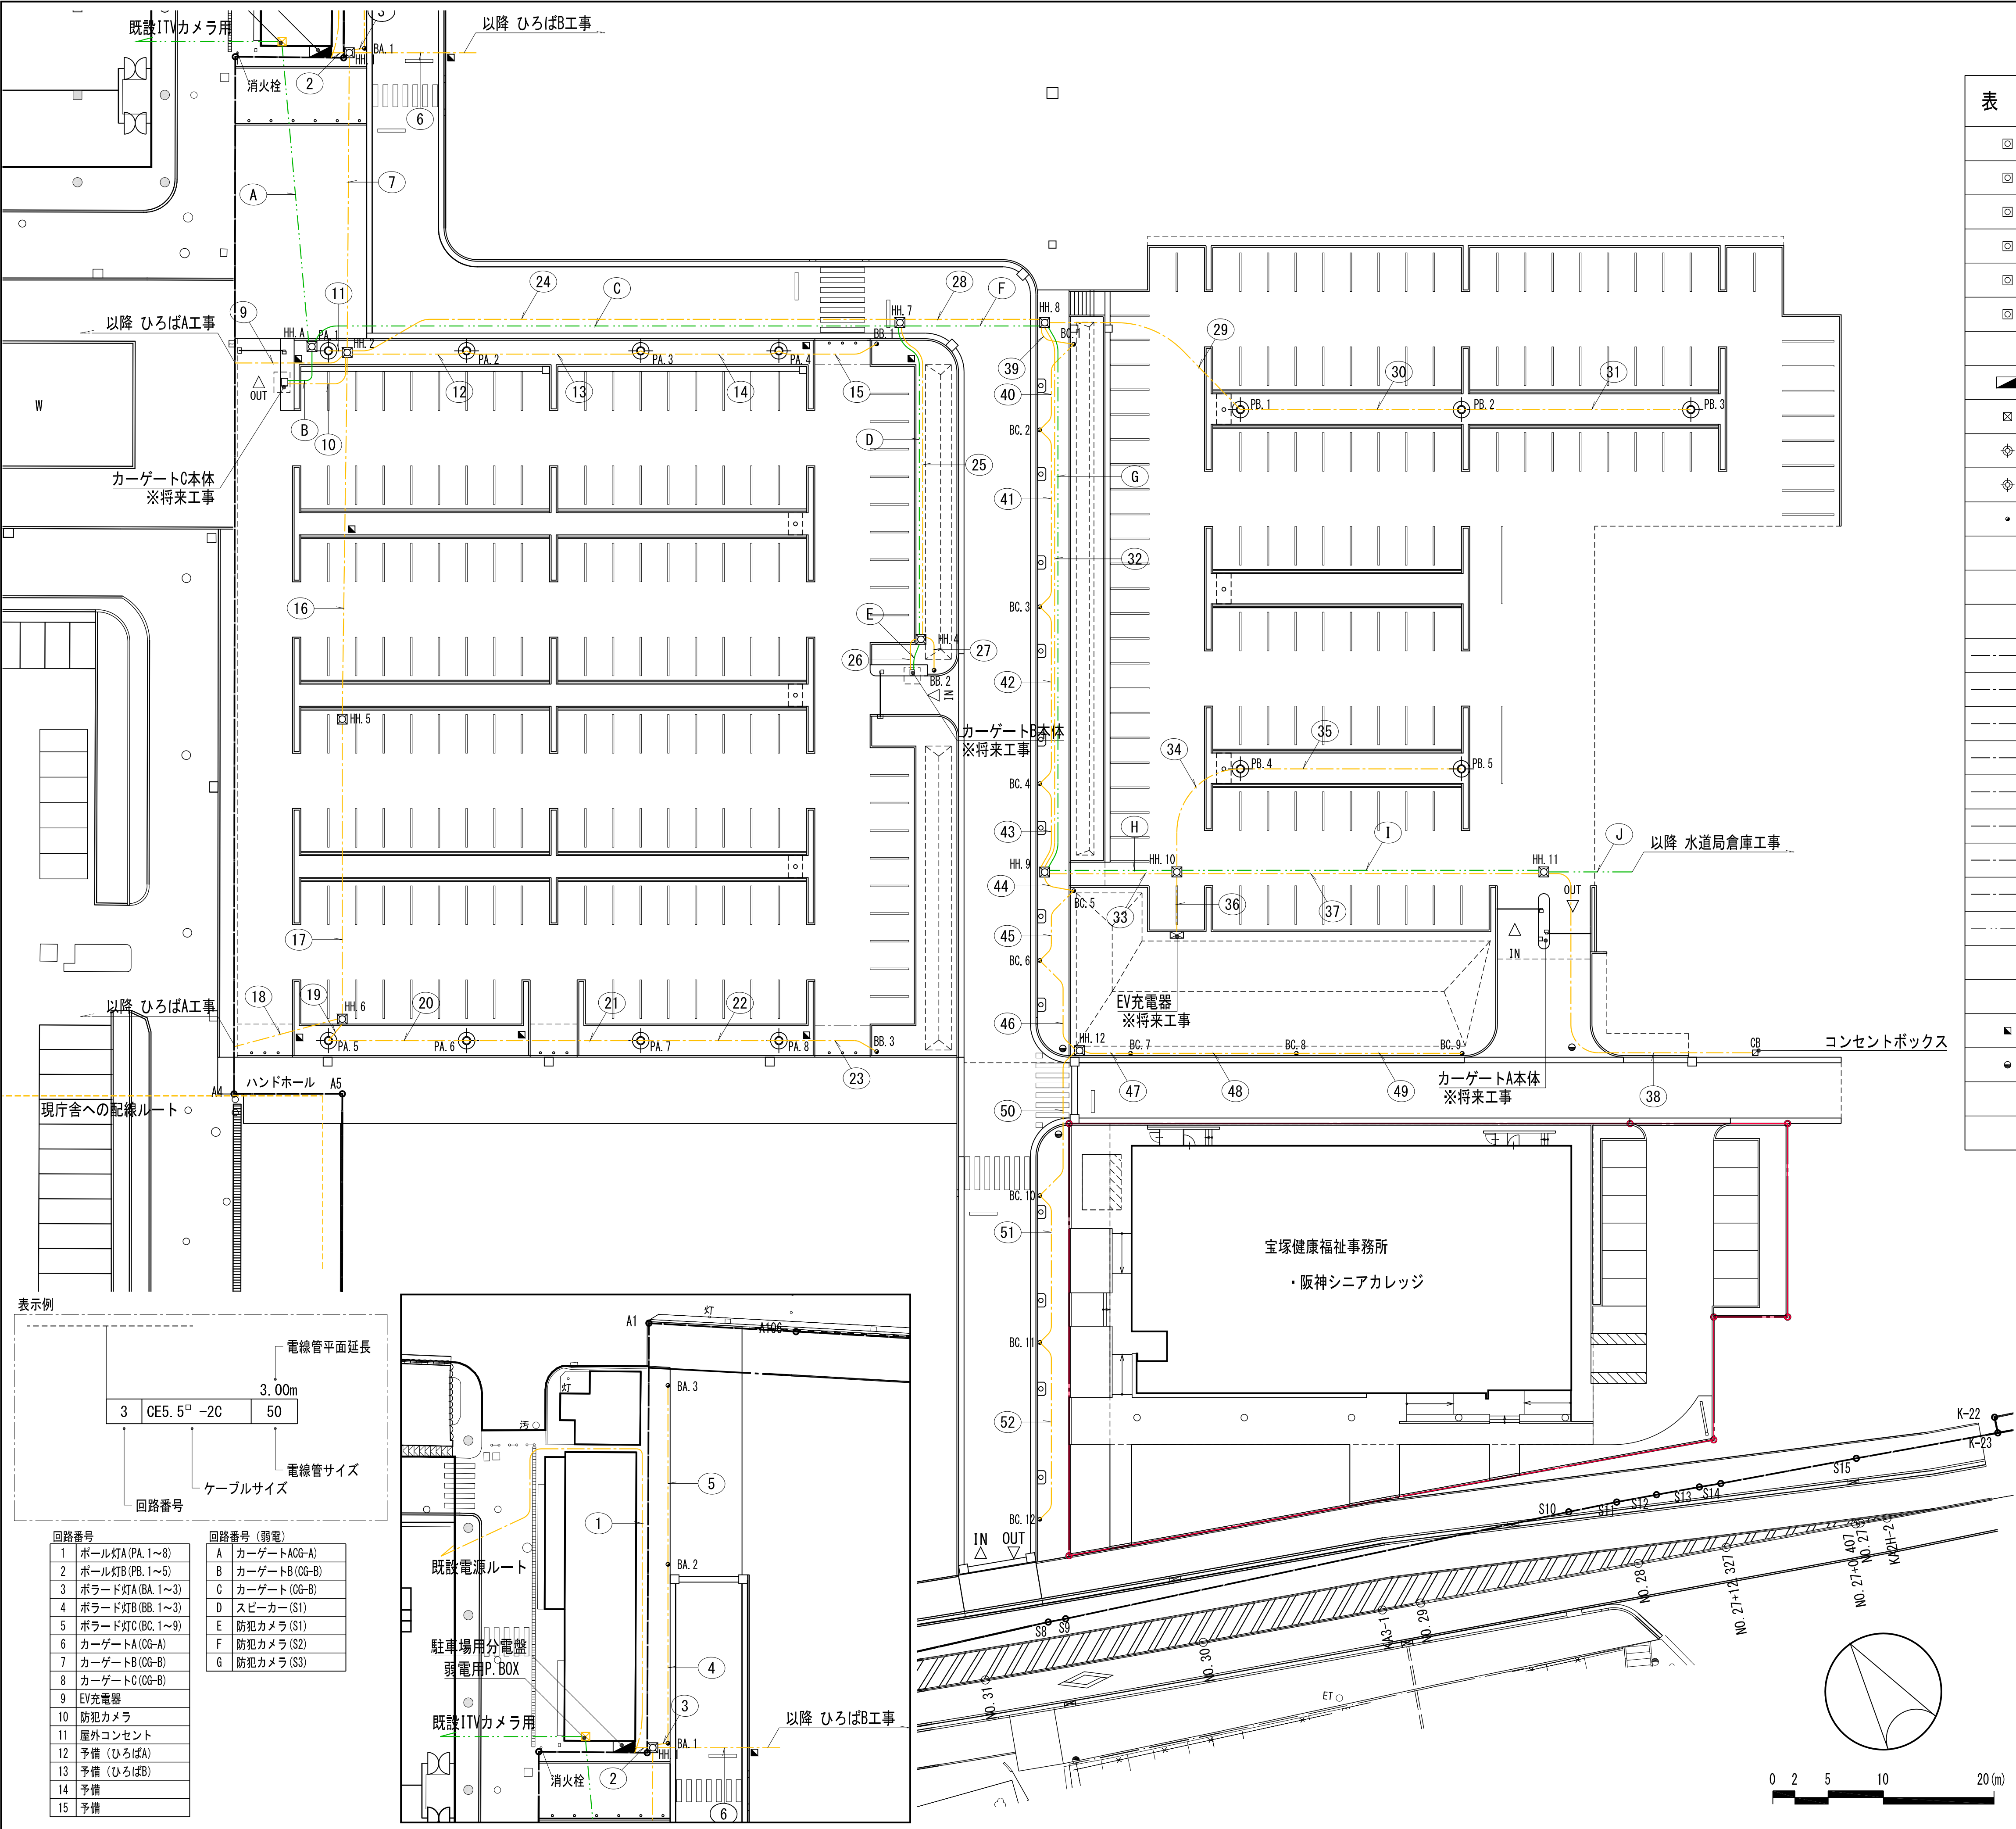


表 示	名 称	摘 用	単位	備 考
☐ HH	ハンドホール-1	内径□600	基	HH. 5, 6, 12
☐ HH	ハンドホール-2a	内径□900	基	HH. A
☐ HH	ハンドホール-2b	内径□900 セパレーター	基	HH. 4
☐ HH	ハンドホール-3a	内径□1200	基	HH. 1, 2
☐ HH	ハンドホール-3b	内径□1200 セパレーター	基	HH. 7, 10, 11
☐ HH	ハンドホール-3bk	内径□1200 化粧蓋 セパレーター	基	HH. 8, 9
■	駐車場用分電盤		基	
☒	弱電用P. BOX		基	
⊕	ボール灯A		基	PA. 1～8
⊕	ボール灯B		基	PB. 1～5
・	ボラード		基	BA. 1～3, BB. 1～3, BC. 1～12
	コンセントボックス		基	
----	電線管	FEP30	m	
----	電線管	FEP40	m	
----	電線管	FEP50	m	
----	電線管	FEP80	m	
----	電線管	FEP100	m	
----	電線ケーブル	CV5. 5 [□] -2C	m	
----	電線ケーブル	CV38 [□] -2C	m	
----	電線ケーブル	CV150 [□] -3C	m	
----	電線ケーブル (弱電)	AE1. 2-5P	m	
	埋設シート	2倍折 W=150	m	
■	埋設標		個	
●	埋設鉄		個	

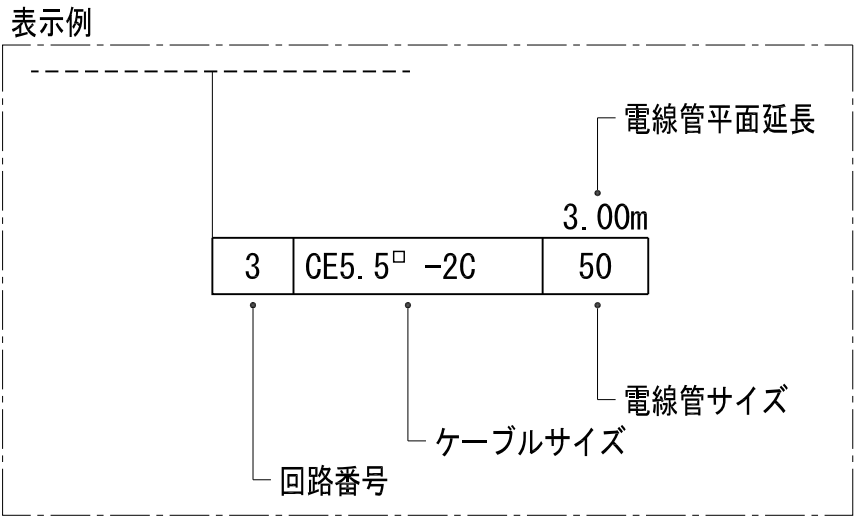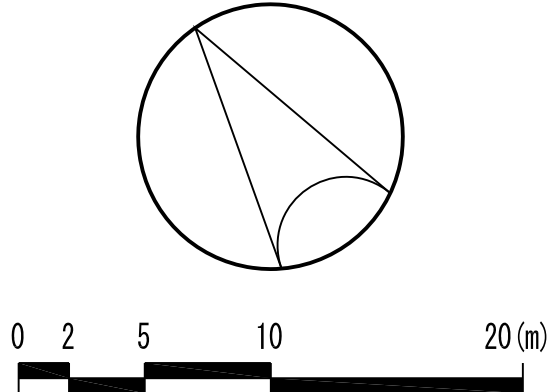

回路番号	回路番号 (弱電)
1 ボール灯A (PA. 1～8)	A カーゲートACG-A
2 ボール灯B (PB. 1～5)	B カーゲートB (CG-B)
3 ボラード灯A (BA. 1～3)	C カーゲート (CG-B)
4 ボラード灯B (BB. 1～3)	D スピーカー (S1)
5 ボラード灯C (BC. 1～9)	E 防犯カメラ (S1)
6 カーゲートA (CG-A)	F 防犯カメラ (S2)
7 カーゲートB (CG-B)	G 防犯カメラ (S3)
8 カーゲートC (CG-B)	
9 EV充電器	
10 防犯カメラ	
11 屋外コンセント	
12 予備 (ひろばA)	
13 予備 (ひろばB)	
14 予備	
15 予備	

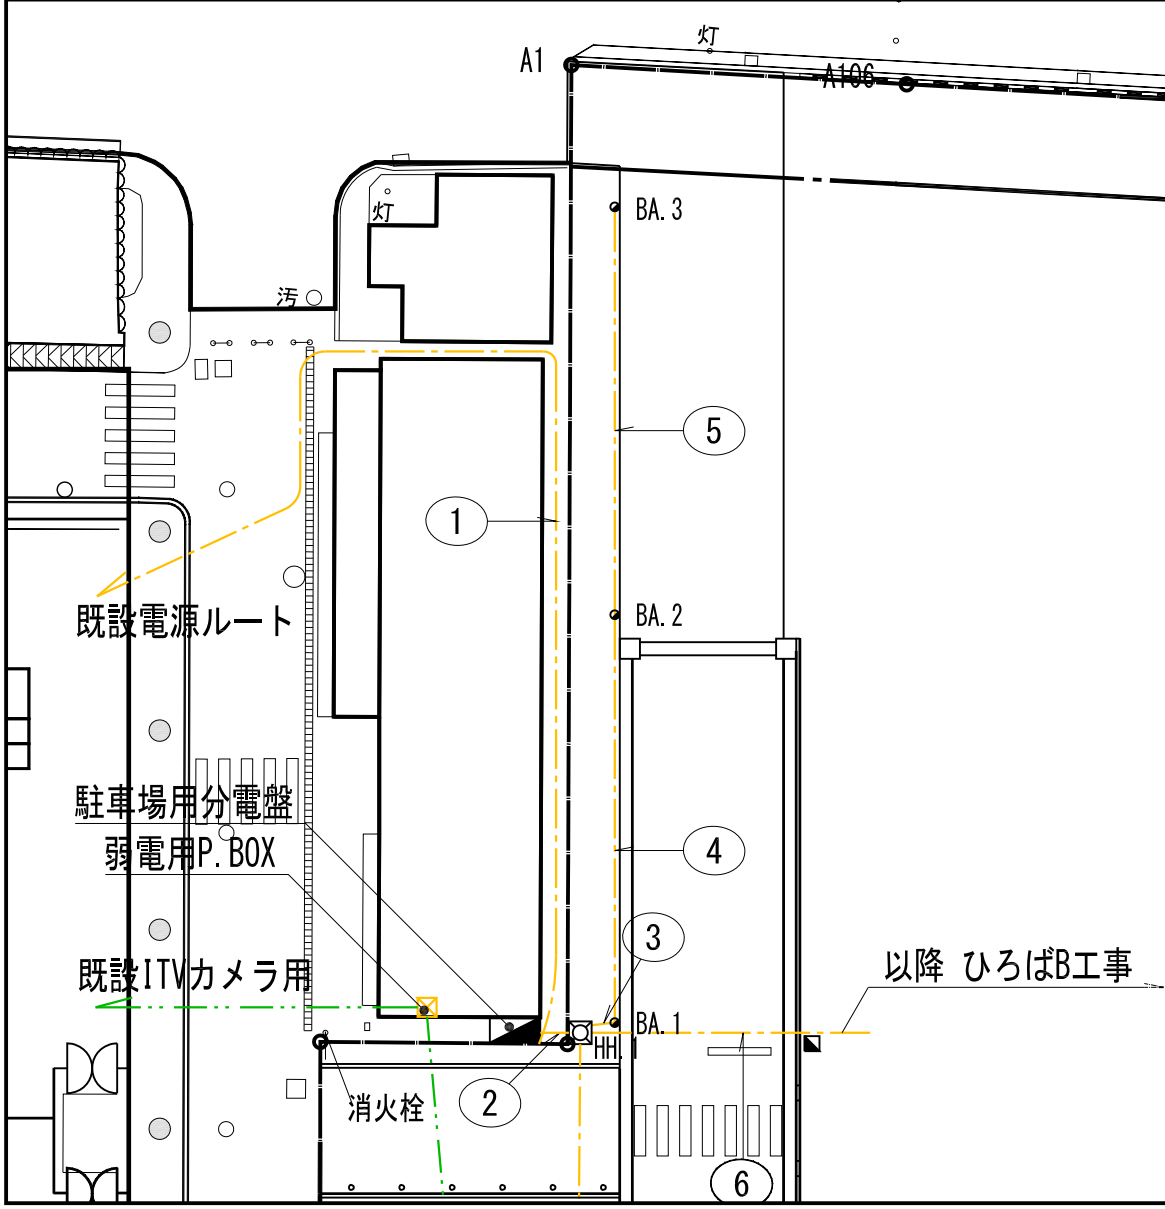

配線表

①		50.0m
—	CV150□ —3C	65
②		2.50m
1	CV5. 5□ —2C	80
2	CV5. 5□ —2C	
3	CV5. 5□ —2C	
4	CV5. 5□ —2C	
5	CV5. 5□ —2C	
6	—	80
7	—	
8	—	
9	—	
10	—	
11	CV38□ —2C	80
12	—	
13	—	

3	1.42m	
3	CV5.5 [□] -2C	30

4	16.18m	
3	CV5.5 [□] -2C	30

5	16.18m	
3	CV5.5 [□] -2C	30

6	11.50m	
13	-	100×2本

7		27.11m
1	CV5. 5 [□] -2C	30
2	CV5. 5 [□] -2C	30
4	CV5. 5 [□] -2C	30
5	CV5. 5 [□] -2C	30
6	-	40
7	-	30
8	-	30
9	-	40
10	-	30
11	CV38 [□] -2C	50
12	-	100

9	10.46m	
12	-	100

10	7.64m	
8	-	30
10	-	30

11	1.70m	
1	CV5. 5 [□] -2C	30

12	10.80m	
1	CV5. 5 [□] -2C	30
4	CV5. 5 [□] -2C	30

13	15.75m	
1	CV5. 5 [□] -2C	30
4	CV5. 5 [□] -2C	30

14	12.50m	
1	CV5. 5 [□] -2C	30
4	CV5. 5 [□] -2C	30

15	9.00m	
4	CV5. 5 [□] -2C	30

16	38.75m	
1	CV5. 5 [□] -2C	30
4	CV5. 5 [□] -2C	30
12	-	100

17	21.55m	
1	CV5. 5 [□] -2C	30
4	CV5. 5 [□] -2C	30
12	-	100

18	10.02m	
12	-	100

19	2.32m	
1	CV5. 5 [□] -2C	30
4	CV5. 5 [□] -2C	30

20	12.50m	
1	CV5. 5 [□] -2C	30
4	CV5. 5 [□] -2C	30

21	15.75m	
1	CV5. 5 [□] -2C	30
4	CV5. 5 [□] -2C	30

22	12.50m	
1	CV5. 5 [□] -2C	30
4	CV5. 5 [□] -2C	30

23	9.10m	
4	CV5.5 [□] -2C	30

24	50.00m	
2	CV5. 5 [□] -2C	30
4	CV5. 5 [□] -2C	30
5	CV5. 5 [□] -2C	30
6	-	40
7	-	30
9	-	40
10	-	30
11	CV38 [□] -2C	50

25	29.33m	
4	CV5. 5 [□] -2C	30
7	-	30
10	-	30

26	3.48m	
7	-	30
10	-	30

27	3.81m	
4	CV5.5 [□] -2C	30

28	14.00m	
2	CV5. 5 [□] -2C	30
5	CV5. 5 [□] -2C	30
6	—	40
9	—	40
10	—	30
11	CV38 [□] -2C	50

29	19.73m	
2	CV5.5 [□] -2C	30

30	20.00m	
2	CV5.5 [□] -2C	30

31	20.75m	
2	CV5. 5□ -2C	30

32	49.70m	
2	CV5. 5 [□] -2C	30
6	-	40
9	-	40
10	-	30
11	CV38 [□] -2C	50

33	11.05m	
2	CV5. 5 [□] -2C	30
6	-	40
9	-	40
10	-	30
11	CV38 [□] -2C	50

34	12.61m	
2	CV5.5 [□] -2C	30

35	20.00m	
2	CV5.5 [□] -2C	30

36	5.70m	
9	-	40

37	33.20m	
6	-	40

10	-	30
11	CV38 [□] -2C	50

38	34.04m	
11	CV38 [□] -2C	50

39	3.28m	
5	CV5.5 [□] -2C	30

40	8.93m	
5	CV5.5 [□] -2C	30

41	16.78m	
5	CV5.5 [□] -2C	30

42	16.78m	
5	CV5.5 [□] -2C	30

43	8.39m	
5	CV5.5 [□] -2C	30

44	3.02m	
5	CV5.5 [□] -2C	30

45	7.49m	
5	CV5.5 [□] -2C	30

46	9.67m	
5	CV5.5 [□] -2C	30

47	4.68m	
5	CV5 5 [□] -2C	30

48	15.00m	
5	CV5 5 [□] -2C	30

49	15.00m	
5	CV5 5 [□] -2C	30

50	14.63m	
5	CV5 5 [□] -2C	30

51	14.07m	
5	CV5 5 [□] -2C	30

52	16.78m	
5	CV5 5 [□] -2C	30

A	26.01m	
A	—	50
B	—	
C	—	
D	AE1. 2–5P	30
E	—	50
F	—	
G	—	
H	—	50

B	6.91m	
C	-	30
G	-	30

C	53.19m	
A	—	50
B	—	30
D	AE1. 2-5P	30
E	—	30
F	—	30
H	—	50

D		29.34m
B	-	30
D	AE1. 2-5P	30
F	-	30

E		2.82m
B	-	30
F	-	30

F	14.00m	
A	-	50
D	AE1. 2-5P	30
E	-	30


H	-	50
G	49.70m	
A	-	50
D	AE1. 2-5P	30
E	-	30
H	-	50

H	11.05m	
A	—	50
D	AE1. 2–5P	30
E	—	30
H	—	50

I	33.20m	
A	—	
D	AE1. 2-5P	30
E	—	30
H	—	50








J	8.00m	
D	-	30

模式図

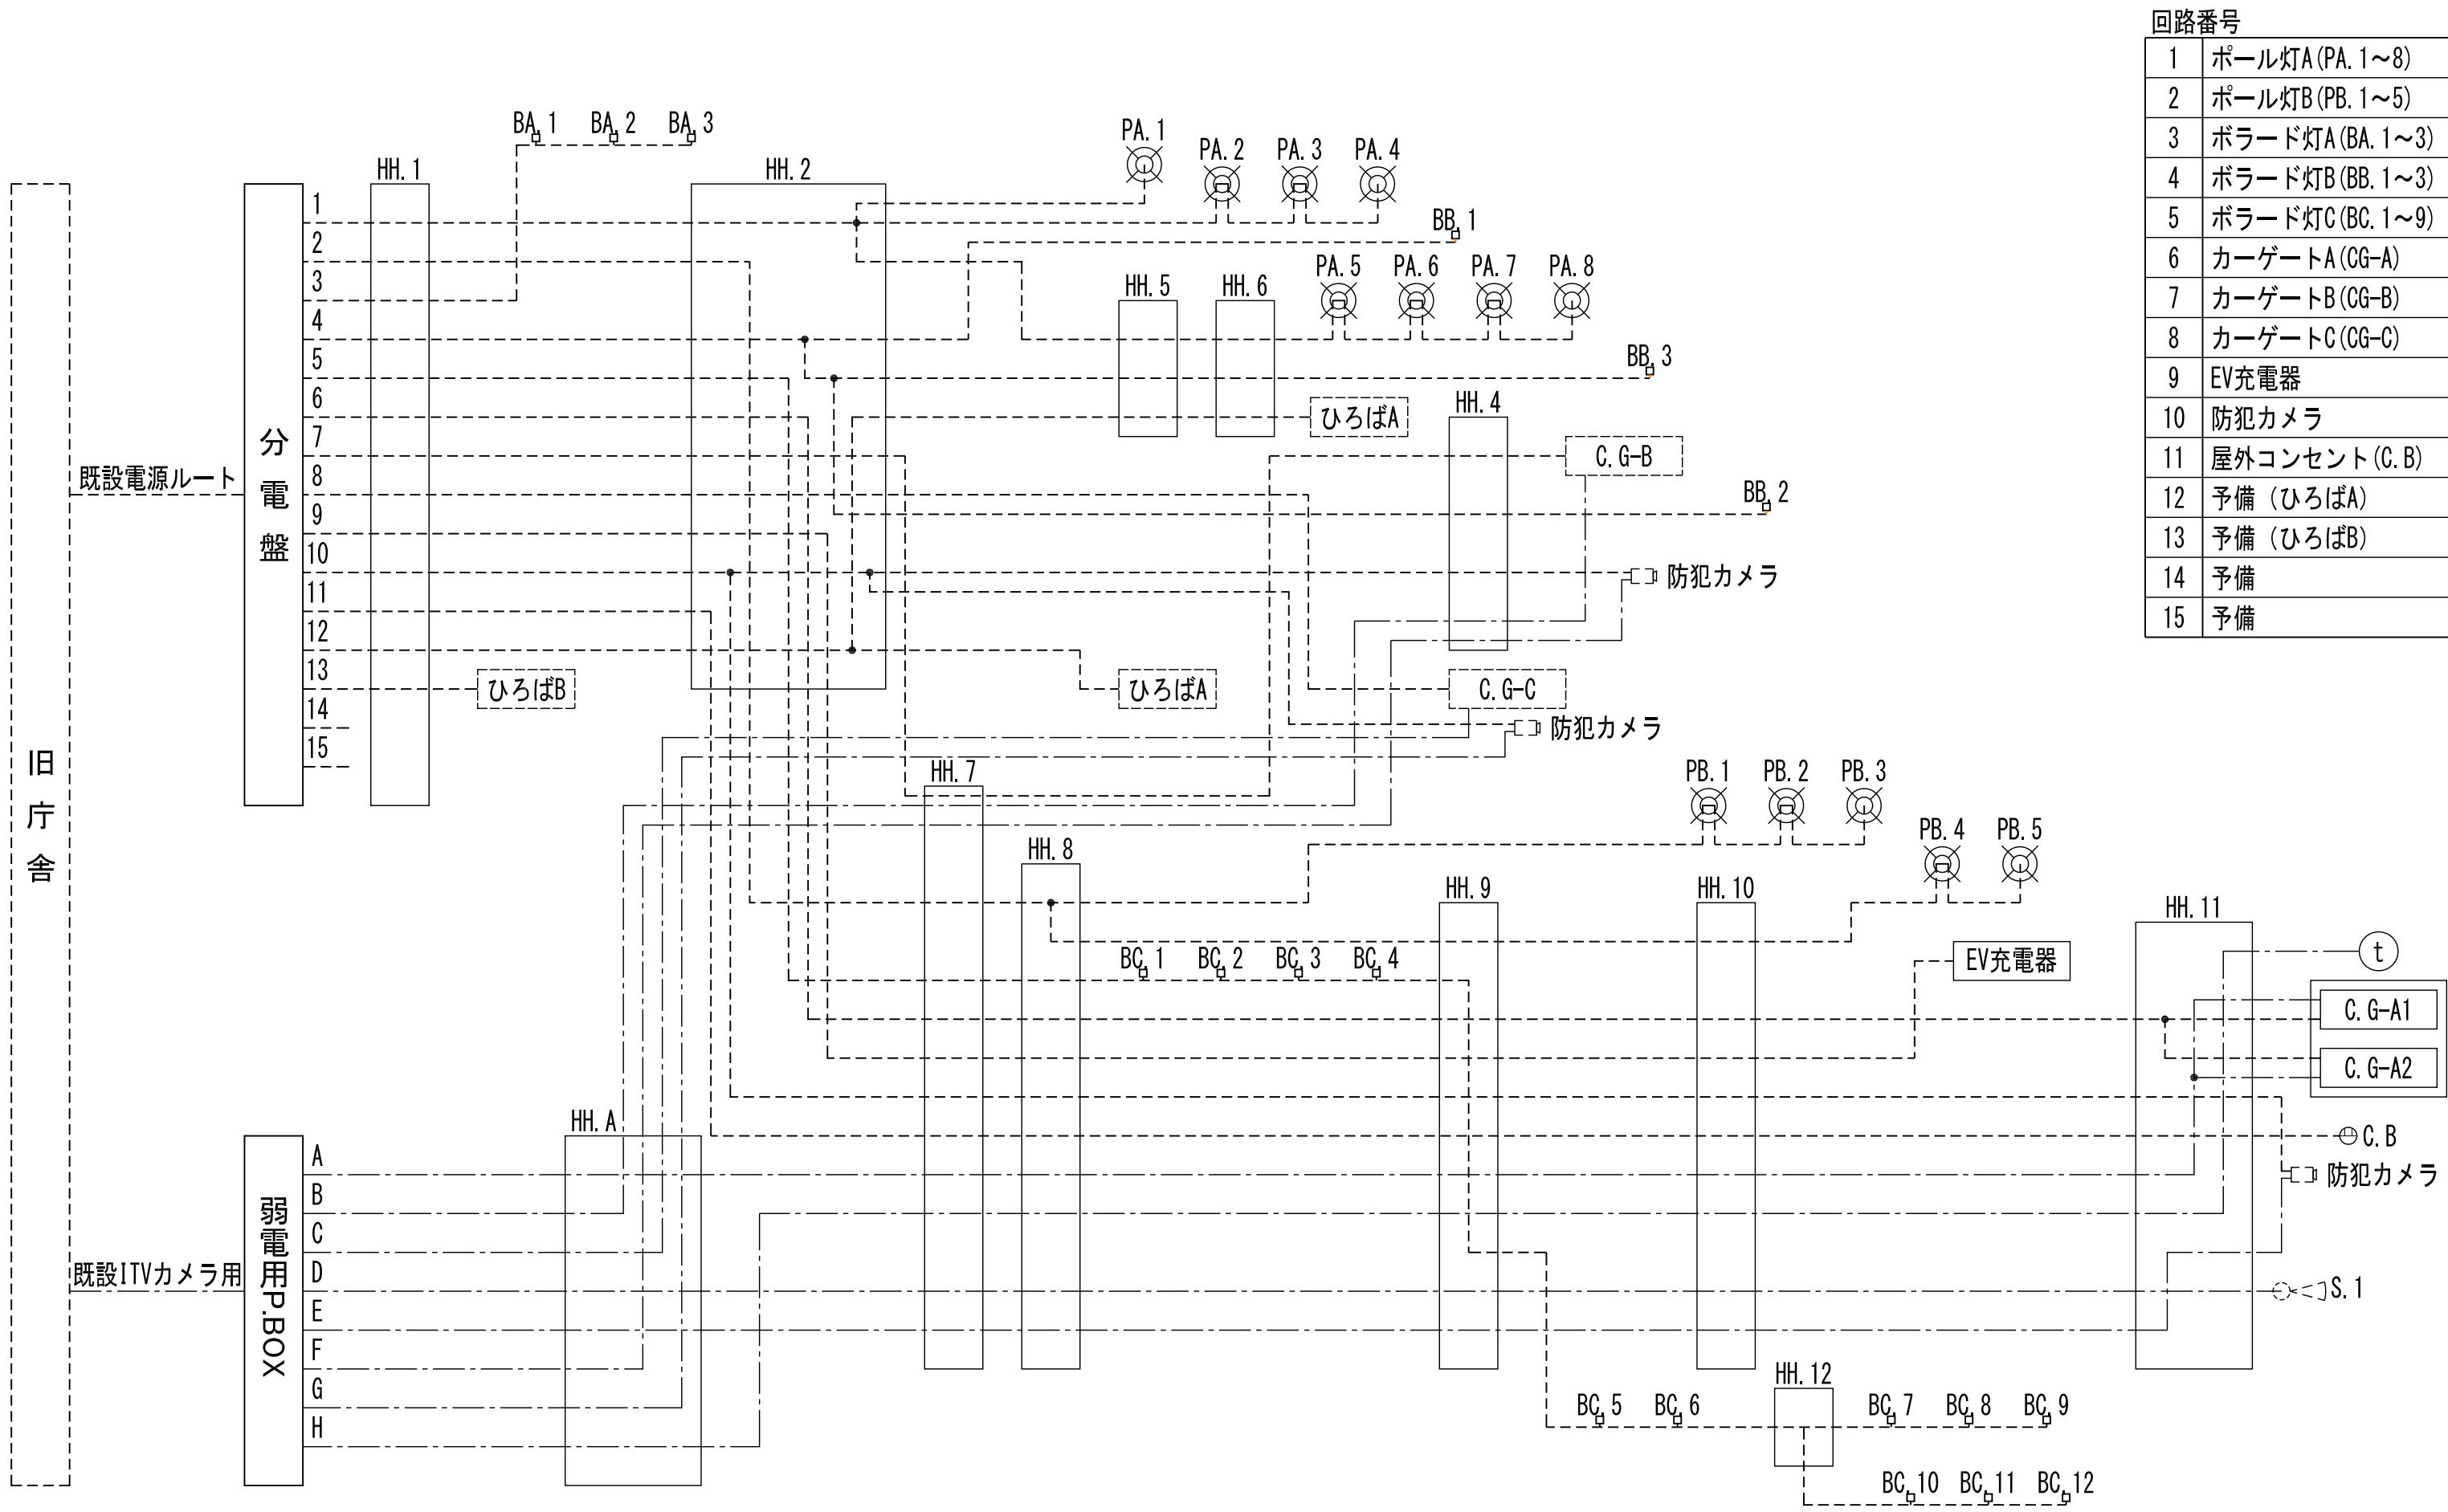

回路番号	
1	ボール灯A (PA. 1~8)
2	ボール灯B (PB. 1~5)
3	ボラード灯A (BA. 1~3)
4	ボラード灯B (BB. 1~3)
5	ボラード灯C (BC. 1~9)
6	カーゲートA (CG-A)
7	カーゲートB (CG-B)
8	カーゲートC (CG-C)
9	EV充電器
10	防犯カメラ
11	屋外コンセント (C. B)
12	予備 (ひろばA)
13	予備 (ひろばB)
14	予備
15	予備

回路番号 (弱電)	
A	カーゲートA (CG-A)
B	カーゲートB (CG-B)
C	カーゲートC (CG-C)
D	スピーカー (S1)
E	防犯カメラ (S1)
F	防犯カメラ (S2)
G	防犯カメラ (S3)
H	カーゲートA (インターフォン)

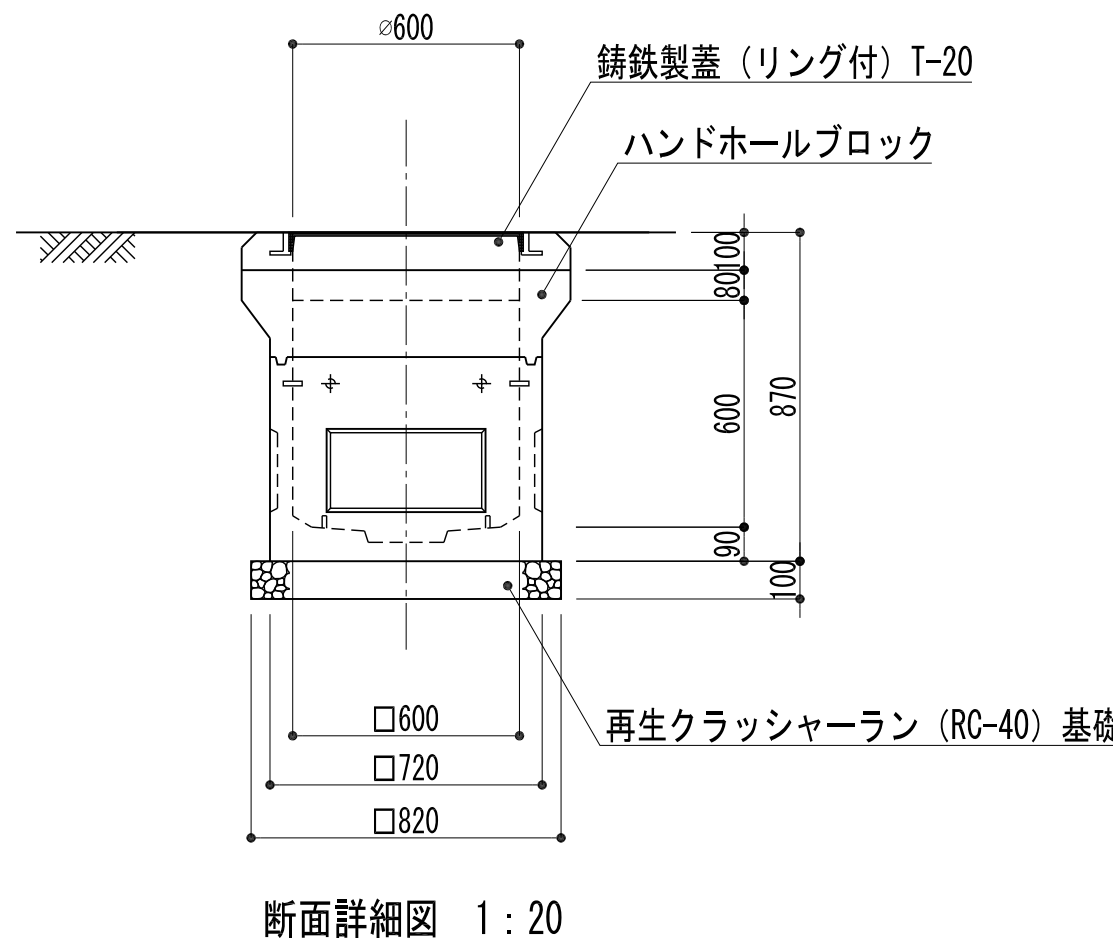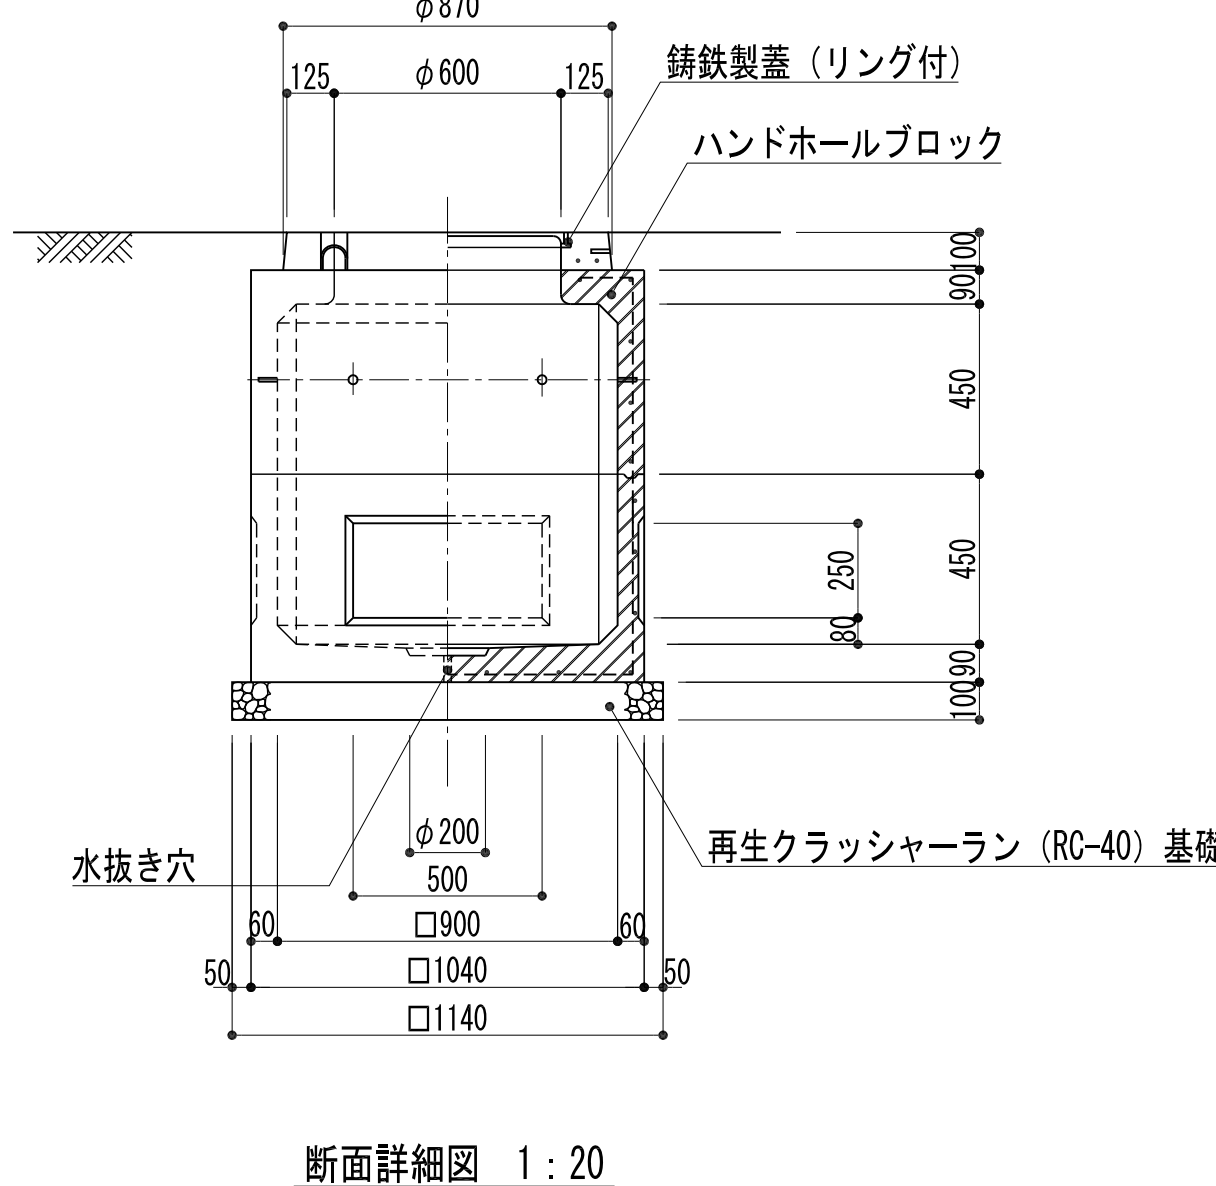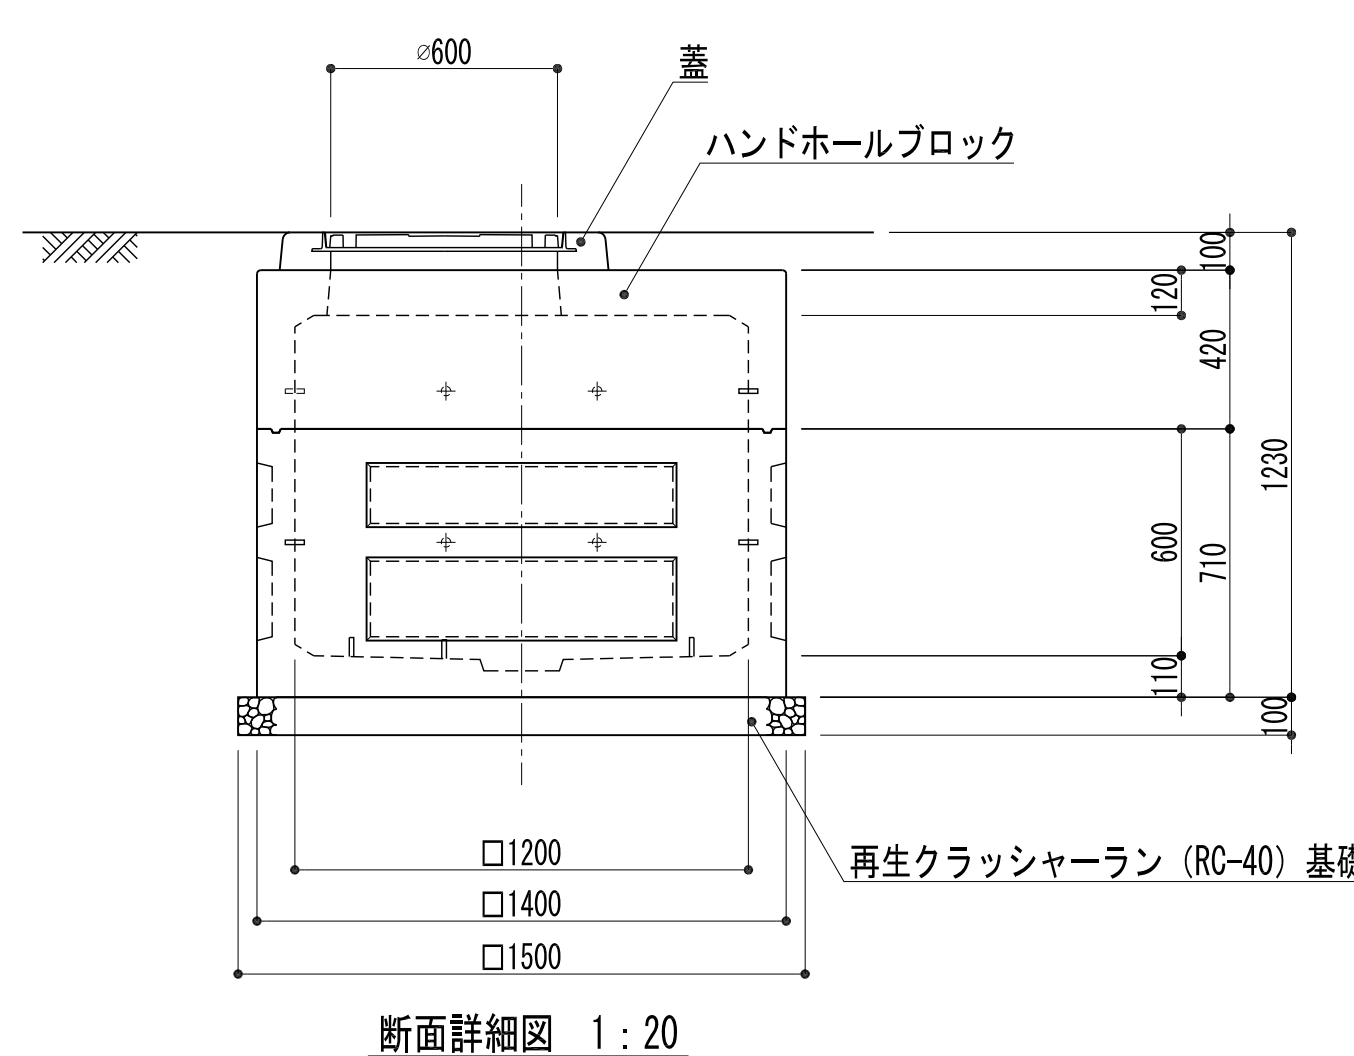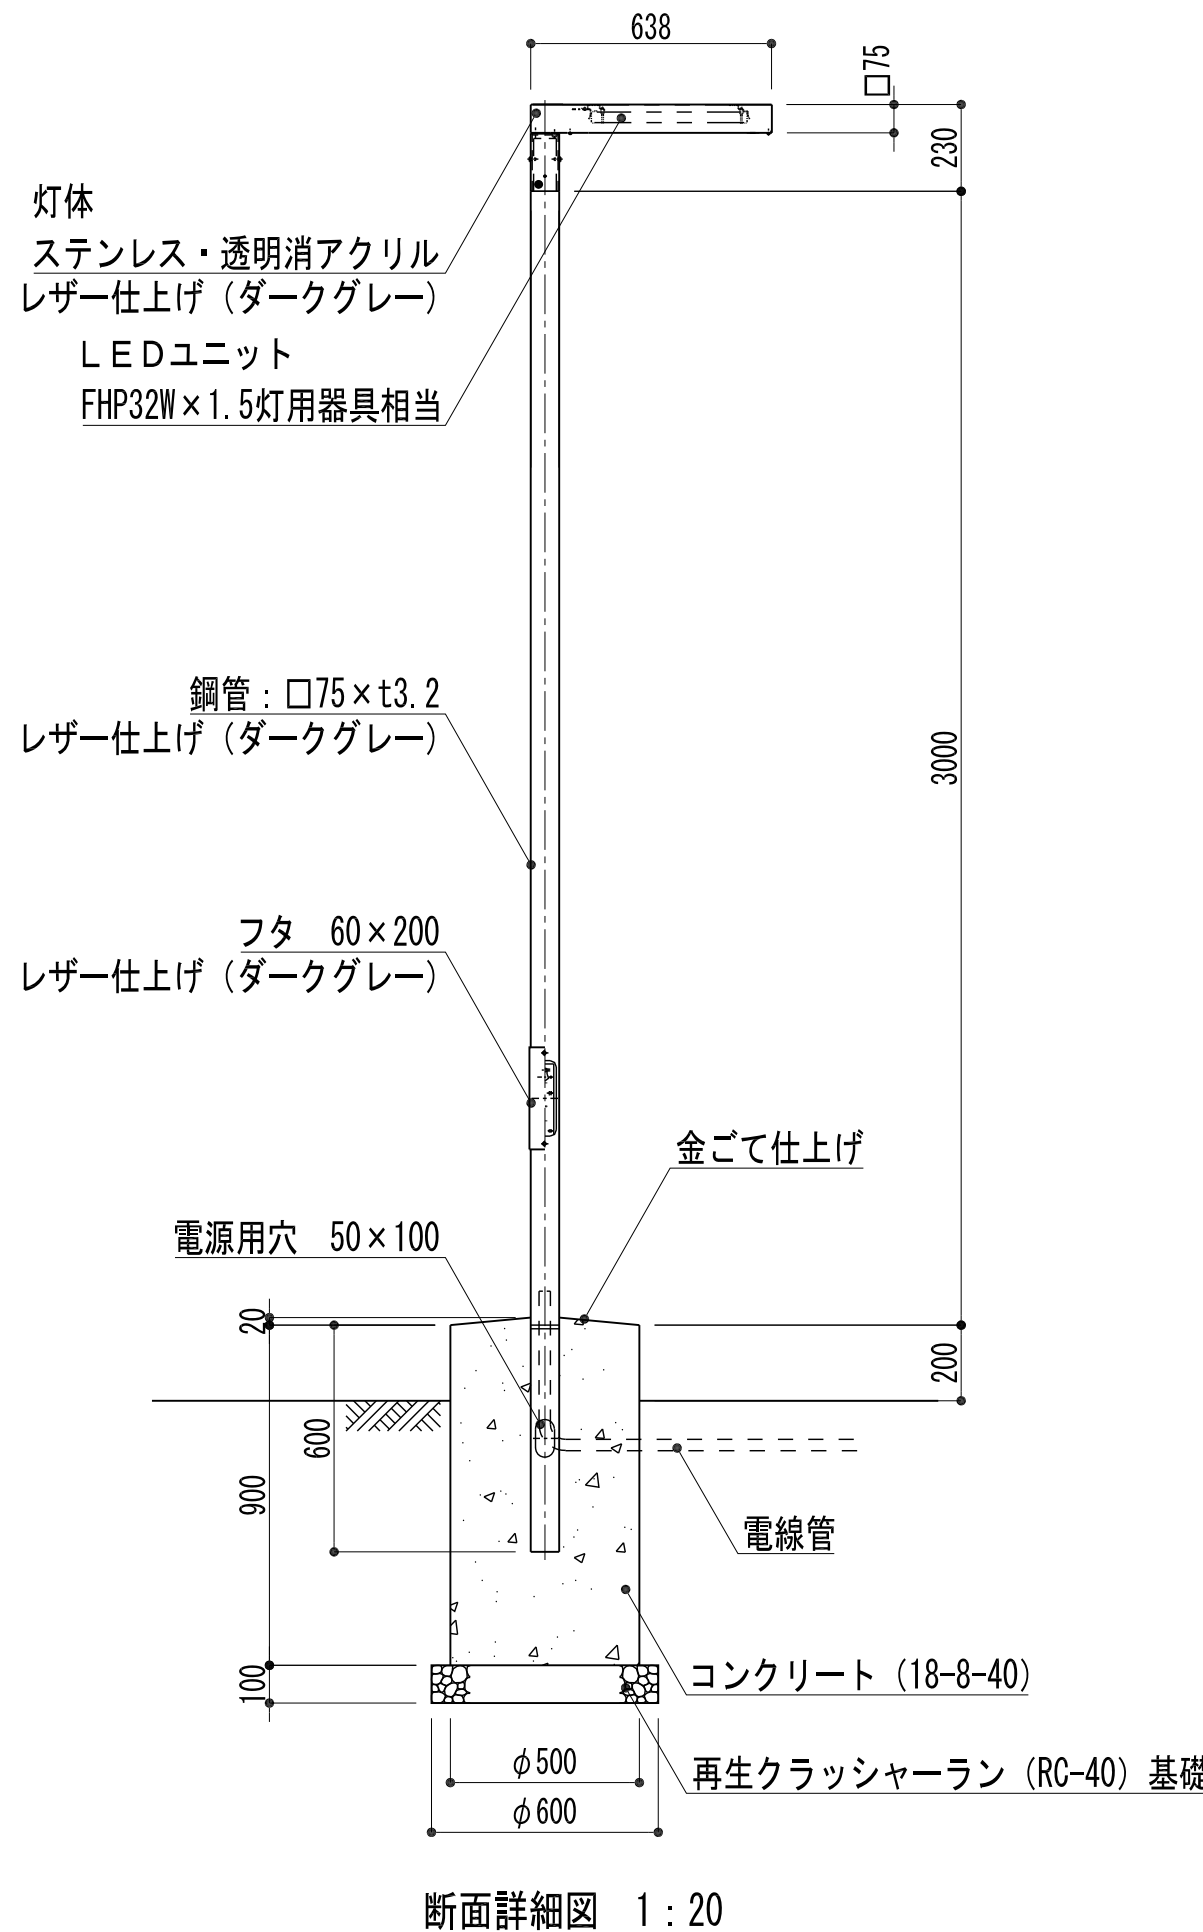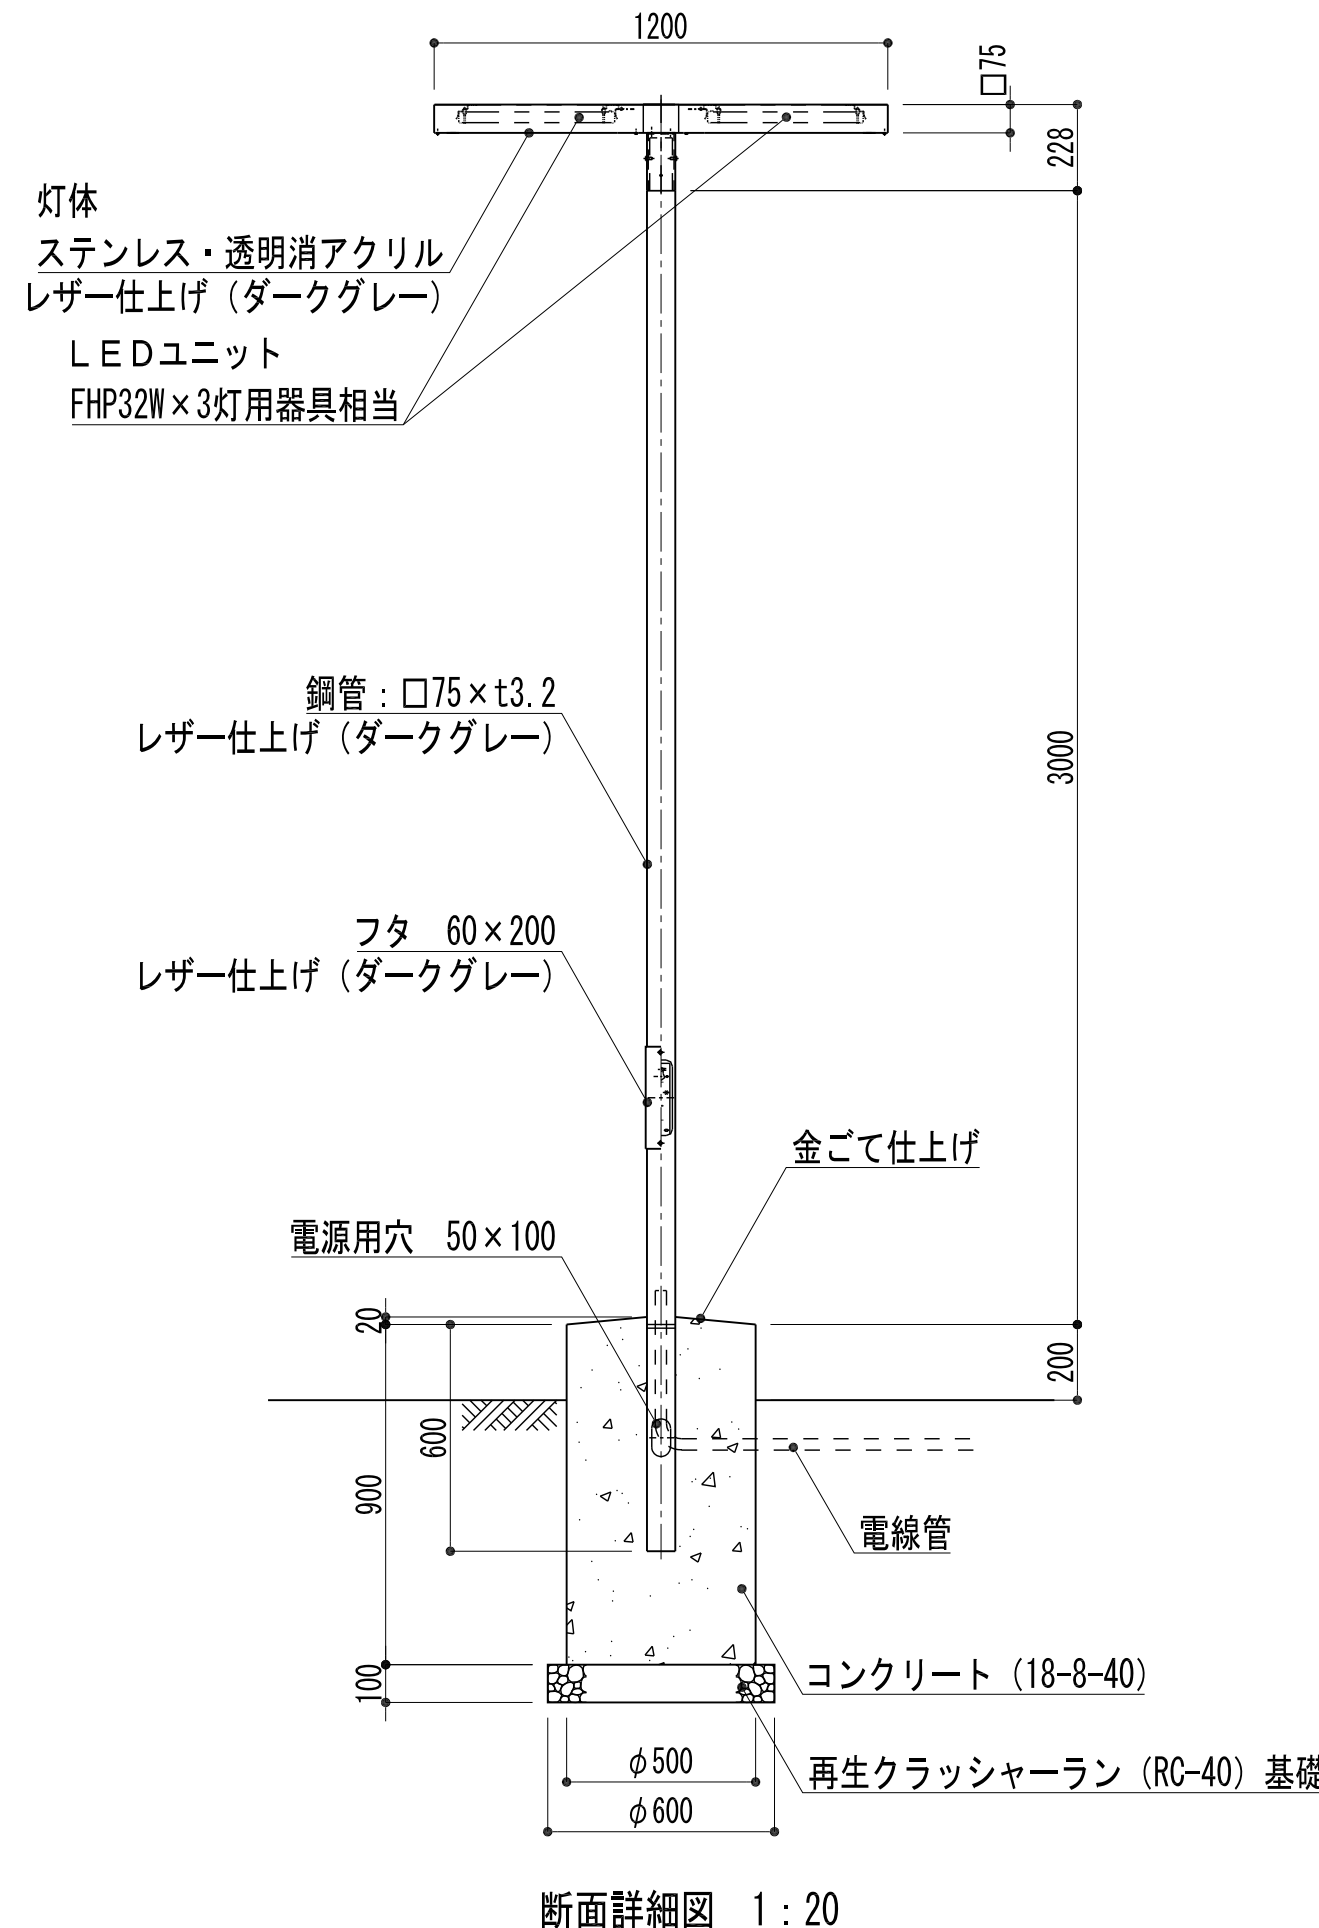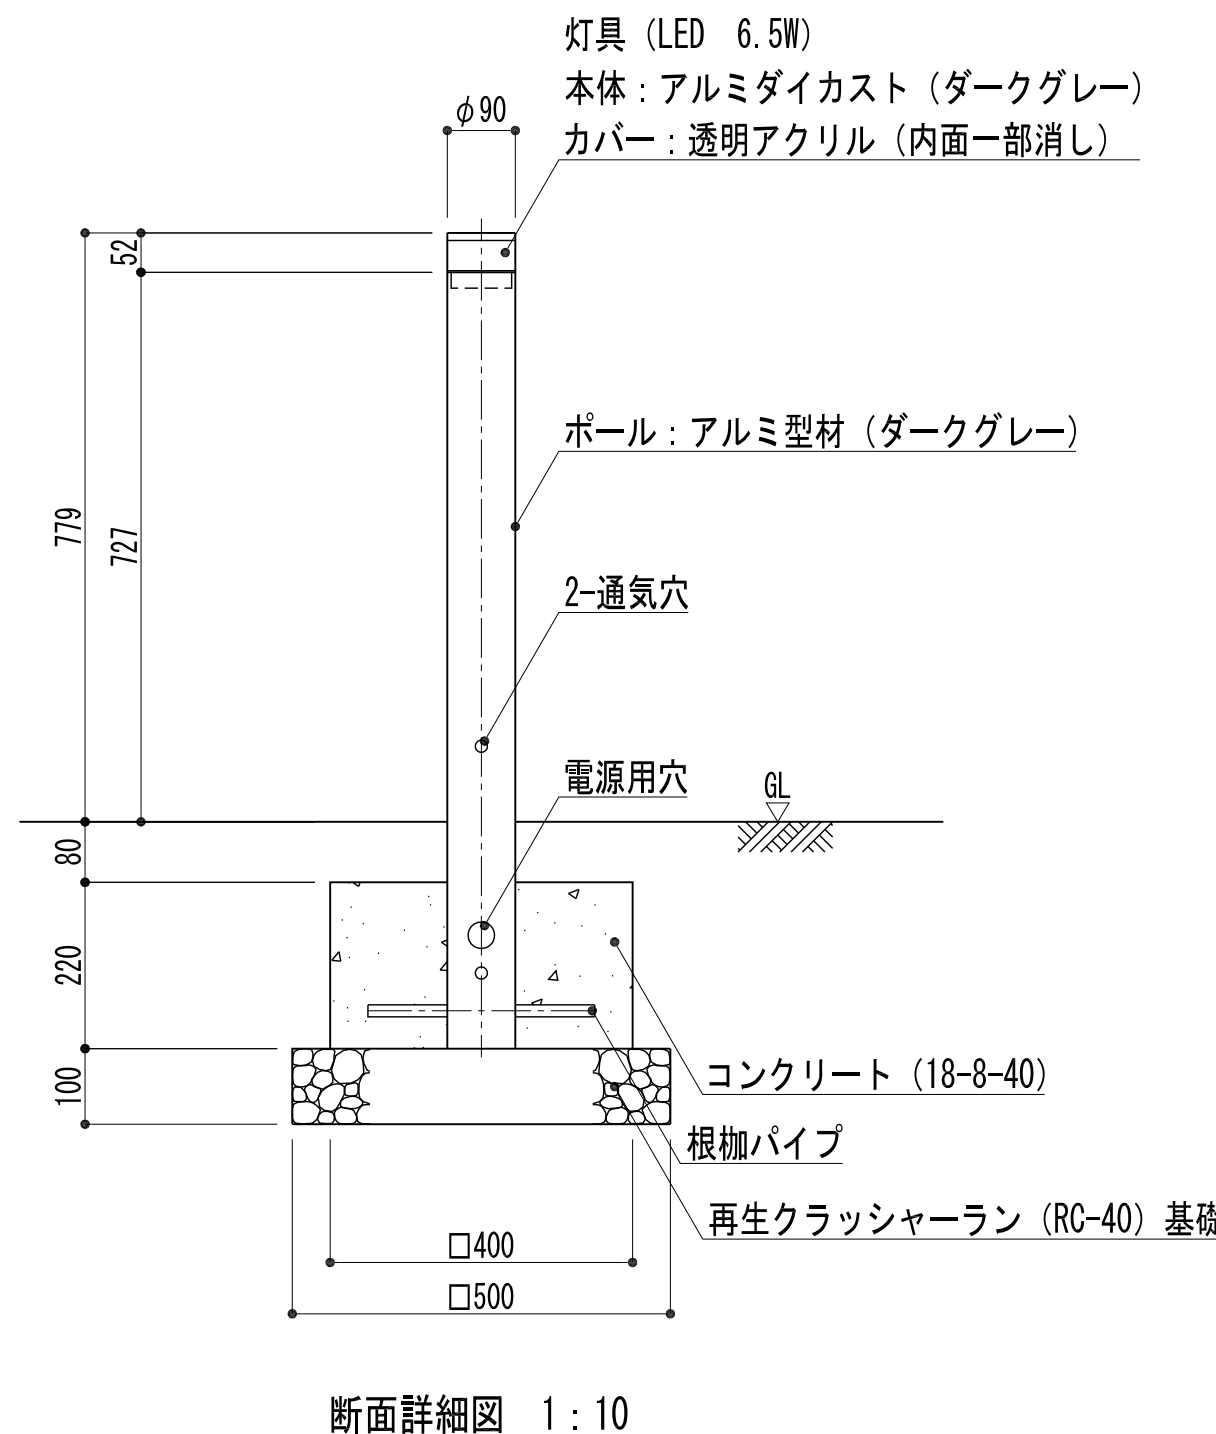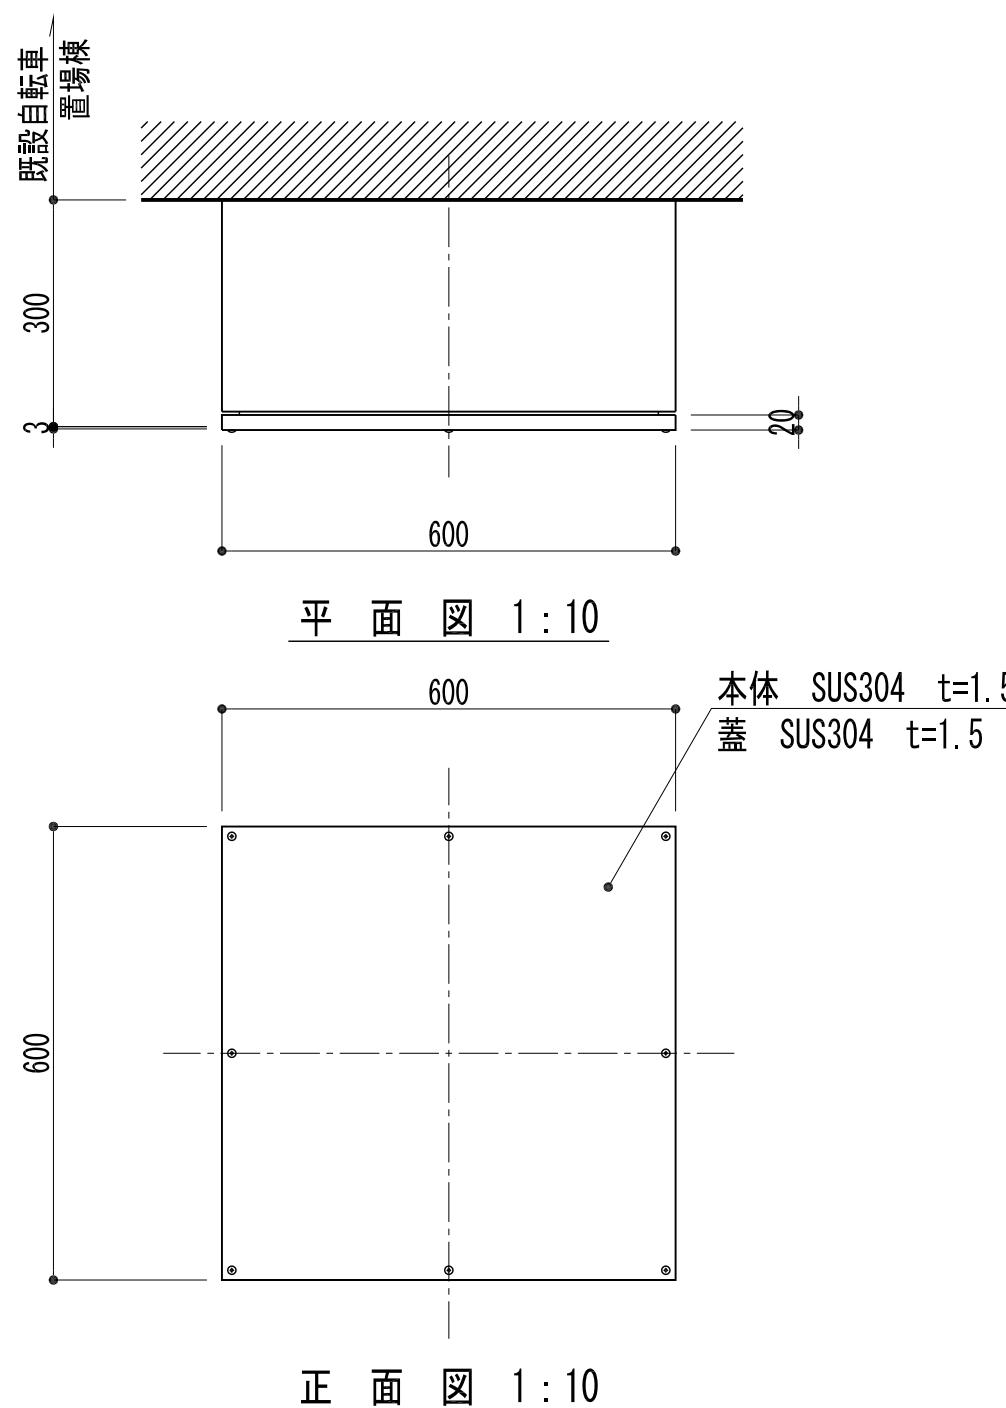ハンドホール-1	ハンドホール-2a, b	ハンドホール-2a, b	ポール灯A										
 断面詳細図 1 : 20 ・ハンドホールは官庁営繕関係統一基準公共建築設備工事標準図（電気設備工事編）に準拠した製品とする。 ・鉄蓋は簡易防水構造とし、鎖付とする。 ・鉄蓋は防錆塗装製品とする。 ・ハンドホール内はケーブル余長として、1巻確保する。	 断面詳細図 1 : 20 ・ハンドホールは官庁営繕関係統一基準公共建築設備工事標準図（電気設備工事編）に準拠した製品とする。 ・鉄蓋は簡易防水構造とし、鎖付とする。 ・鉄蓋は防錆塗装製品とする。 ・ハンドホール内はケーブル余長として、1巻確保する。 ・HH-2aは、铸铁製蓋（リング付 T-20）とする。 ・HH-2bは、铸铁製蓋（リング付 T-20）セパレーター付きとする。	 断面詳細図 1 : 20 ・ハンドホールは官庁営繕関係統一基準公共建築設備工事標準図（電気設備工事編）に準拠した製品とする。 ・鉄蓋は簡易防水構造とし、鎖付とする。 ・鉄蓋は防錆塗装製品とする。 ・ハンドホール内はケーブル余長として、1巻確保する。 ・HH-3aは、铸铁製蓋（リング付 T-20）とする。 ・HH-3bは、铸铁製蓋（リング付 T-20）セパレーター付きとする。 ・HH-3bkは、化粧蓋（充填深さ70mm T-2）セパレーター付きとする。	 断面詳細図 1 : 20										
ポール灯B	ポラード	弱電用P. BOX											
 断面詳細図 1 : 20	 断面詳細図 1 : 10	 平面図 1 : 10 正面図 1 : 10	<table><tr><td colspan="2">平成 30年度</td></tr><tr><td colspan="2">新庁舎駐車場先行整備工事</td></tr><tr><td>電気設備詳細図-1</td><td>29 業全</td></tr><tr><td>縮尺 図 示</td><td>34</td></tr><tr><td colspan="2">宝 塚 市</td></tr></table>	平成 30年度		新庁舎駐車場先行整備工事		電気設備詳細図-1	29 業全	縮尺 図 示	34	宝 塚 市	
平成 30年度													
新庁舎駐車場先行整備工事													
電気設備詳細図-1	29 業全												
縮尺 図 示	34												
宝 塚 市													

コンセントボックス

正面図 1:10

側面図 1:10

埋設標、埋設鉄

断面詳細図 1:20

電線管埋設標姿図 1:5

電線管埋設鉄断面図 1:5

電線管

断面詳細図 1:20

分電盤

正面図 1:20

側面図 1:20

盤結線図

タイマー設定 (例)

名称		
NP 動力・電灯分電盤		
構造	屋外防水・自立型	
板厚	扉	3.2t
	筐体	2.3t
中板	2.3t	

- ・塗装は防錆処理のうえ、メラミン樹脂焼付け塗装仕上げ (指定色：ダークグレー) とする。
- ・扉の鍵はワールドロックHL-30またはHL-40とする。
- ・コンクリート基礎の表面はデーパーをつけること。

タイマー設定 (例)

TM1 10:00 入 ~21:00 切

TM2 10:00 入 ~日出 切

・ポール灯、ポラード灯は、タイマー入 且つEEスイッチの入力信号で点灯する。

平成 30年度	
新庁舎駐車場先行整備工事	
電気設備詳細図-2	30 業全
縮尺 図示	34
宝塚市	


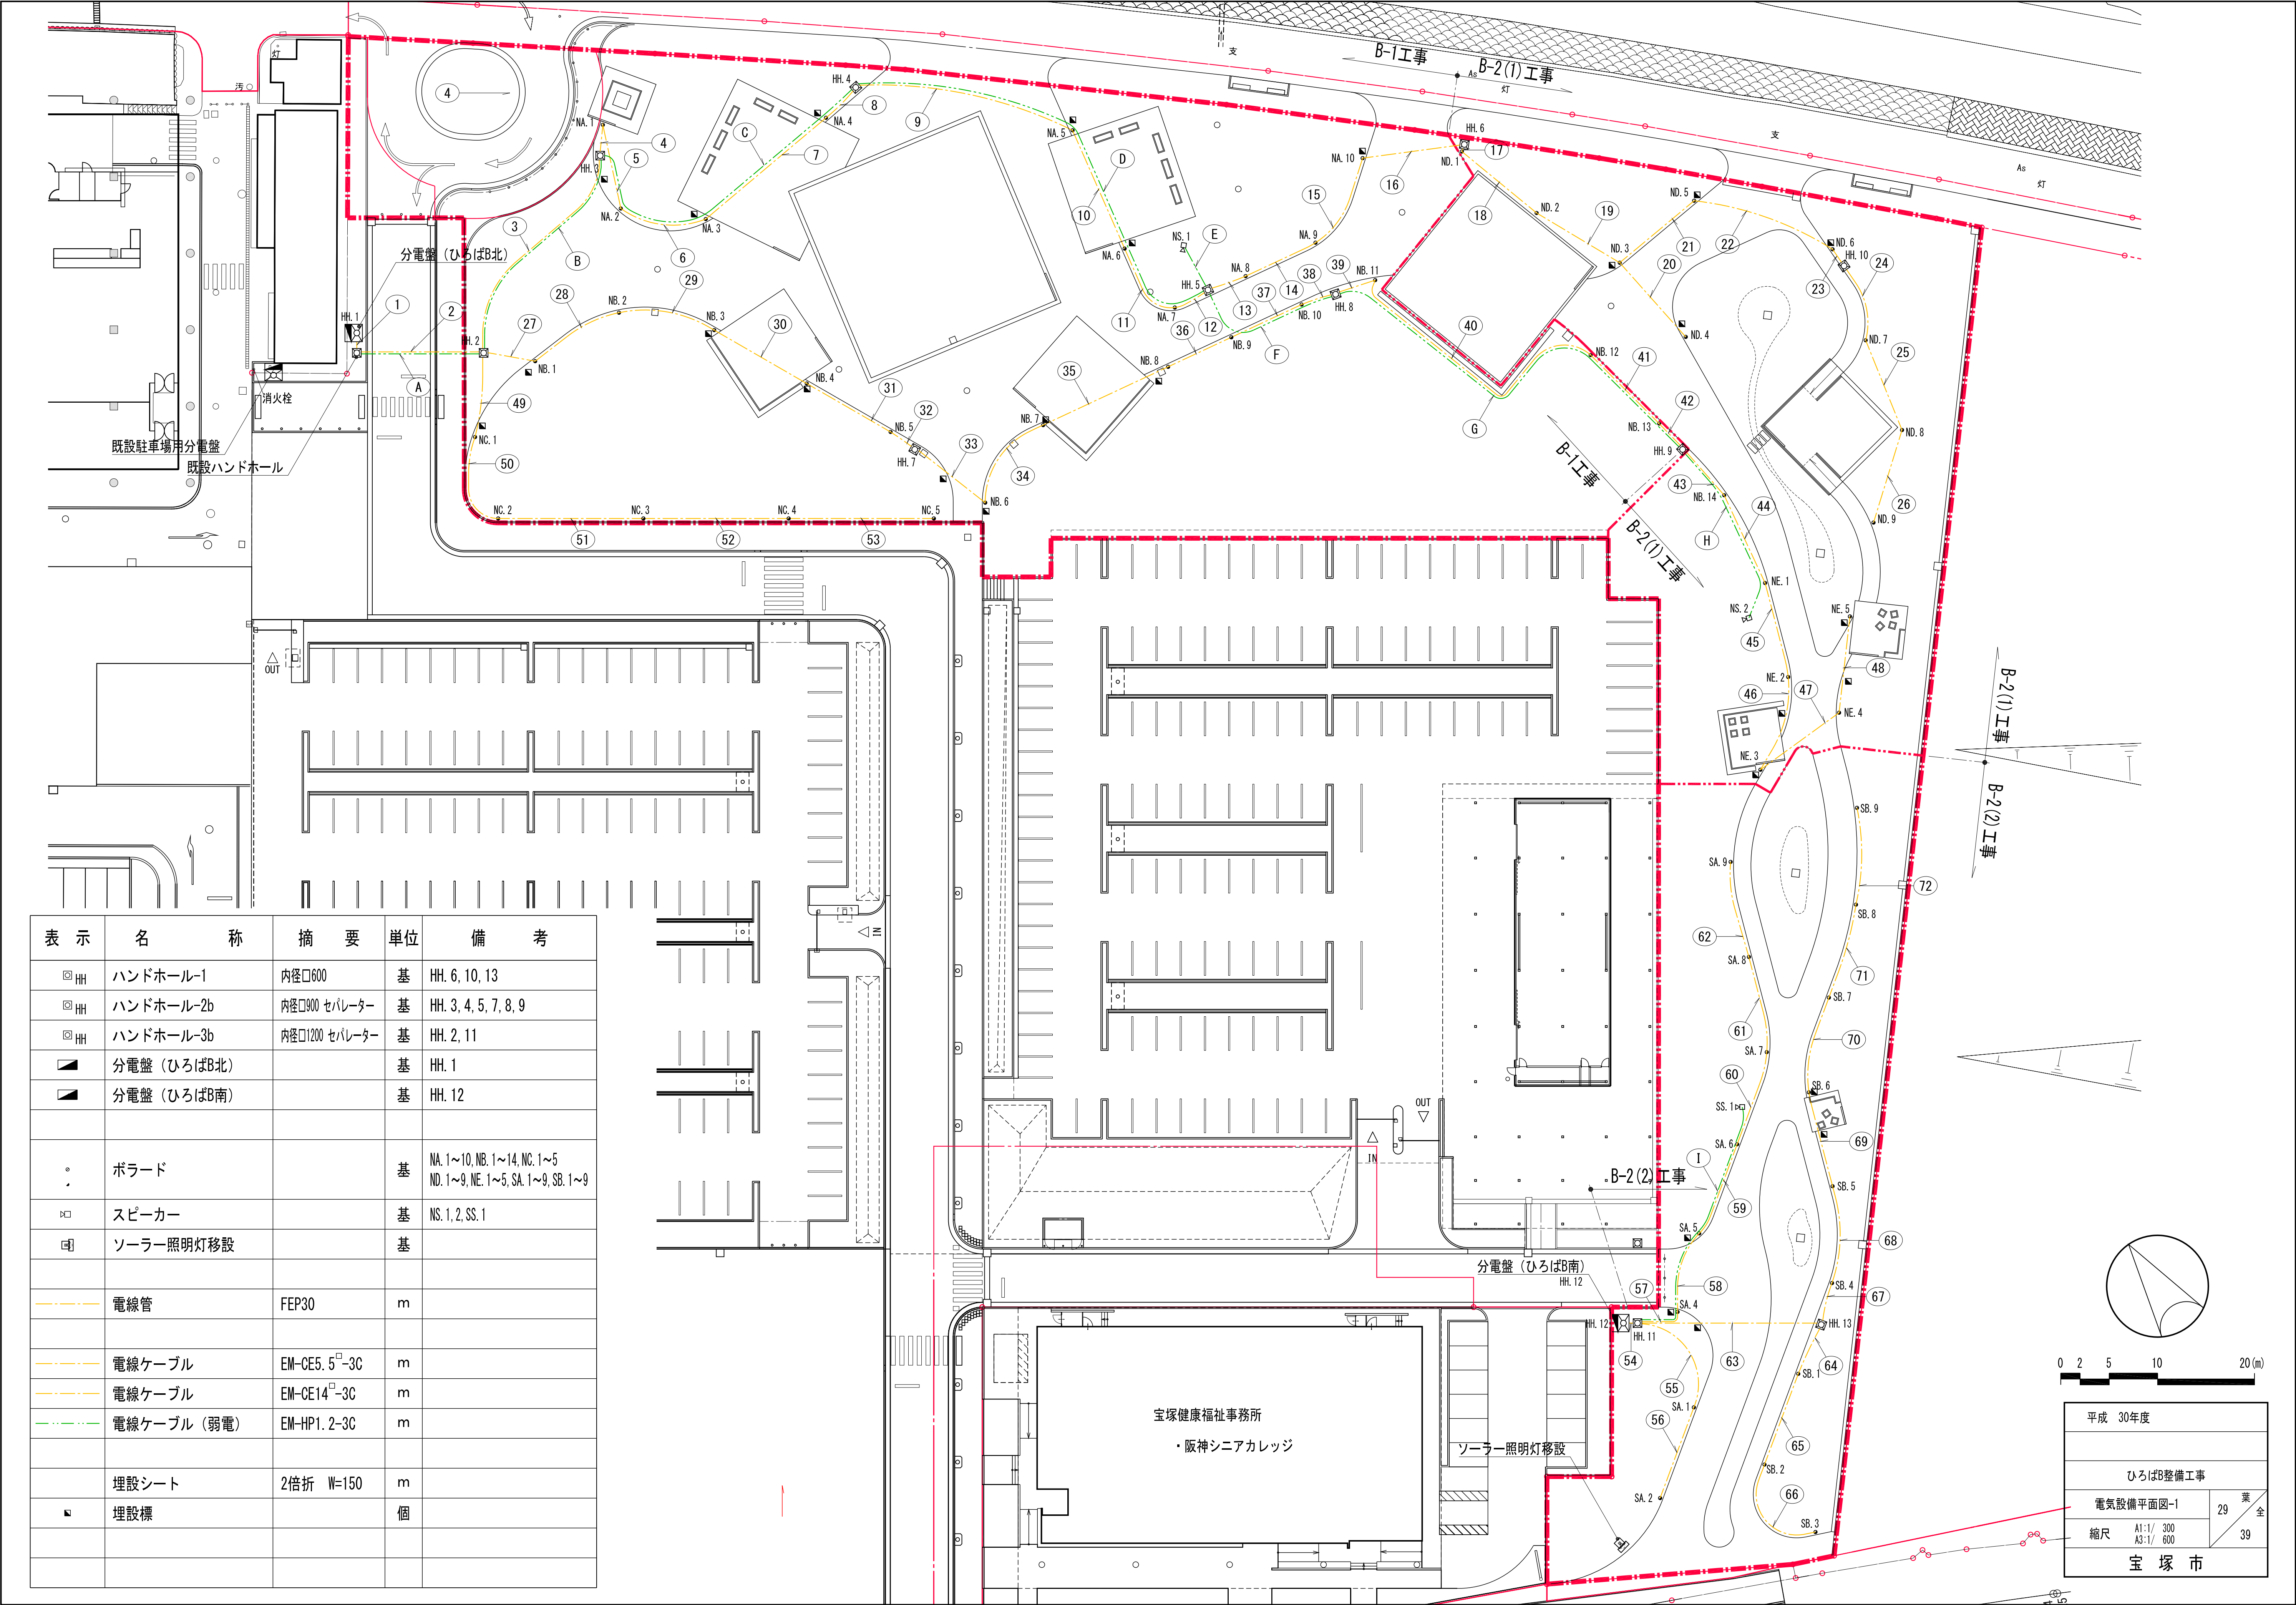


表 示	名 称	摘 要	単位	備 考
□ HH	ハンドホール-1	内径φ600	基	HH. 6, 10, 13
□ HH	ハンドホール-2b	内径φ900 セパレーター	基	HH. 3, 4, 5, 7, 8, 9
□ HH	ハンドホール-3b	内径φ1200 セパレーター	基	HH. 2, 11
■	分電盤 (ひろばB北)		基	HH. 1
■	分電盤 (ひろばB南)		基	HH. 12
・	ボラード		基	NA. 1~10, NB. 1~14, NC. 1~5 ND. 1~9, NE. 1~5, SA. 1~9, SB. 1~9
□	スピーカー		基	NS. 1, 2, SS. 1
□	ソーラー照明灯移設		基	
—	電線管	FEP30	m	
—	電線ケーブル	EM-CE5. 5 [□] -3C	m	
—	電線ケーブル	EM-CE14 [□] -3C	m	
—	電線ケーブル (弱電)	EM-HP1. 2-3C	m	
	埋設シート	2倍折 W=150	m	
■	埋設標		個	

平成 30年度	
ひろばB整備工事	
電気設備平面図-1	業 全
縮尺 A1:1/ 300 A3:1/ 600	29 39
宝 塚 市	


ひろばB北配線表

①	2.61m	
1	EM-CE5. 5 [□] -3C	30
2	EM-CE5. 5 [□] -3C	30
3	EM-CE5. 5 [□] -3C	30
4	EM-CE5. 5 [□] -3C	※100
5	EM-CE5. 5 [□] -3C	
6	EM-CE5. 5 [□] -3C	
7	EM-CE5. 5 [□] -3C	
8	EM-CE5. 5 [□] -3C	
9	EM-CE5. 5 [□] -3C	
10	-	※100
11	-	
※電線管は既設管		
②	13.61m	
1	EM-CE5. 5 [□] -3C	30
2	EM-CE5. 5 [□] -3C	30
3	EM-CE5. 5 [□] -3C	※100
4	EM-CE5. 5 [□] -3C	
5	EM-CE5. 5 [□] -3C	
6	EM-CE5. 5 [□] -3C	
7	EM-CE5. 5 [□] -3C	
8	EM-CE5. 5 [□] -3C	
9	EM-CE5. 5 [□] -3C	
10	-	※100
11	-	
※電線管は既設管		
③	26.65m	
1	EM-CE5. 5 [□] -3C	30
2	EM-CE5. 5 [□] -3C	30
6	EM-CE5. 5 [□] -3C	30
7	EM-CE5. 5 [□] -3C	30
④	3.19m	
1	EM-CE5. 5 [□] -3C	30
2	EM-CE5. 5 [□] -3C	30
6	EM-CE5. 5 [□] -3C	30
7	EM-CE5. 5 [□] -3C	30
⑤	8.84m	
1	EM-CE5. 5 [□] -3C	30
2	EM-CE5. 5 [□] -3C	30
6	EM-CE5. 5 [□] -3C	30
7	EM-CE5. 5 [□] -3C	30
⑥	9.21m	
1	EM-CE5. 5 [□] -3C	30
2	EM-CE5. 5 [□] -3C	30
6	EM-CE5. 5 [□] -3C	30
7	EM-CE5. 5 [□] -3C	30
⑦	16.24m	
1	EM-CE5. 5 [□] -3C	30
2	EM-CE5. 5 [□] -3C	30
6	EM-CE5. 5 [□] -3C	30
7	EM-CE5. 5 [□] -3C	30
⑧	4.40m	
1	EM-CE5. 5 [□] -3C	30
2	EM-CE5. 5 [□] -3C	30
6	EM-CE5. 5 [□] -3C	30
7	EM-CE5. 5 [□] -3C	30
⑨	23.03m	
1	EM-CE5. 5 [□] -3C	30
2	EM-CE5. 5 [□] -3C	30
6	EM-CE5. 5 [□] -3C	30
7	EM-CE5. 5 [□] -3C	30
⑩	13.34m	
1	EM-CE5. 5 [□] -3C	30
2	EM-CE5. 5 [□] -3C	30
6	EM-CE5. 5 [□] -3C	30
7	EM-CE5. 5 [□] -3C	30
⑪	8.70m	
1	EM-CE5. 5 [□] -3C	30
2	EM-CE5. 5 [□] -3C	30
6	EM-CE5. 5 [□] -3C	30
7	EM-CE5. 5 [□] -3C	30
⑫	3.92m	
1	EM-CE5. 5 [□] -3C	30
2	EM-CE5. 5 [□] -3C	30
6	EM-CE5. 5 [□] -3C	30
7	EM-CE5. 5 [□] -3C	30
⑬	4.15m	
1	EM-CE5. 5 [□] -3C	30
2	EM-CE5. 5 [□] -3C	30
6	EM-CE5. 5 [□] -3C	30
7	EM-CE5. 5 [□] -3C	30
⑭	8.00m	
1	EM-CE5. 5 [□] -3C	30
6	EM-CE5. 5 [□] -3C	30
7	EM-CE5. 5 [□] -3C	30
⑮	10.26m	
1	EM-CE5. 5 [□] -3C	30
6	EM-CE5. 5 [□] -3C	30
7	EM-CE5. 5 [□] -3C	30
⑯	10.60m	
6	EM-CE5. 5 [□] -3C	30
7	EM-CE5. 5 [□] -3C	30
⑰	0.77m	
6	EM-CE5. 5 [□] -3C	30
7	EM-CE5. 5 [□] -3C	30
⑱	10.00m	
6	EM-CE5. 5 [□] -3C	30
7	EM-CE5. 5 [□] -3C	30
⑲	10.00m	
6	EM-CE5. 5 [□] -3C	30
7	EM-CE5. 5 [□] -3C	30
⑳	10.26m	
7	EM-CE5. 5 [□] -3C×2	30
㉑	10.00m	
6	EM-CE5. 5 [□] -3C	30
7	EM-CE5. 5 [□] -3C	30
㉒	2.08m	
6	EM-CE5. 5 [□] -3C	30
7	EM-CE5. 5 [□] -3C	30
㉓	8.33m	
6	EM-CE5. 5 [□] -3C	30
7	EM-CE5. 5 [□] -3C	30
㉔	10.00m	
6	EM-CE5. 5 [□] -3C	30
㉕	10.00m	
6	EM-CE5. 5 [□] -3C	30
㉖	10.00m	
6	EM-CE5. 5 [□] -3C	30
㉗	5.45m	
3	EM-CE5. 5 [□] -3C	30
4	EM-CE5. 5 [□] -3C	30
8	EM-CE5. 5 [□] -3C	30
9	EM-CE5. 5 [□] -3C	30
㉘	30.20m	
3	EM-CE5. 5 [□] -3C	30
4	EM-CE5. 5 [□] -3C	30
8	EM-CE5. 5 [□] -3C	30
9	EM-CE5. 5 [□] -3C	30
㉙	10.11m	
3	EM-CE5. 5 [□] -3C	30
4	EM-CE5. 5 [□] -3C	30
8	EM-CE5. 5 [□] -3C	30
9	EM-CE5. 5 [□] -3C	30
㉚	10.00m	
3	EM-CE5. 5 [□] -3C	30
4	EM-CE5. 5 [□] -3C	30
8	EM-CE5. 5 [□] -3C	30
9	EM-CE5. 5 [□] -3C	30
㉛	3.61m	
3	EM-CE5. 5 [□] -3C	30
8	EM-CE5. 5 [□] -3C	30
9	EM-CE5. 5 [□] -3C	30
㉜	6.39m	
3	EM-CE5. 5 [□] -3C	30
8	EM-CE5. 5 [□] -3C	30
9	EM-CE5. 5 [□] -3C	30
㉝	10.00m	
8	EM-CE5. 5 [□] -3C	30
9	EM-CE5. 5 [□] -3C	30
㉞	10.00m	
8	EM-CE5. 5 [□] -3C	30
9	EM-CE5. 5 [□] -3C	30
㉟	10.22m	
8	EM-CE5. 5 [□] -3C	30
9	EM-CE5. 5 [□] -3C	30
㊱	10.04m	
8	EM-CE5. 5 [□] -3C	30
9	EM-CE5. 5 [□] -3C	30
㊲	10.00m	
8	EM-CE5. 5 [□] -3C	30
㊳	10.23m	
5	EM-CE5. 5 [□] -3C	30
㊴	15.00m	
5	EM-CE5. 5 [□] -3C	30
㊵	15.00m	
5	EM-CE5. 5 [□] -3C	30
㊶	15.00m	
5	EM-CE5. 5 [□] -3C	30
㊷	13.44m	
3	EM-CE5. 5 [□] -3C	30
4	EM-CE5. 5 [□] -3C	30
8	EM-CE5. 5 [□] -3C	30
9	EM-CE5. 5 [□] -3C	30
㊸	7.21m	
3	EM-CE5. 5 [□] -3C	30
4	EM-CE5. 5 [□] -3C	30
8	EM-CE5. 5 [□] -3C	30
9	EM-CE5. 5 [□] -3C	30
㊹	8.01m	
3	EM-CE5. 5 [□] -3C	30
4	EM-CE5. 5 [□] -3C	30
8	EM-CE5. 5 [□] -3C	30
9	EM-CE5. 5 [□] -3C	30
㊺	3.67m	
3	EM-CE5. 5 [□] -3C	30
4	EM-CE5. 5 [□] -3C	30
8	EM-CE5. 5 [□] -3C	30
9	EM-CE5. 5 [□] -3C	30
㊻	4.34m	
3	EM-CE5. 5 [□] -3C	30
4	EM-CE5. 5 [□] -3C	30
8	EM-CE5. 5 [□] -3C	30
9	EM-CE5. 5 [□] -3C	30

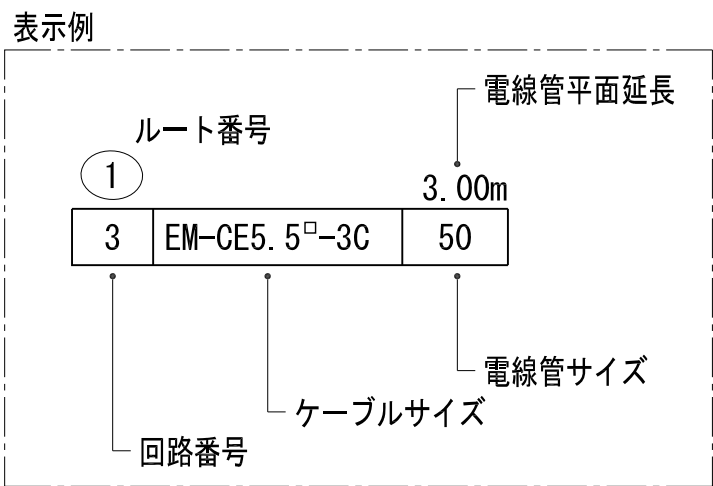

分電盤（ひろばB北）	
回路番号	
1	ボラード灯A1 (NA. 1, 3, 4, 5, 7, 9, 10) 常夜灯
2	ボラード灯A2 (NA. 2, 6, 8) 限夜灯
3	ボラード灯B1 (NB. 2, 4, 6, 8, 10, 12, 14) 常夜灯
4	ボラード灯B2 (NB. 1, 3, 5, 7, 9, 11, 13) 限夜灯
5	ボラード灯C (NC. 1~5) 常夜灯
6	ボラード灯D1 (ND. 2, 4, 6, 8, 9) 常夜灯
7	ボラード灯D2 (ND. 1, 3, 5, 7) 限夜灯
8	ボラード灯E1 (NE. 1, 3, 5) 常夜灯
9	ボラード灯E2 (NE. 2, 4) 限夜灯
10	予備
11	予備
回路番号（弱電）	
C	スピーカー-NS1, 2


ひろばB北模式図

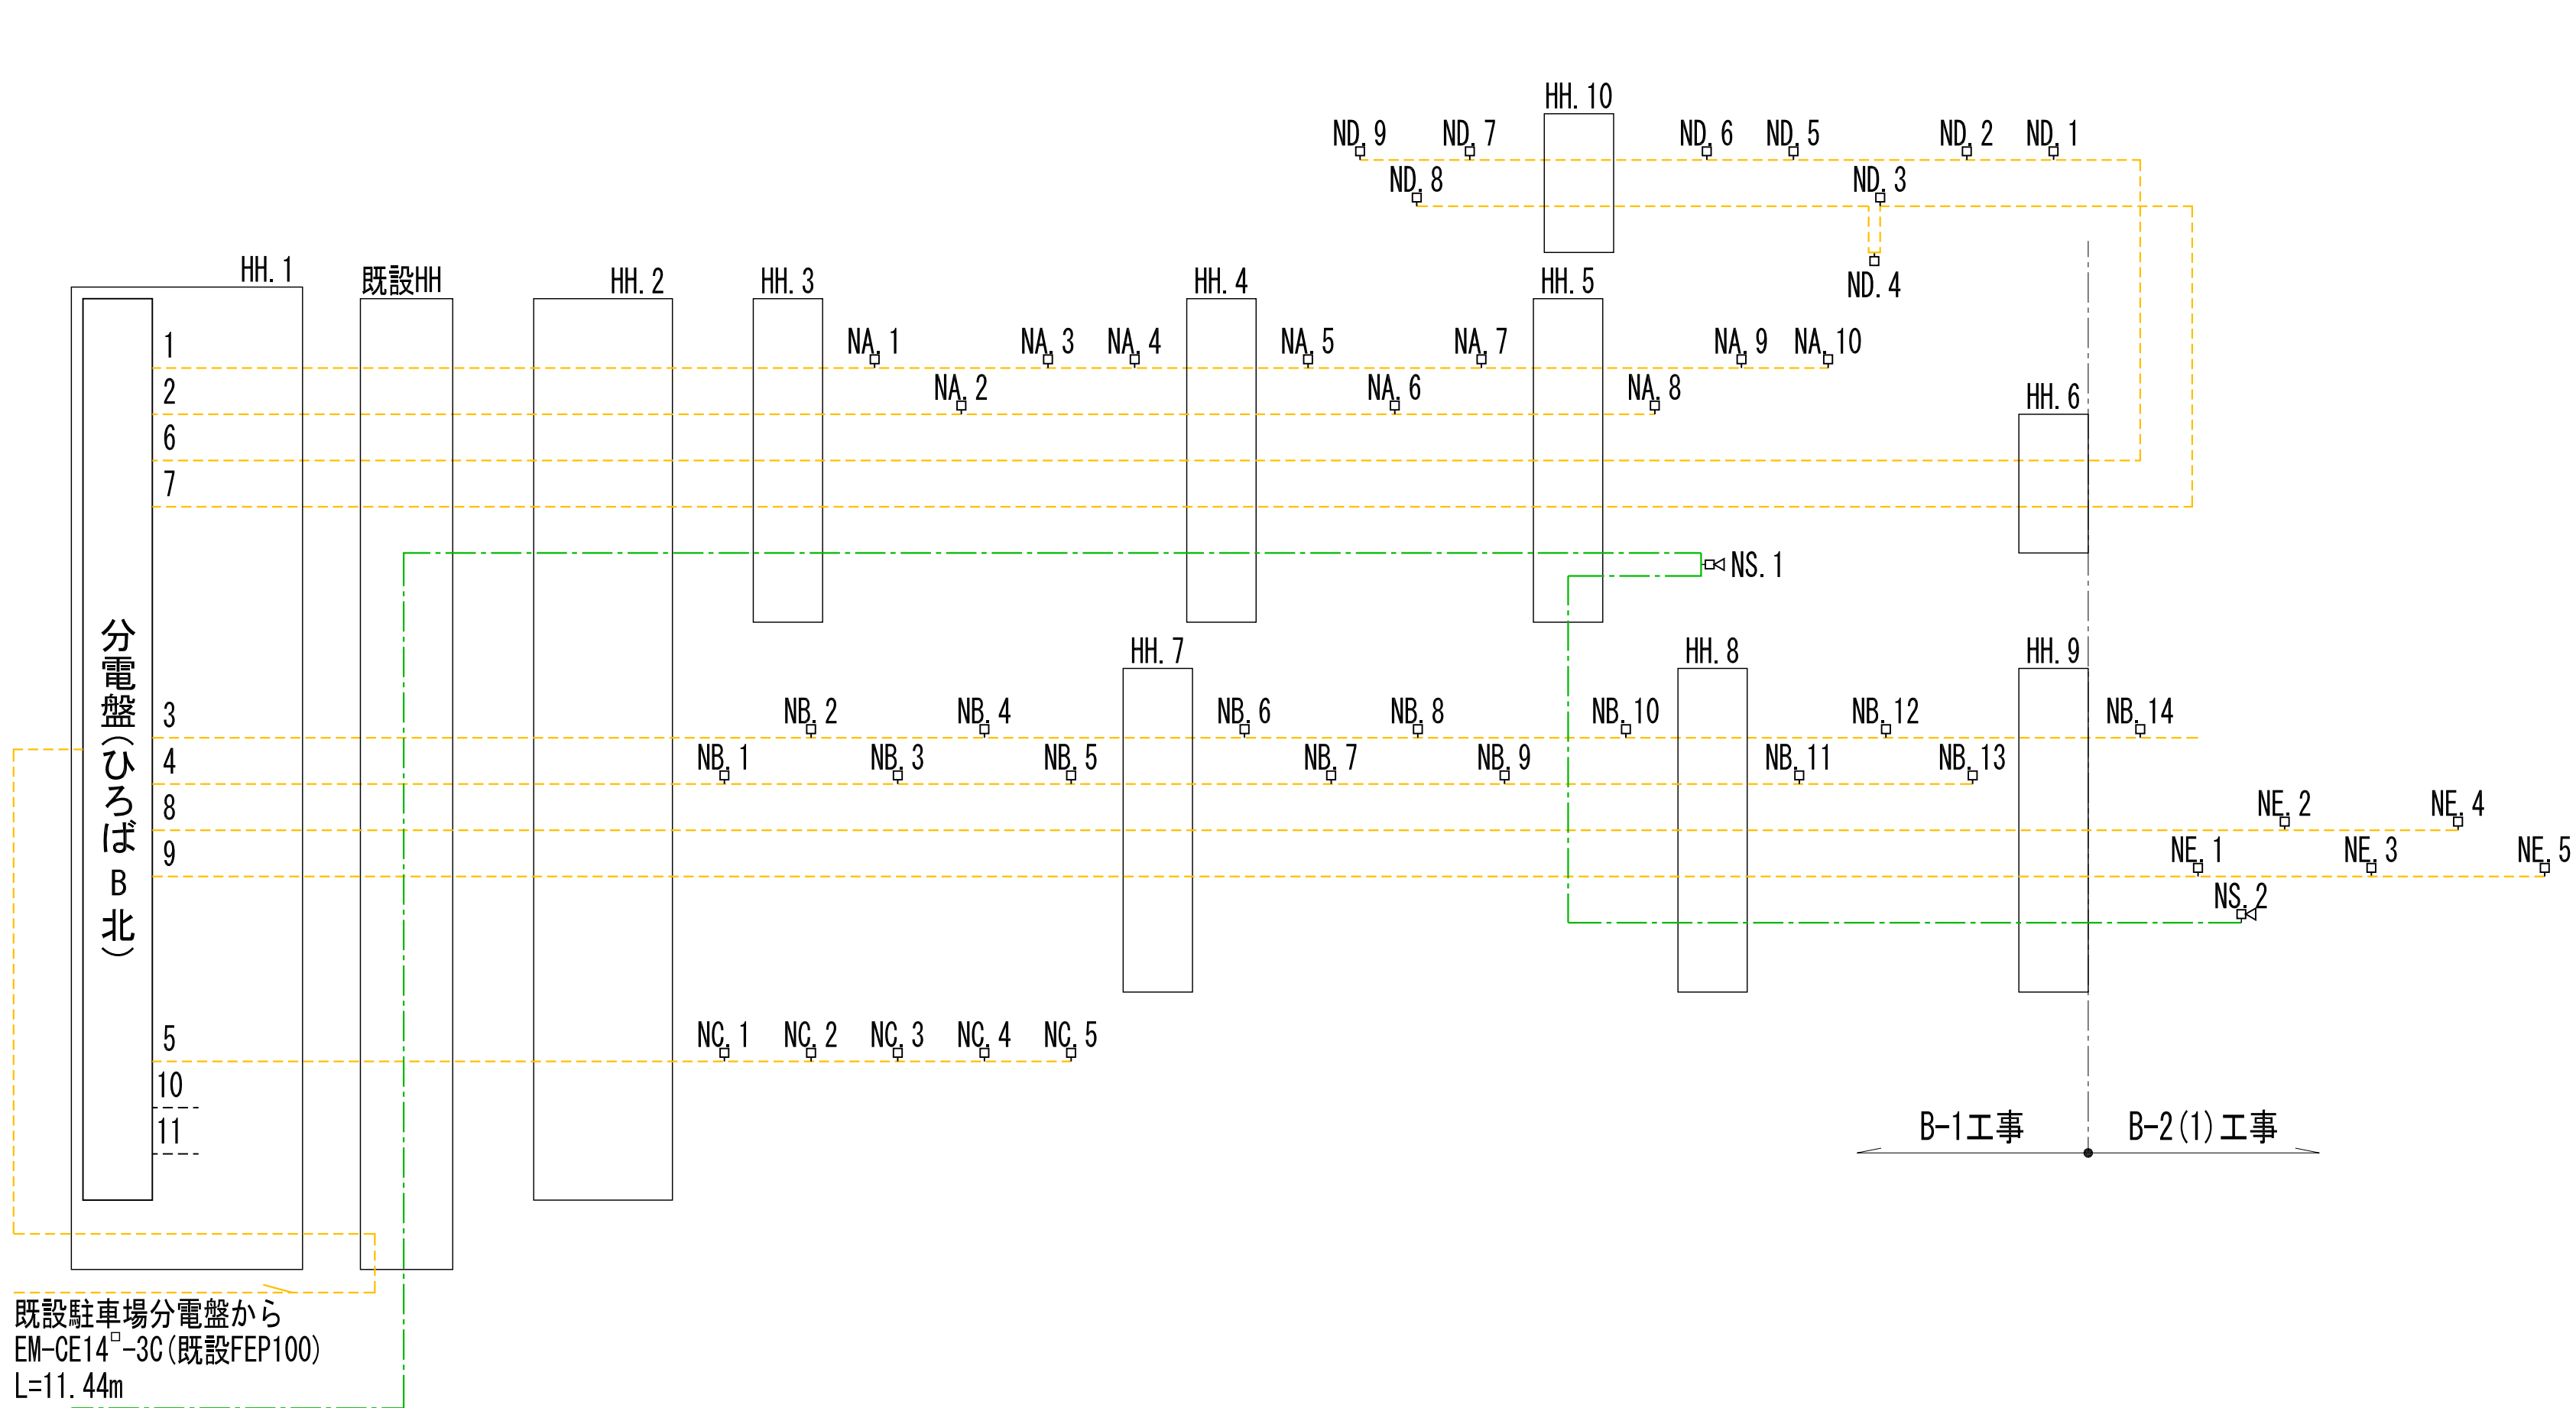

ひろばB南配線表

⑤4	1.45m	
1	EM-CE5. 5 [□] -3C	30
2	EM-CE5. 5 [□] -3C	30
3	EM-CE5. 5 [□] -3C	30
4	EM-CE5. 5 [□] -3C	30
-	EM-CE14 [□] -3C	30
⑤5	11.65m	
1	EM-CE5. 5 [□] -3C	30
2	EM-CE5. 5 [□] -3C	30
⑤6	10.00m	
2	EM-CE5. 5 [□] -3C	30
⑤7	4.26m	
1	EM-CE5. 5 [□] -3C	30
2	EM-CE5. 5 [□] -3C	30
⑤8	8.68m	
1	EM-CE5. 5 [□] -3C	30
2	EM-CE5. 5 [□] -3C	30
⑤9	10.06m	
1	EM-CE5. 5 [□] -3C	30
2	EM-CE5. 5 [□] -3C	30
⑥0	10.03m	
1	EM-CE5. 5 [□] -3C	30
2	EM-CE5. 5 [□] -3C	30
⑥1	10.05m	
1	EM-CE5. 5 [□] -3C	30
2	EM-CE5. 5 [□] -3C	30
⑥2	10.07m	
1	EM-CE5. 5 [□] -3C	30
⑥3	18.33m	
3	EM-CE5. 5 [□] -3C	30
4	EM-CE5. 5 [□] -3C	30
⑥4	5.61m	
3	EM-CE5. 5 [□] -3C	30
4	EM-CE5. 5 [□] -3C	30
⑥5	10.00m	
3	EM-CE5. 5 [□] -3C	30
4	EM-CE5. 5 [□] -3C	30
⑥6	11.77m	
3	EM-CE5. 5 [□] -3C	30
⑥7	4.45m	
3	EM-CE5. 5 [□] -3C	30
4	EM-CE5. 5 [□] -3C	30
⑥8	10.17m	
3	EM-CE5. 5 [□] -3C	30
4	EM-CE5. 5 [□] -3C	30
⑥9	10.00m	
3	EM-CE5. 5 [□] -3C	30
4	EM-CE5. 5 [□] -3C	30
⑦0	10.14m	
3	EM-CE5. 5 [□] -3C	30
4	EM-CE5. 5 [□] -3C	30
⑦1	10.02m	
3	EM-CE5. 5 [□] -3C	30
4	EM-CE5. 5 [□] -3C	30
⑦2	10.08m	
3	EM-CE5. 5 [□] -3C	30

ひろば南模式図

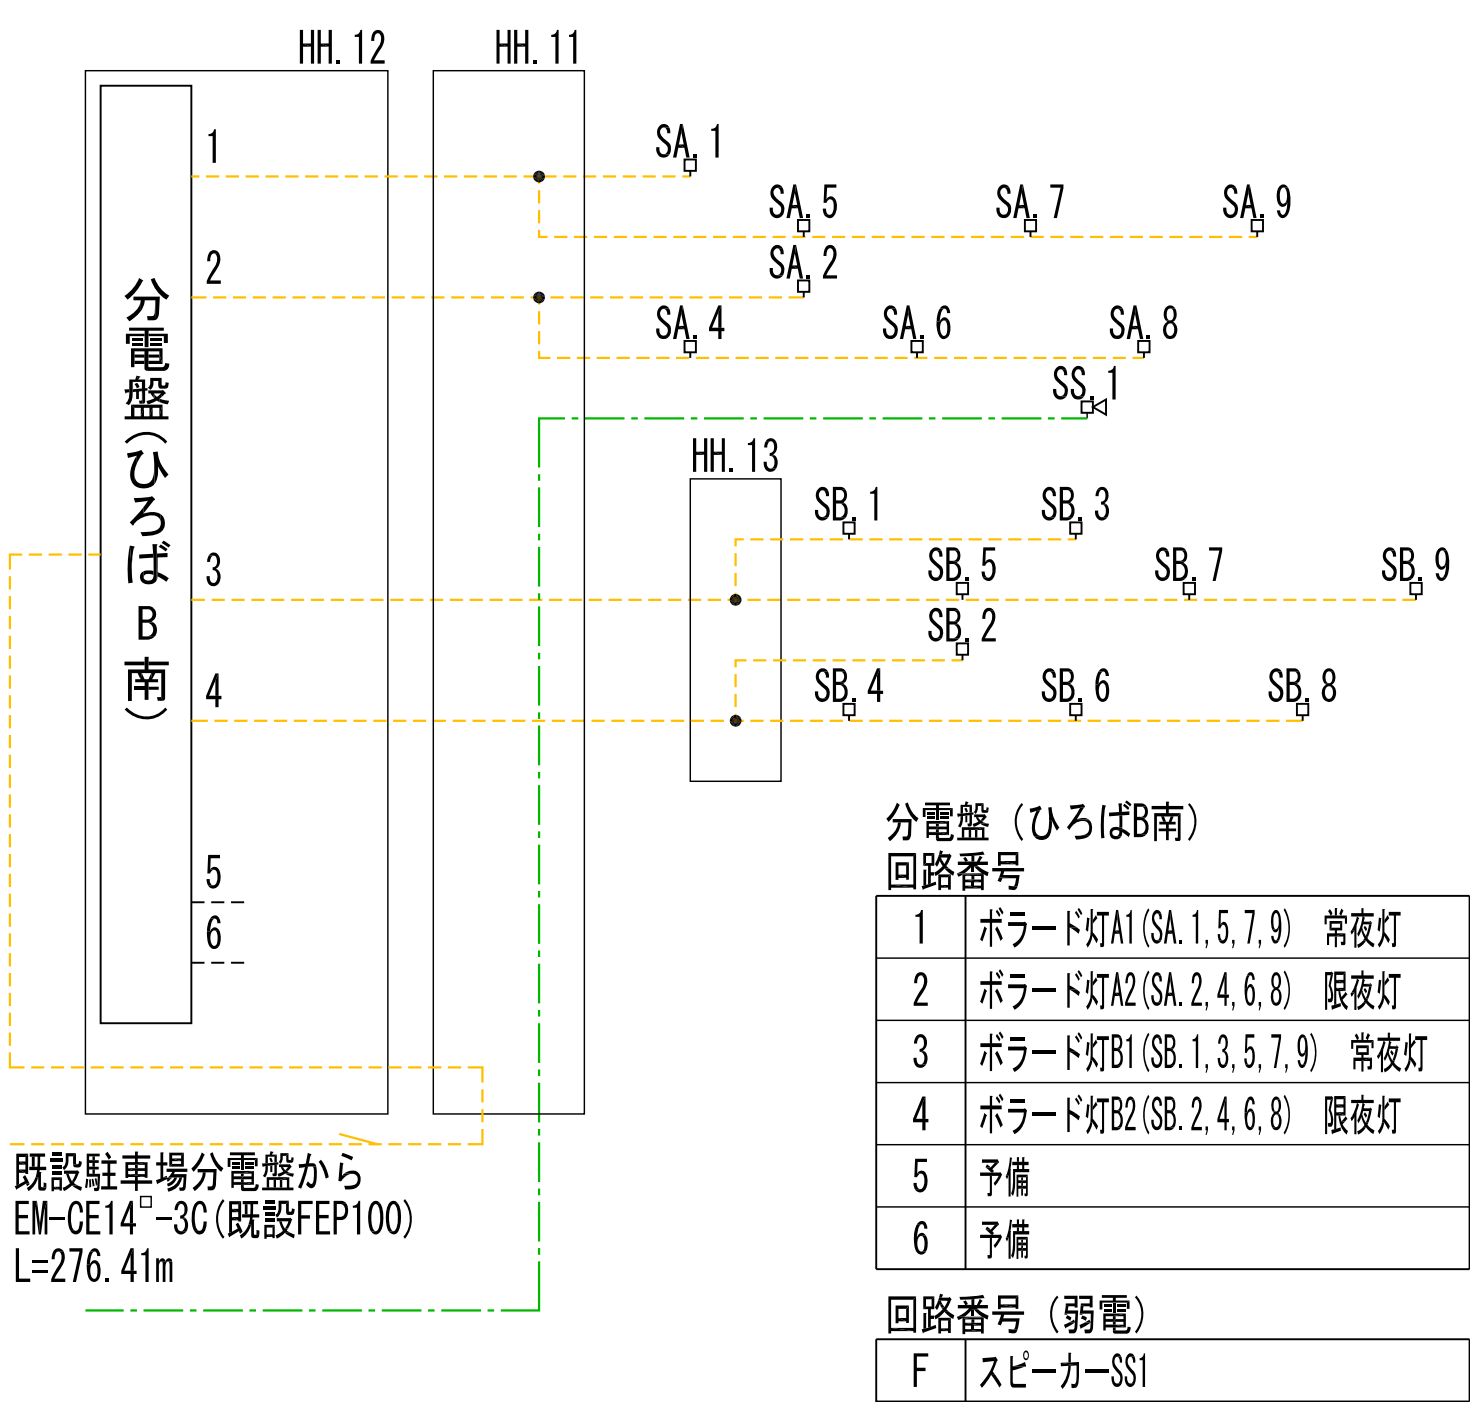


分電盤（ひろばB南）	
回路番号	
1	ボラード灯A1 (SA. 1, 5, 7, 9) 常夜灯
2	ボラード灯A2 (SA. 2, 4, 6, 8) 限夜灯
3	ボラード灯B1 (SB. 1, 3, 5, 7, 9) 常夜灯
4	ボラード灯B2 (SB. 2, 4, 6, 8) 限夜灯
5	予備
6	予備
回路番号（弱電）	
F	スピーカー-SS1

※電源ケーブルの分岐は合成樹脂モールドジョイントで行うこと。


平成 30年度	
ひろばB整備工事	
電気設備平面図-2	30 業 全
縮尺	39
宝 塚 市	

ハンドホール-1

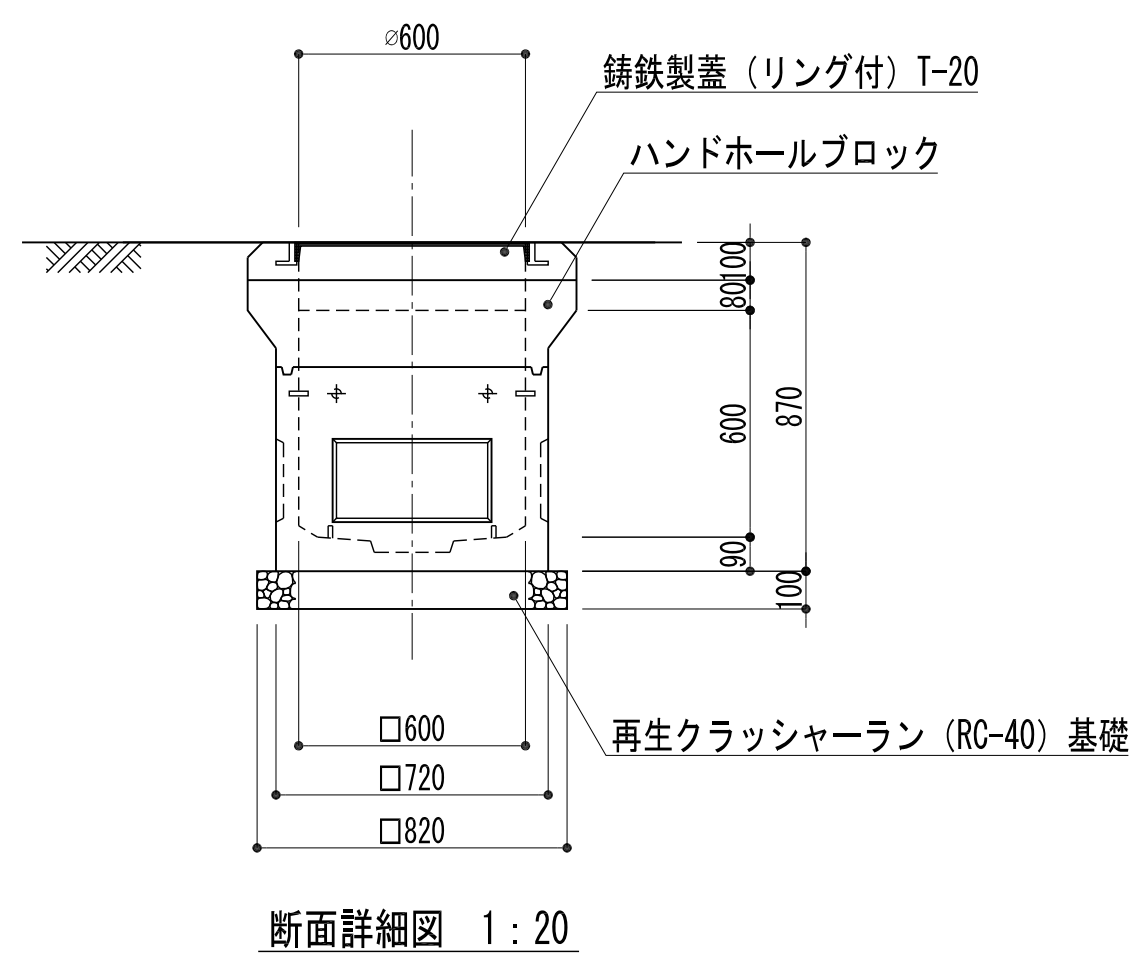

- ・ハンドホールは官庁営繕関係統一基準公共建築設備工事標準図（電気設備工事編）に準拠した製品とする。
- ・鉄蓋は簡易防水構造とし、鎖付とする。
- ・鉄蓋は防錆塗装製品とする。
- ・ハンドホール内はケーブル余長として、1巻確保する。


ハンドホール-2b

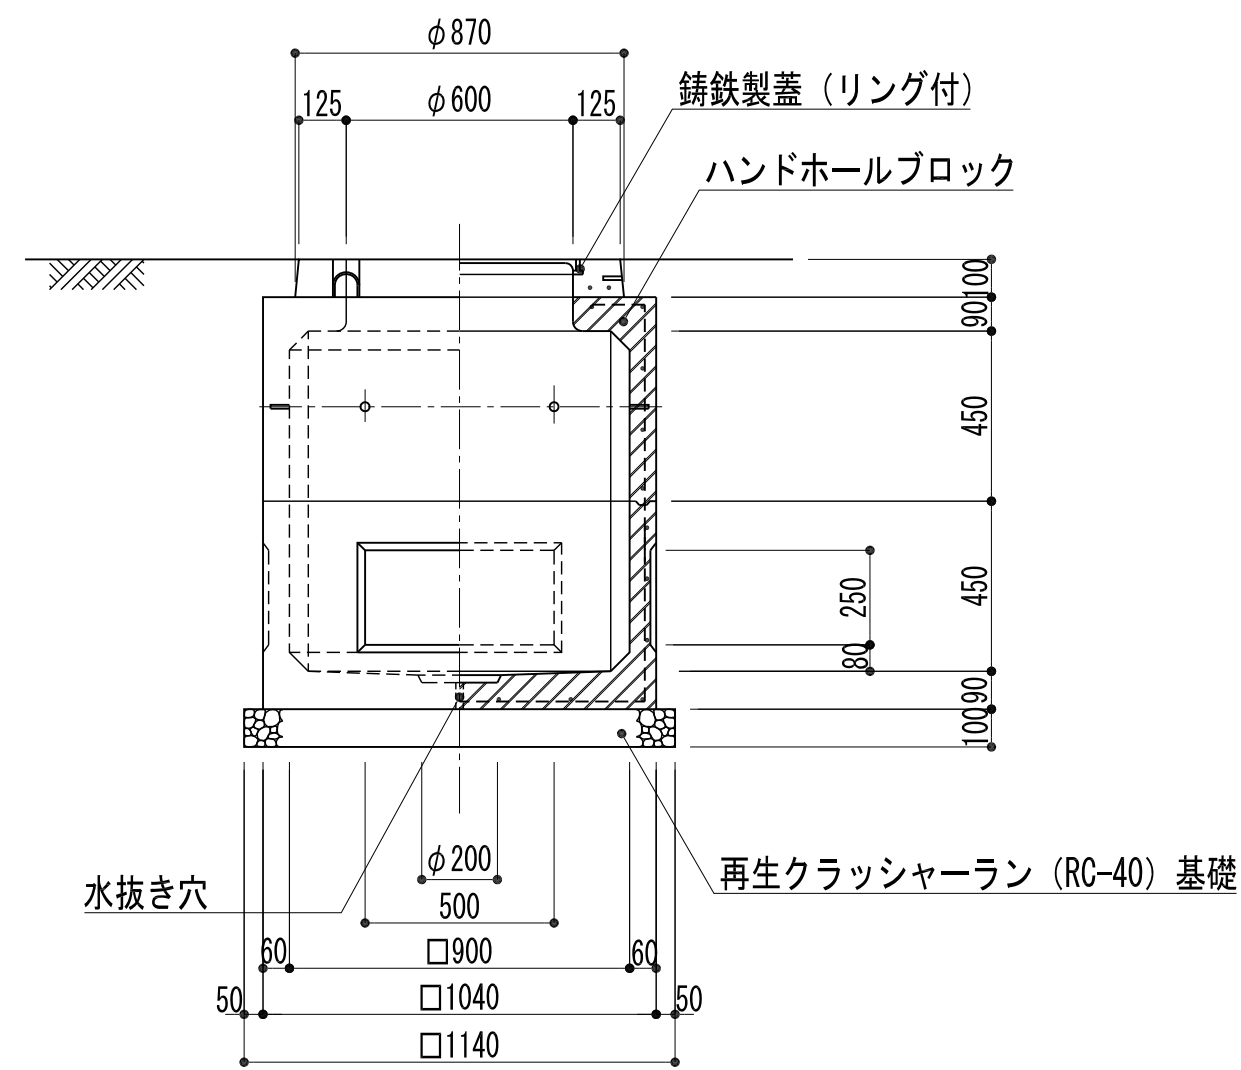

断面詳細図 1 : 20

- ・ハンドホールは官庁営繕関係統一基準公共建築設備工事標準図（電気設備工事編）に準拠した製品とする。
- ・鉄蓋は簡易防水構造とし、鎖付とする。
- ・鉄蓋は防錆塗装製品とする。
- ・ハンドホール内はケーブル余長として、1巻確保する。
- ・HH-2bは、鋳鉄製蓋（リング付 T-20）セパレーター付きとする。


ハンドホール-3b

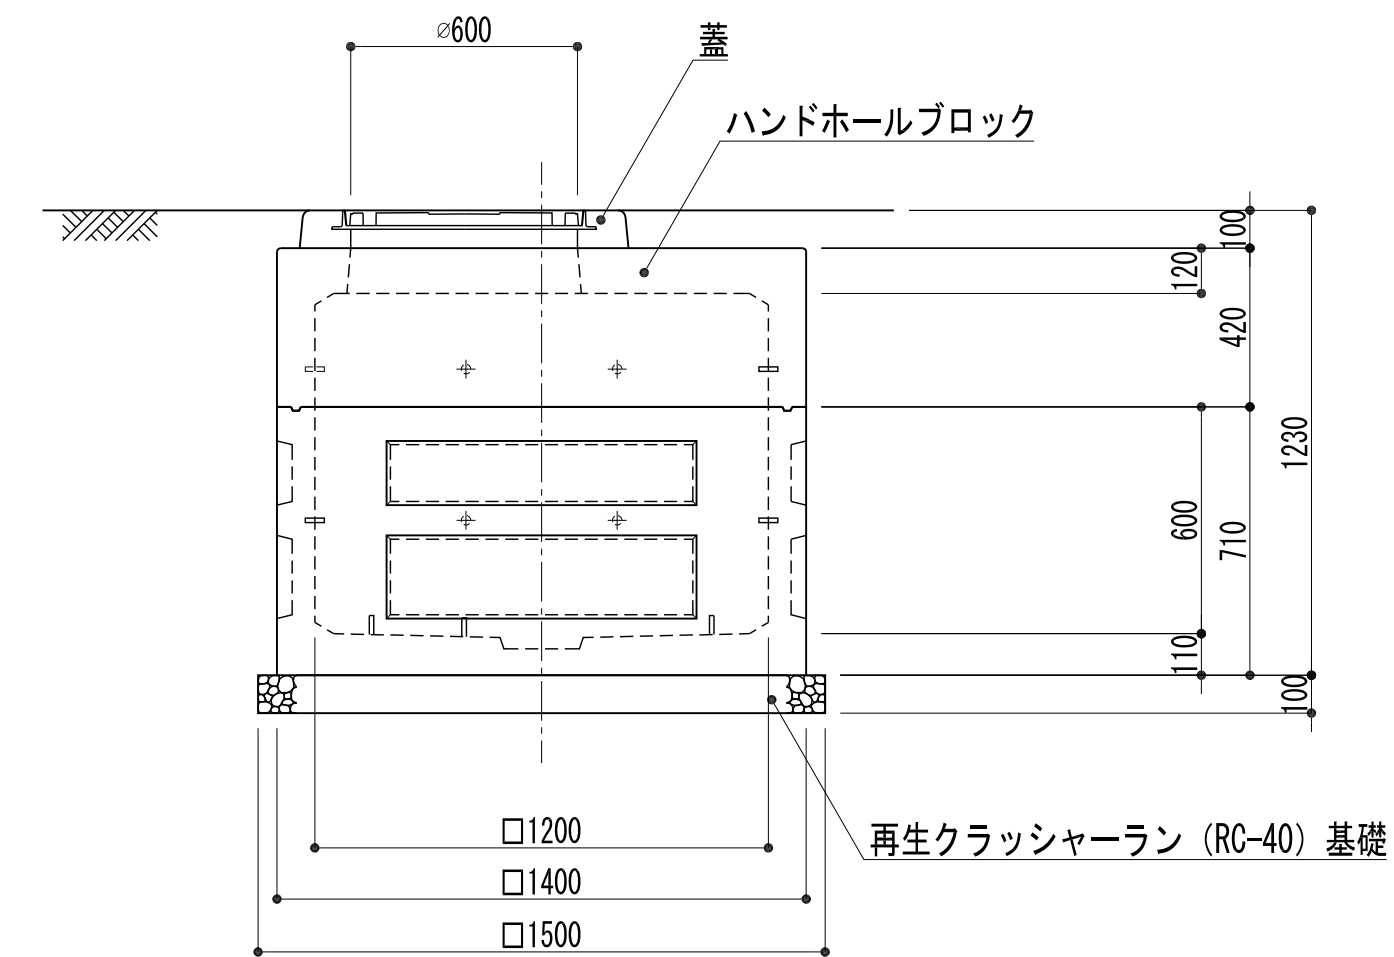

断面詳細図 1 : 20

- ・ハンドホールは官庁営繕関係統一基準公共建築設備工事標準図（電気設備工事編）に準拠した製品とする。
- ・鉄蓋は簡易防水構造とし、鎖付とする。
- ・鉄蓋は防錆塗装製品とする。
- ・ハンドホール内はケーブル余長として、1巻確保する。
- ・HH-3bは、鑄鉄鉄蓋（リング付 T-20）セパレーター付きとする。


ソーラー照明灯移設

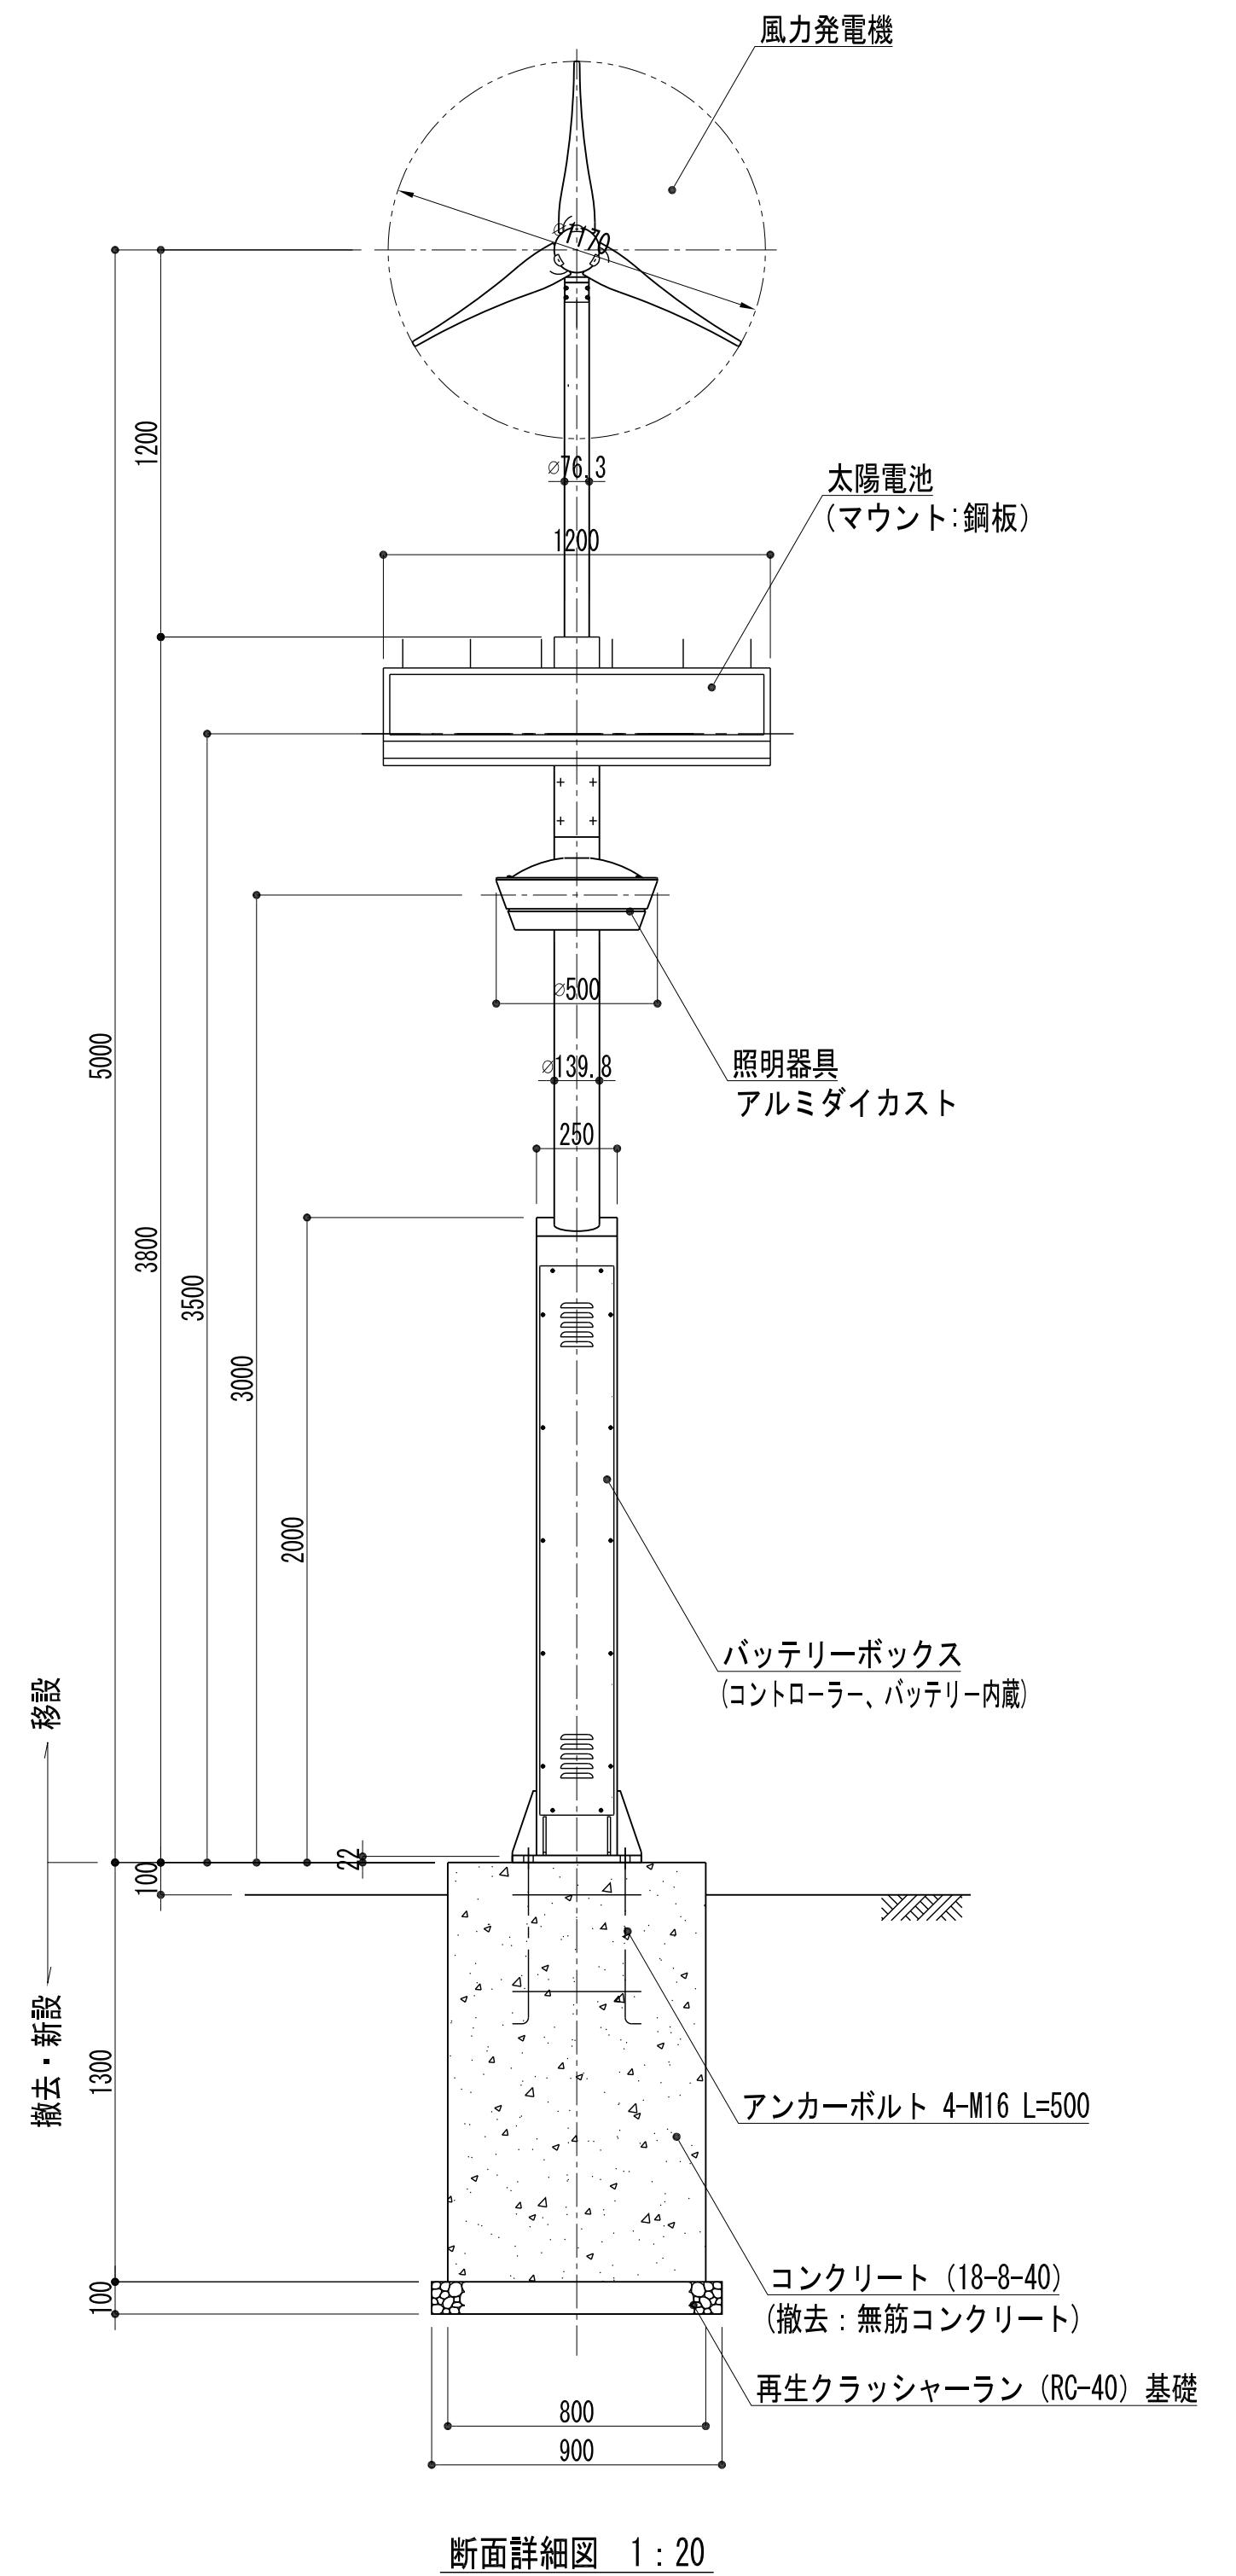

断面詳細図 1 : 20


平成 30年度		
ひろはB整備工事		
電気設備詳細図-1	31	業 全
縮尺 図 示		39
宝 塚 市		

ボラード

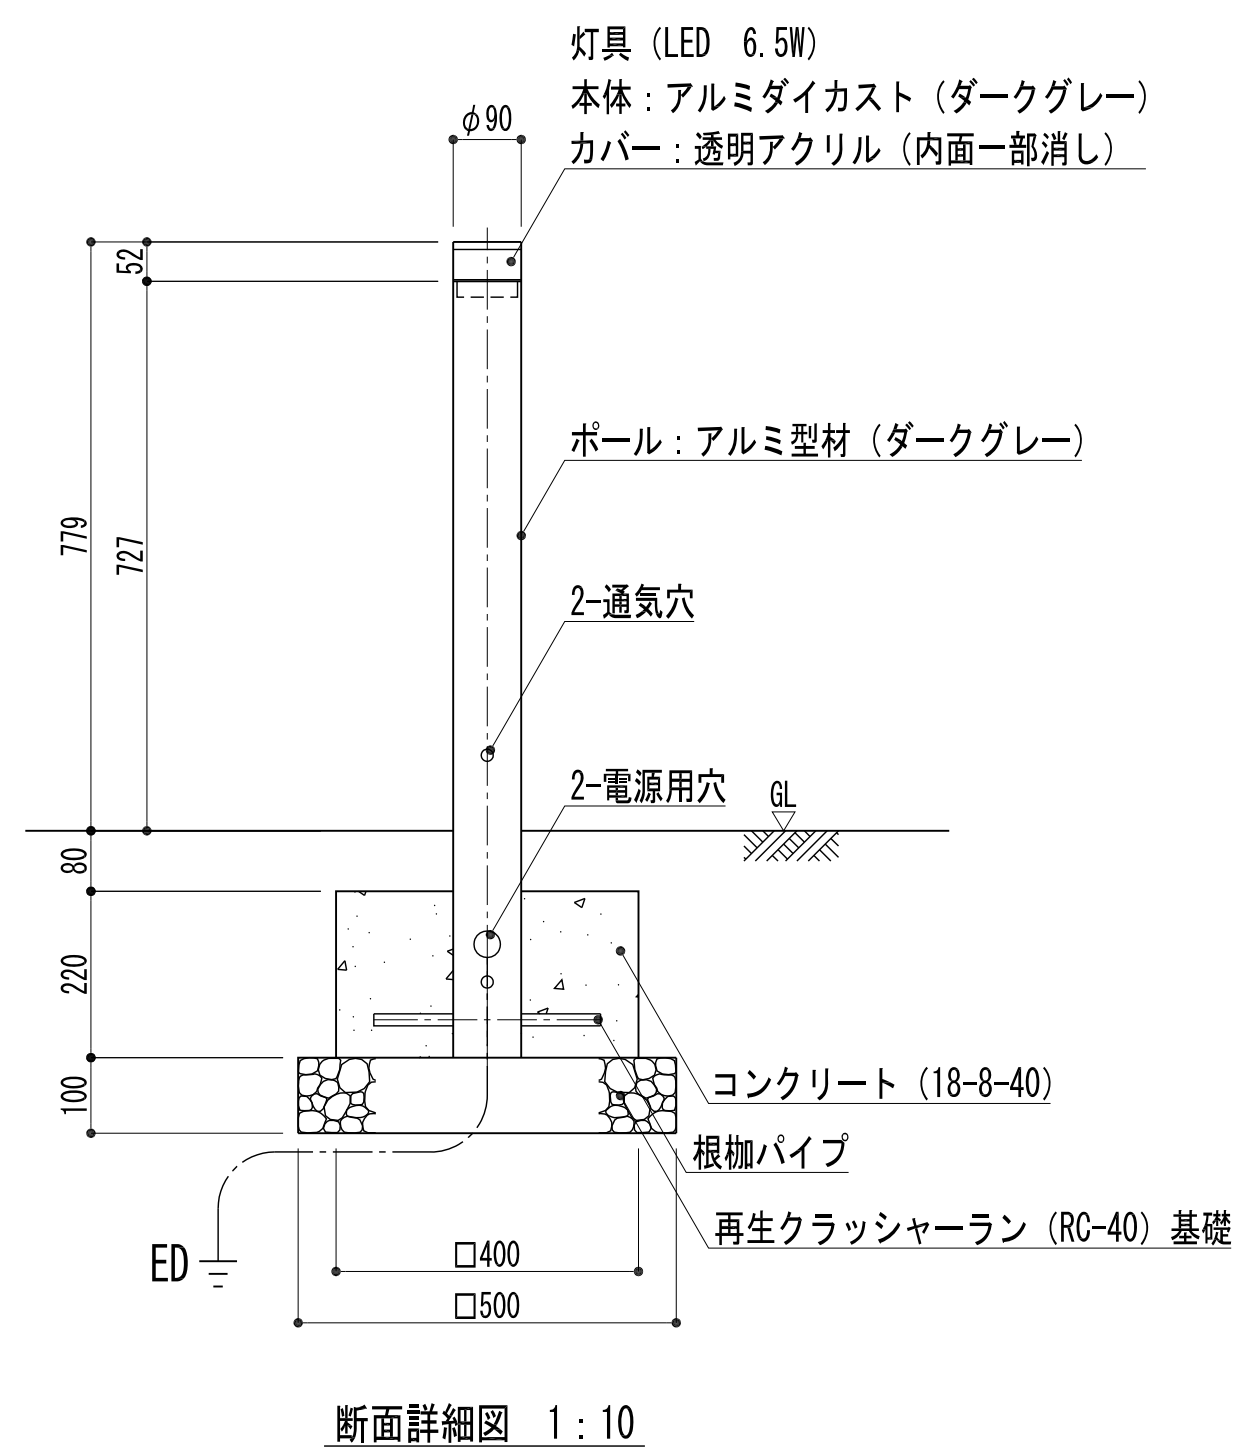


断面詳細図 1:10

電線管

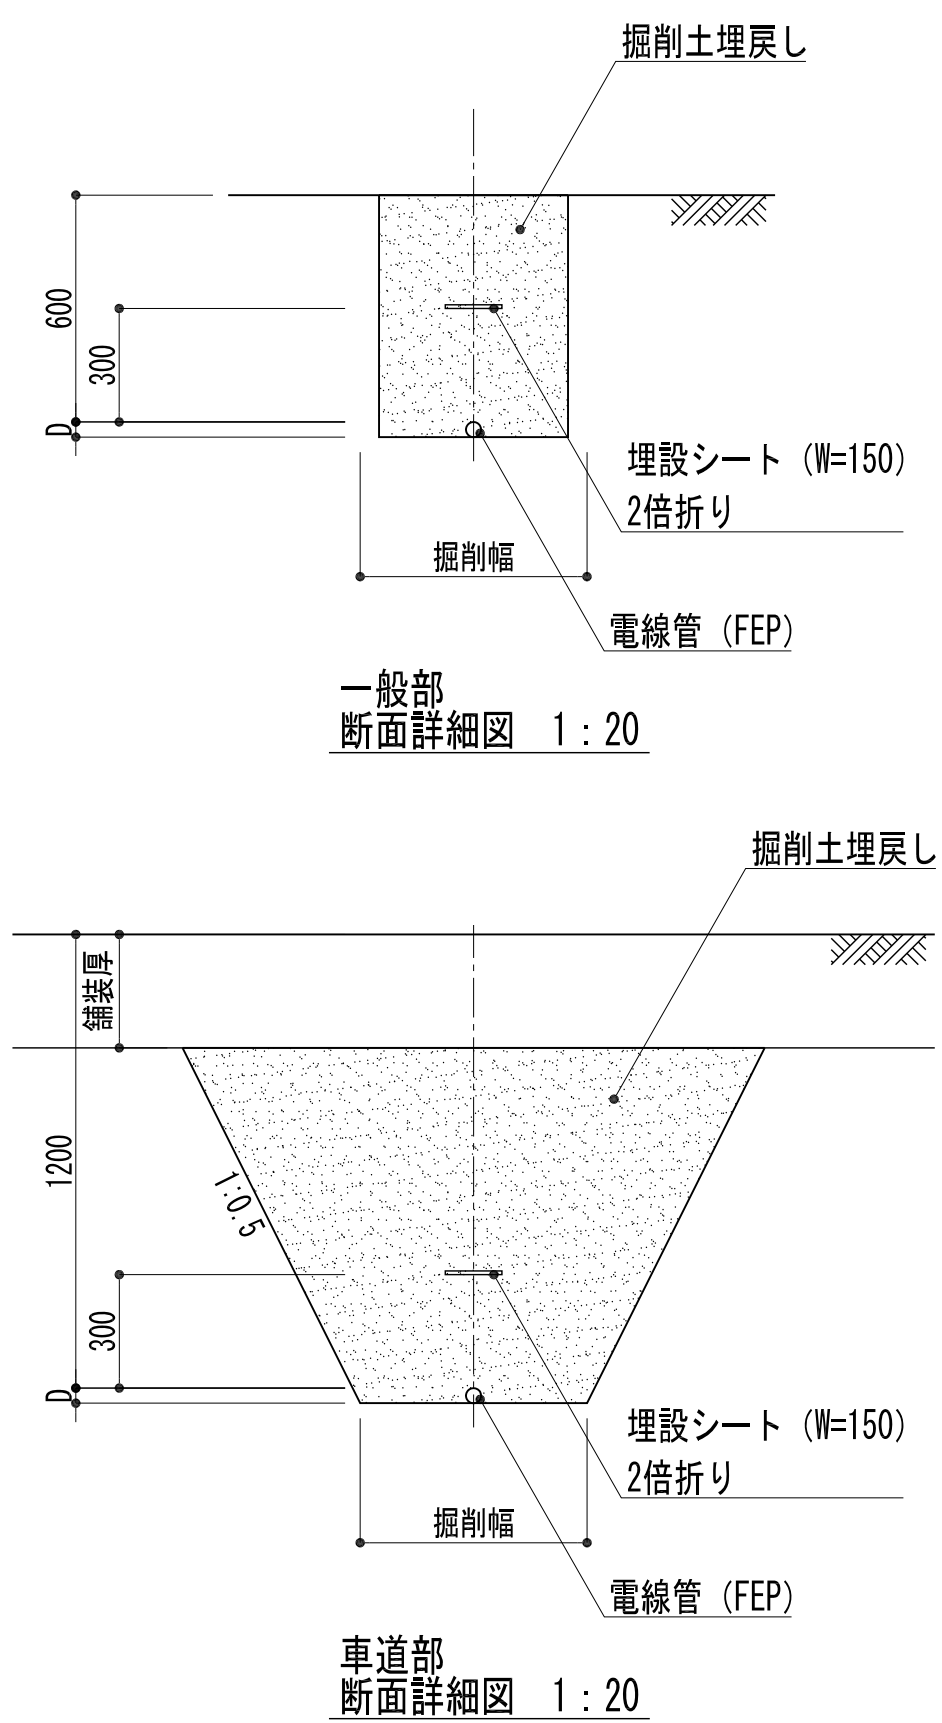


断面詳細図 1:20

埋設標

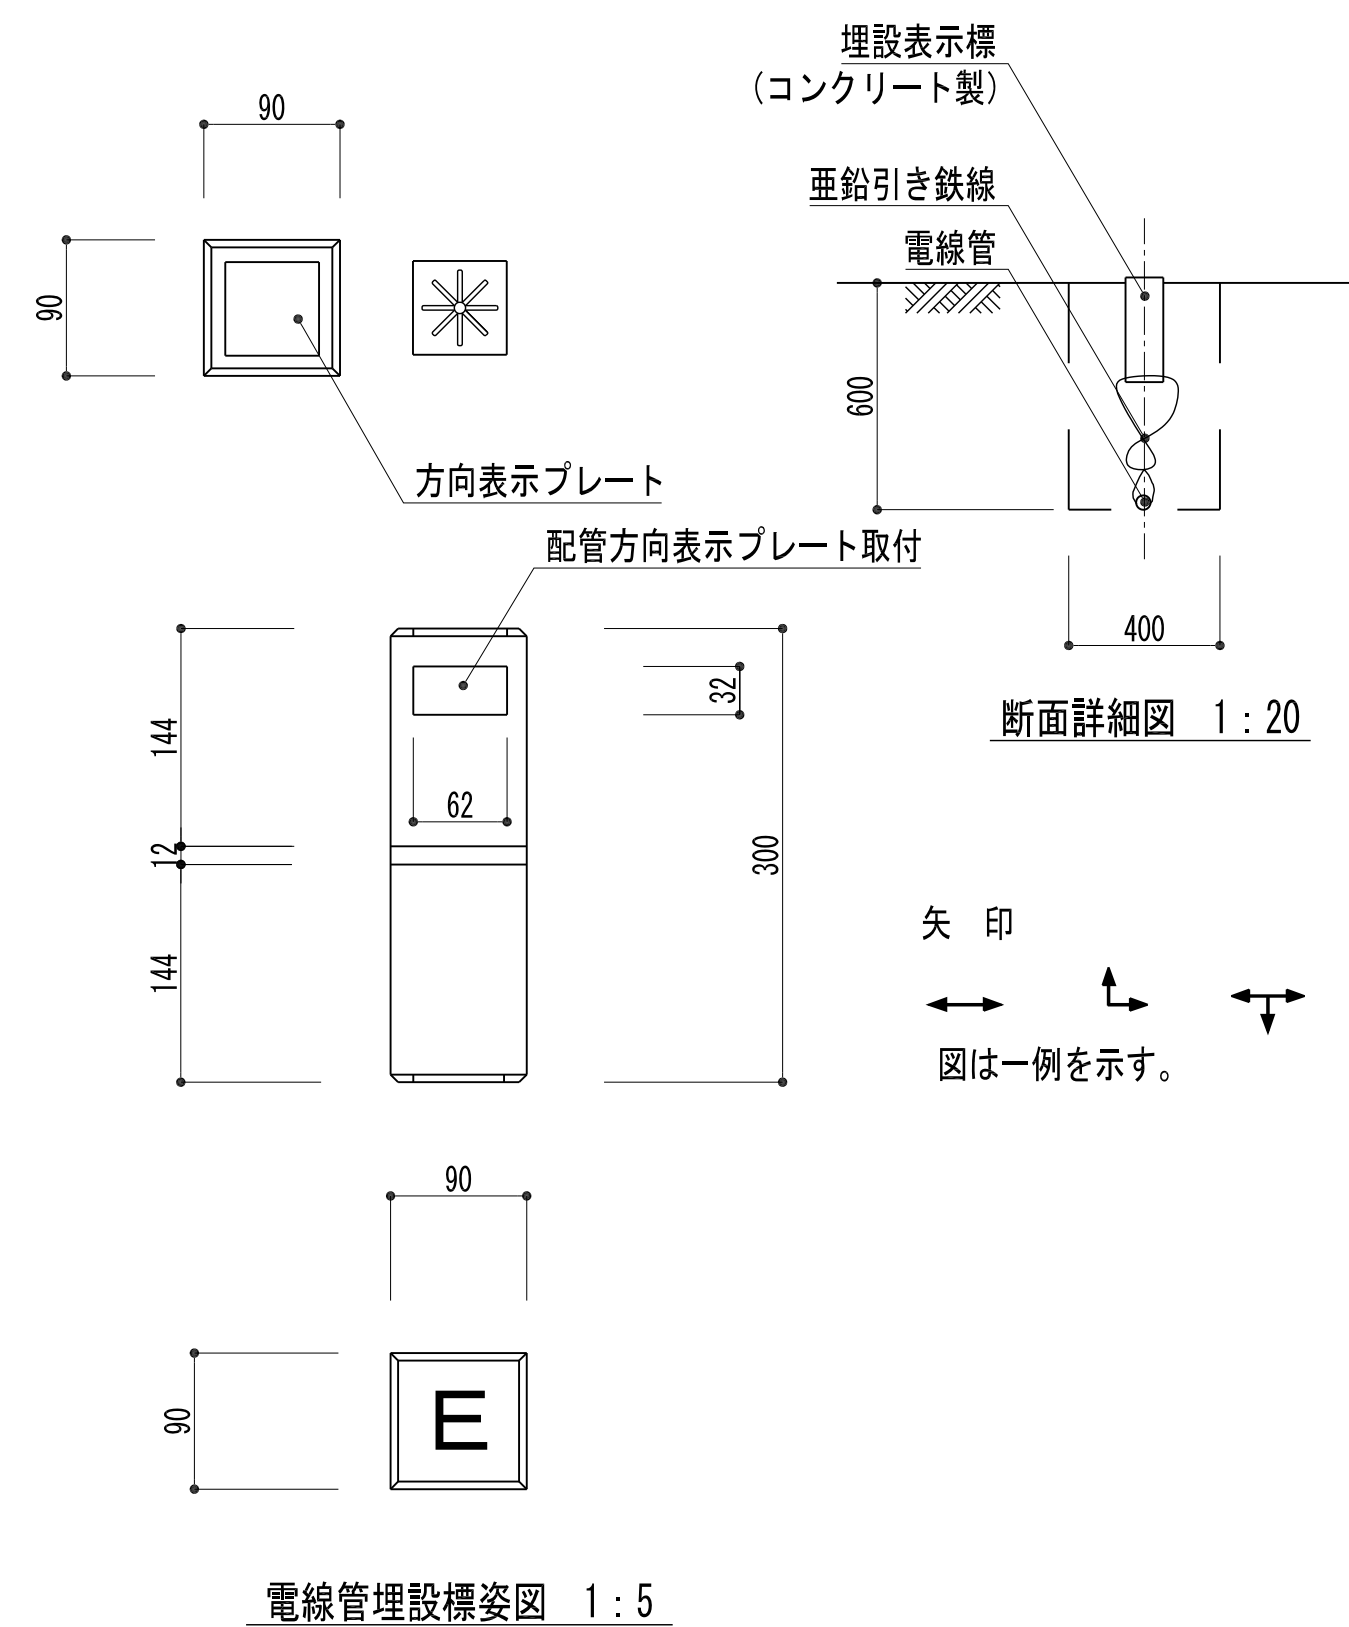

電線管埋設標姿図 1:5

スピーカー

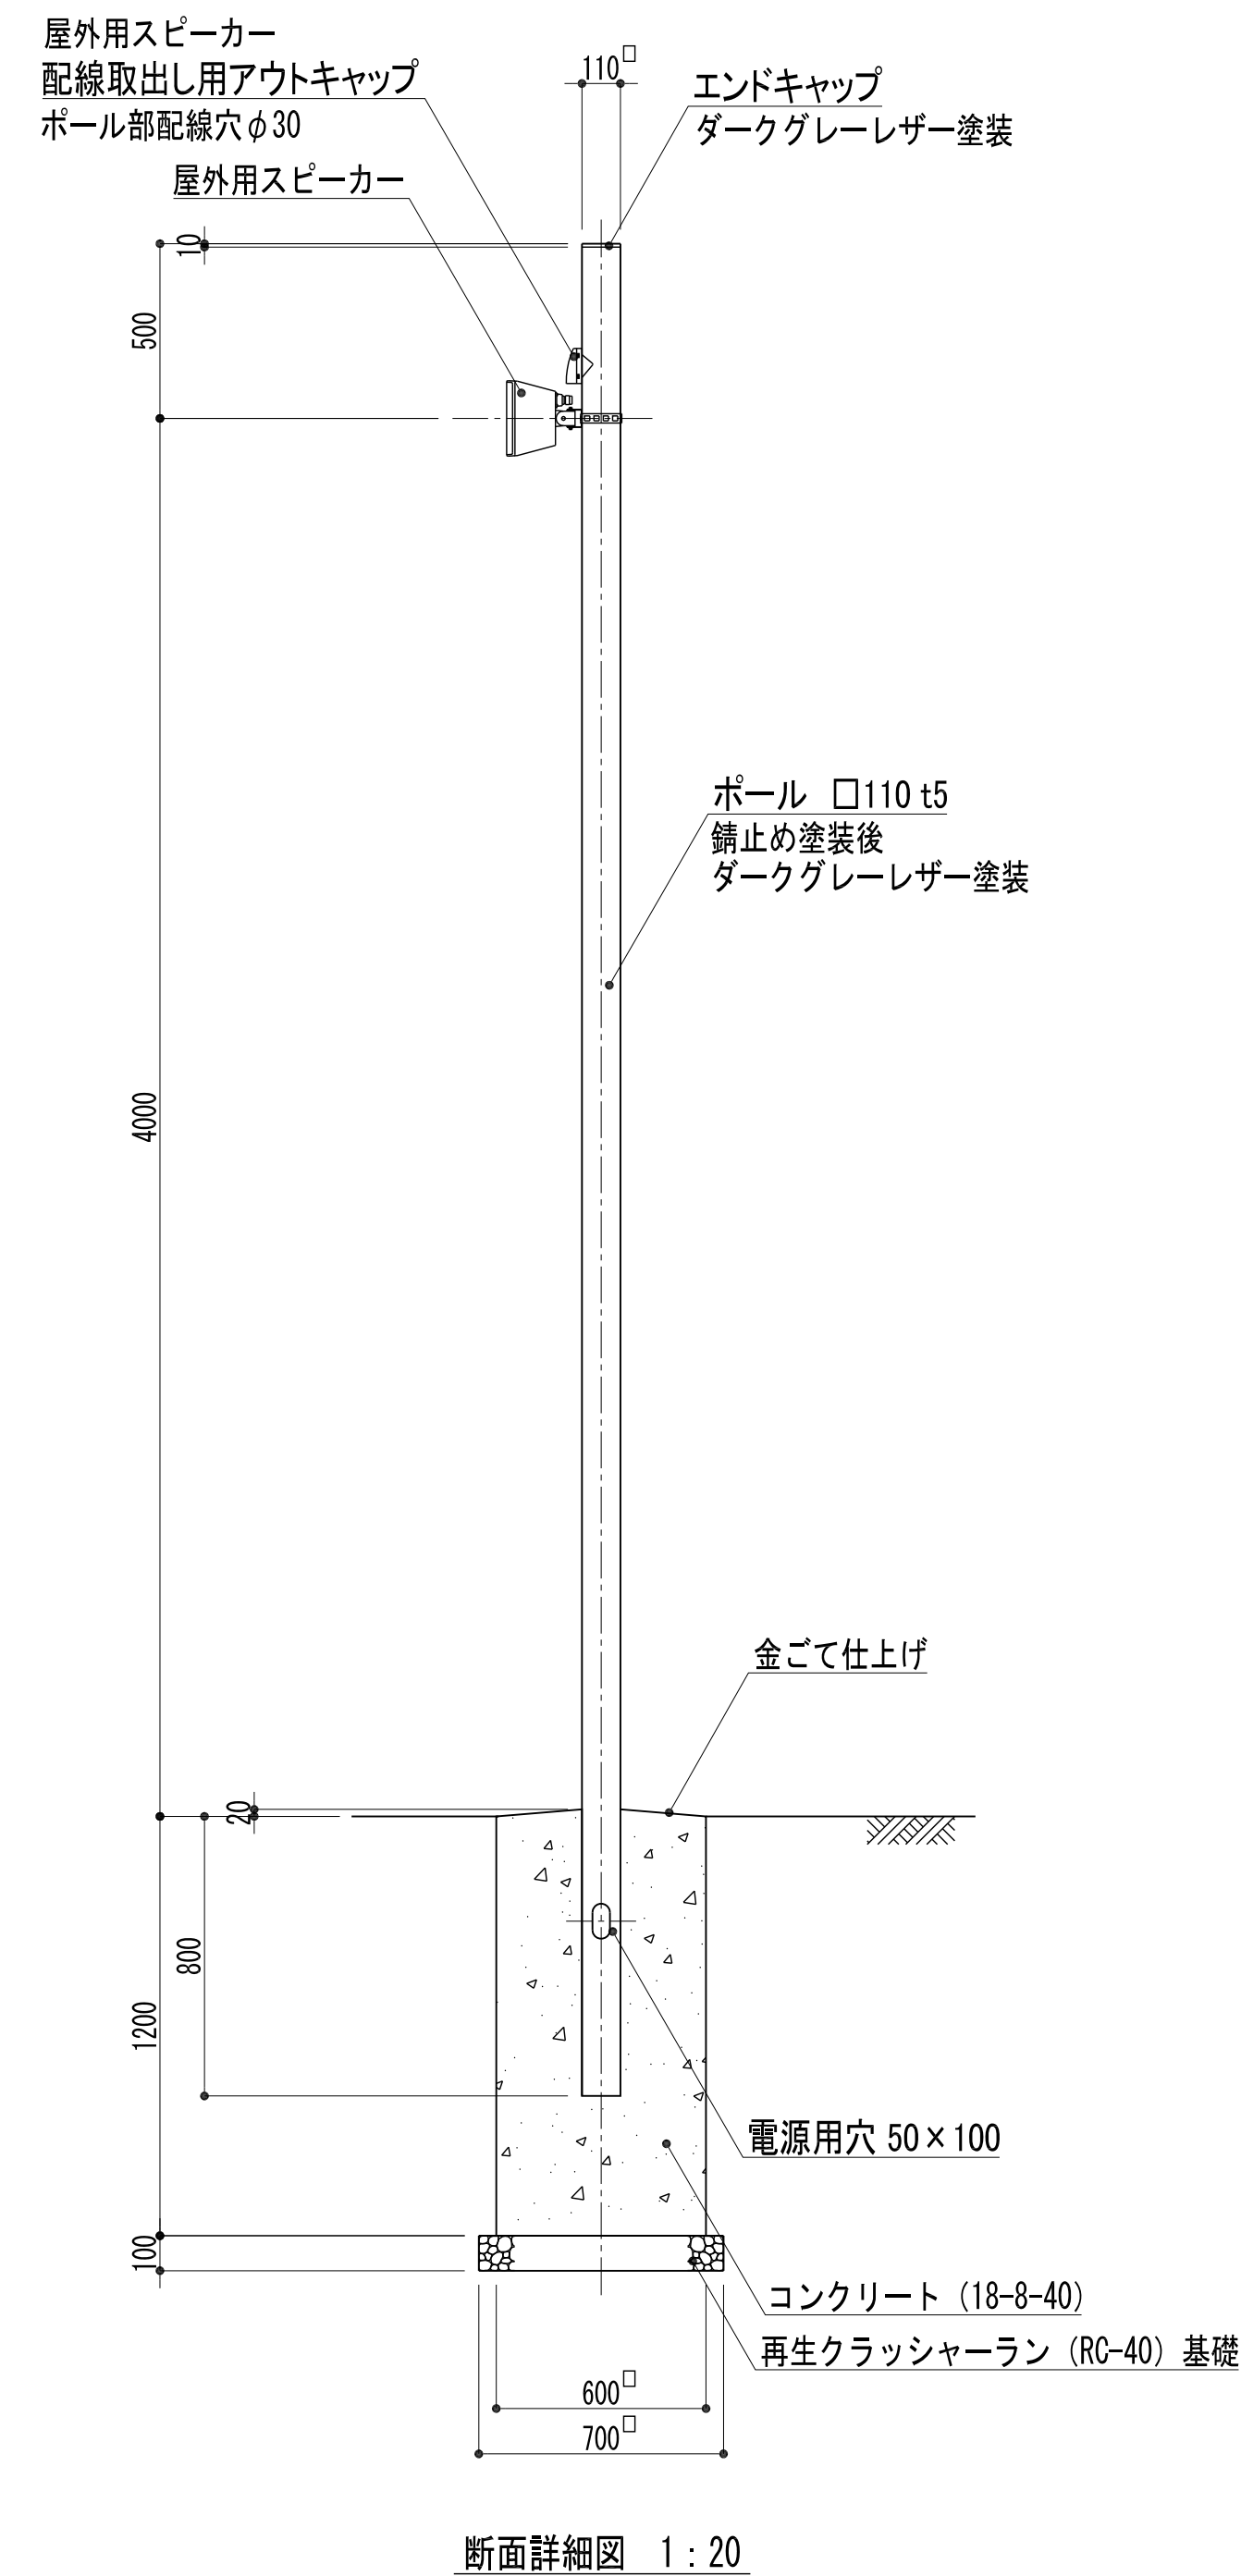


- コンパクトスピーカー 屋外用
5 W以上設定時：L級－消防法規定の測定で92 d B（A）以上
(3 W時：M級)
(1 W時：S級)
- 定格入力 15 W (670 Ω) , 5 W (2 k Ω) ,
3 W (3.3 k Ω) , 1 W (10 k Ω)
出力音圧レベル 半自由音場：87 d B (1 W, 1 m)
周波数特性 半自由音場：85 H z ~ 20 k H z (－10 d B)
指向角 水平：90°、垂直：90°
スピーカー 10 c mコーン型、バランスドームツイーター
その他 防水性能：I P X3、エンクロージャ：黒、バンド付
塗装可能な部位はすべてダークグレーレザー塗装とすること



■アウトキャップ (89・113用)

品 番	色 調	呼 び	R
DDT222H	ダークグレー	φ89用	33.35


分電盤 (ひろばB北、ひろばB南)

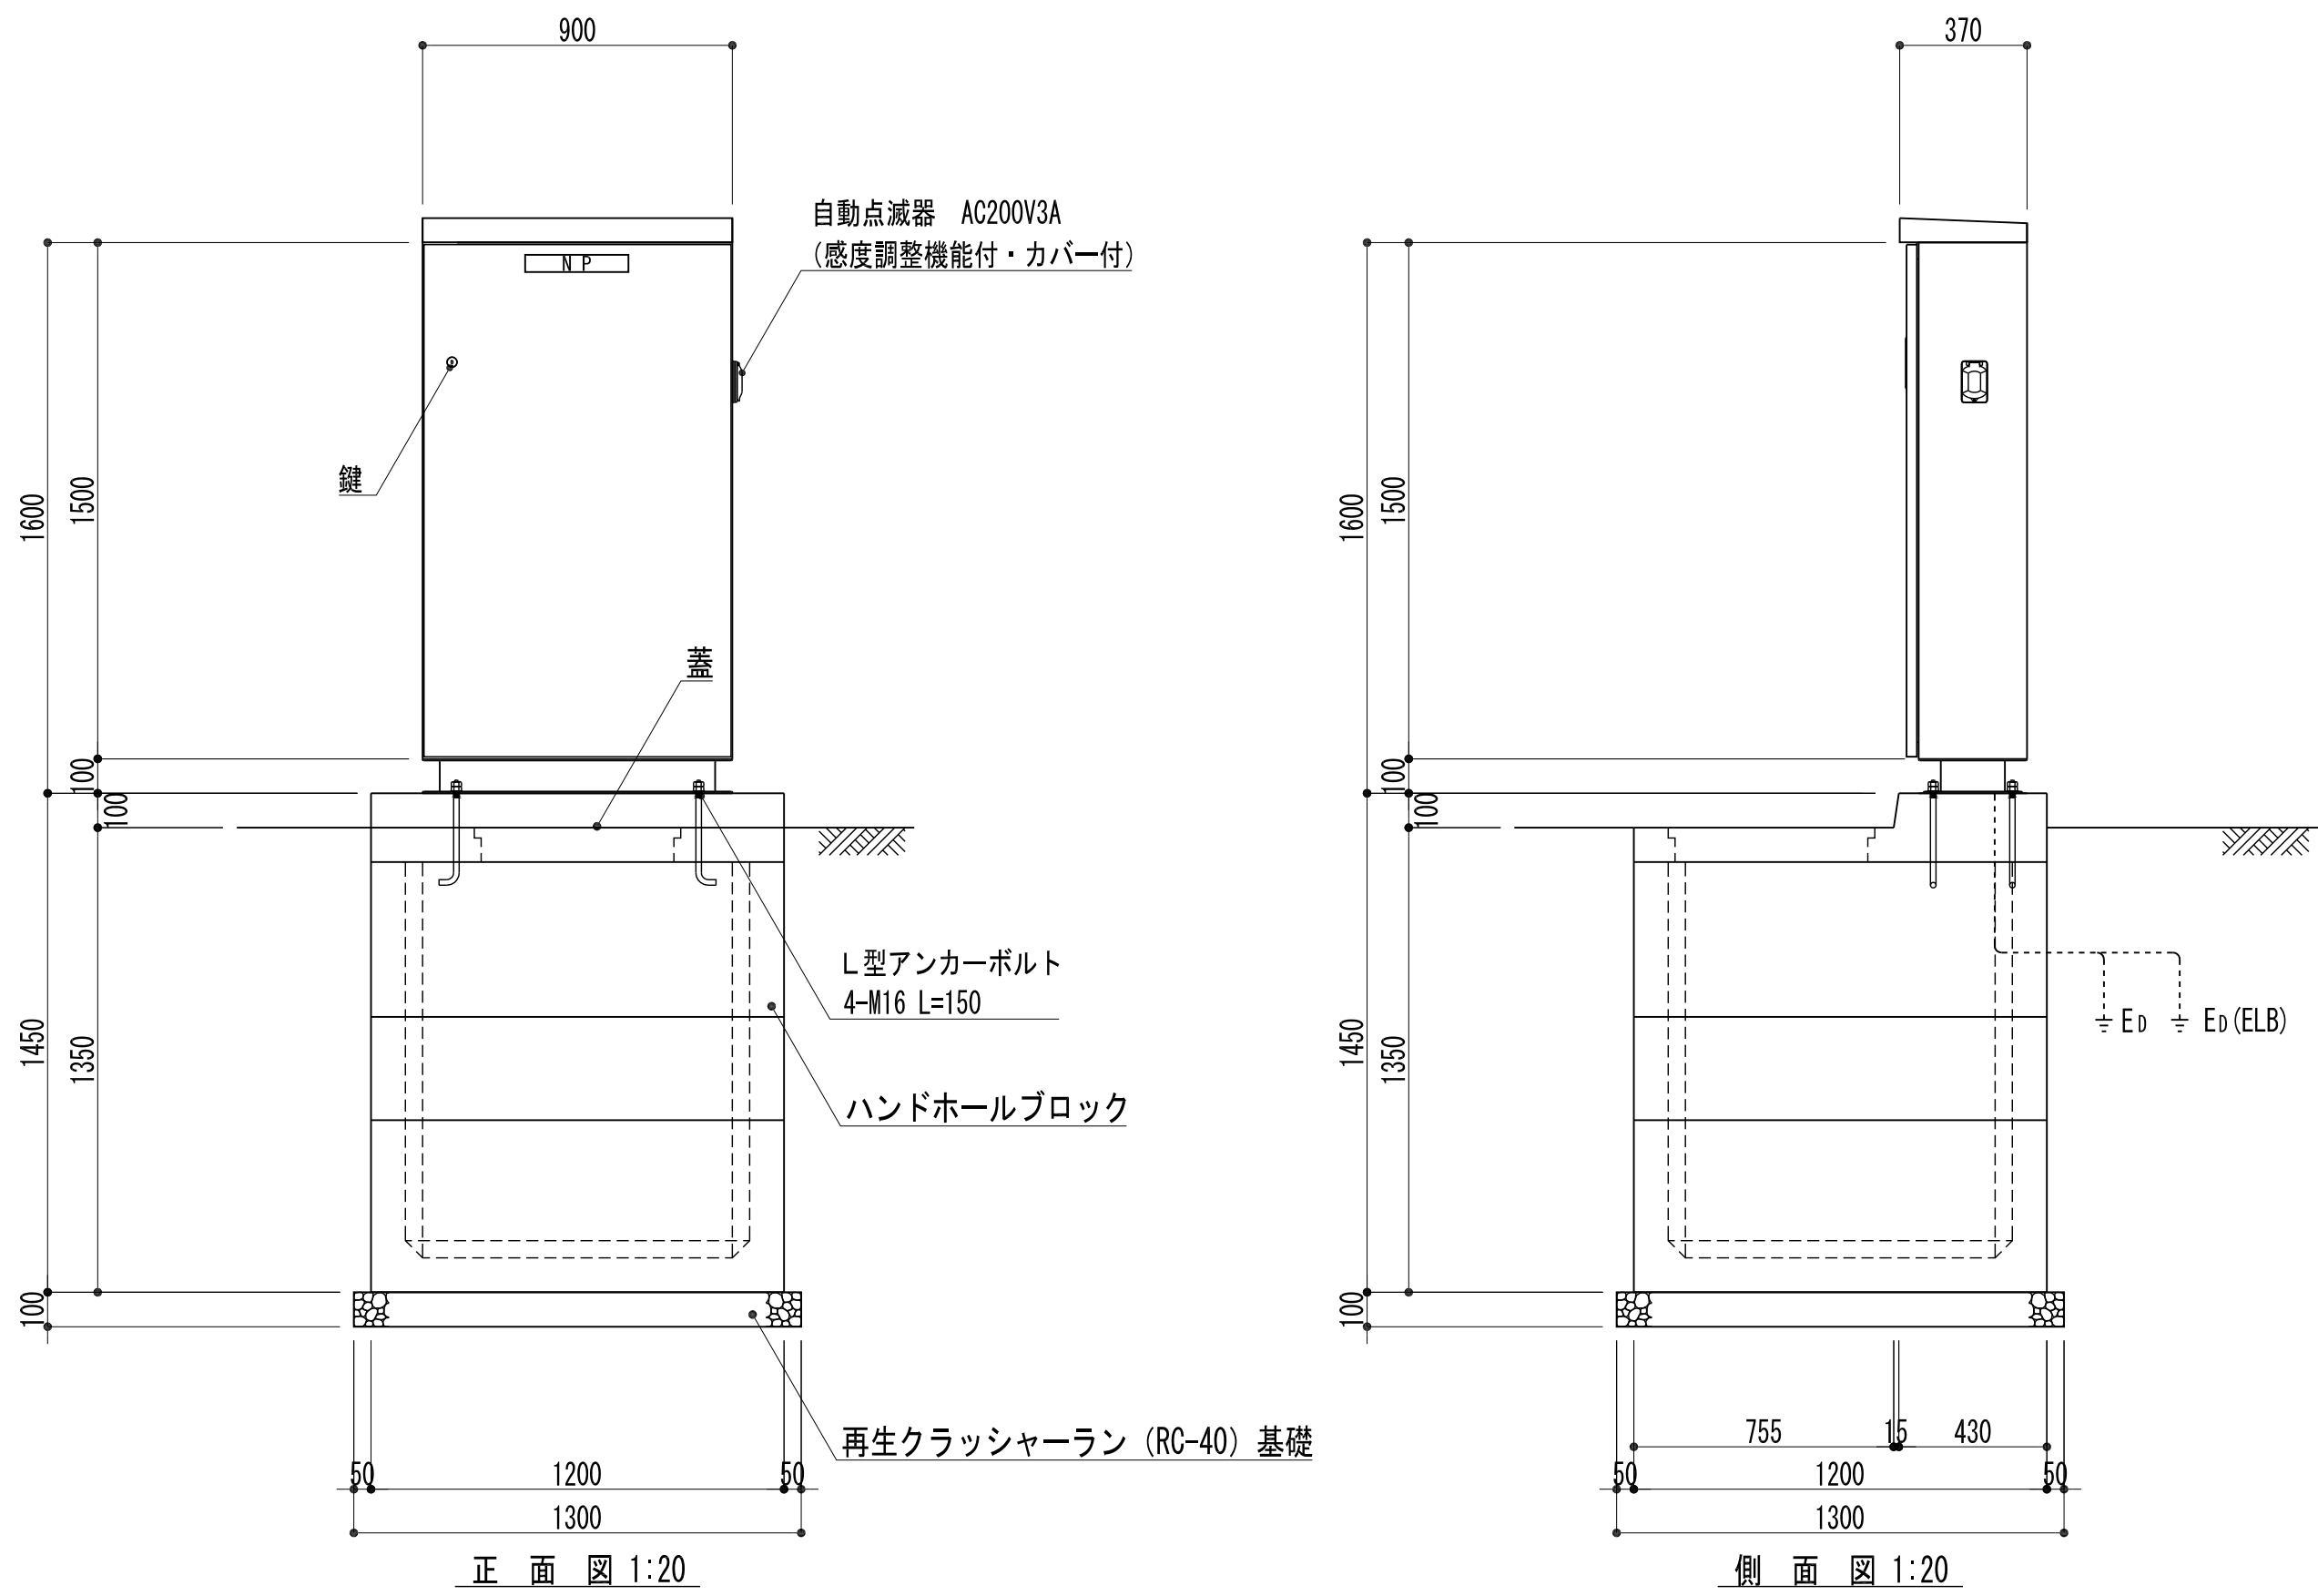

盤結線図 (ひろばB北)

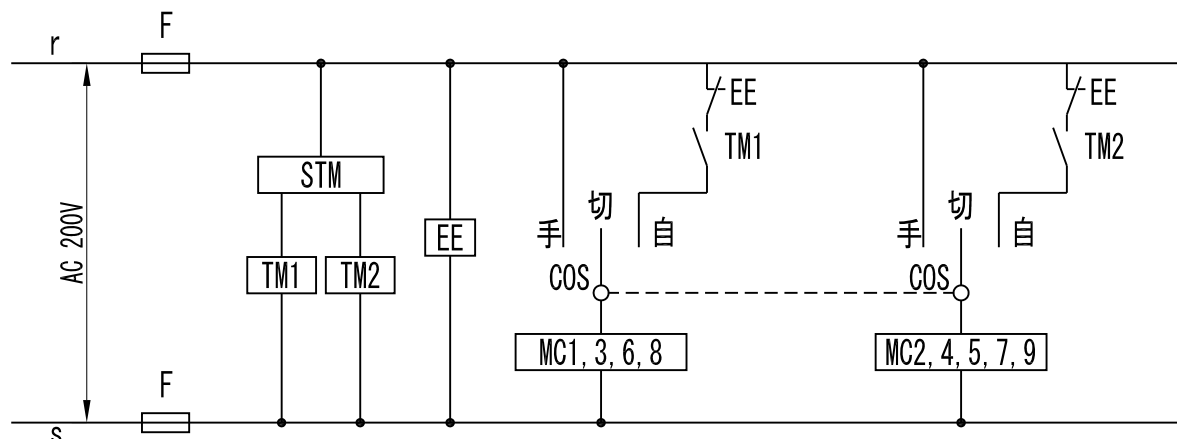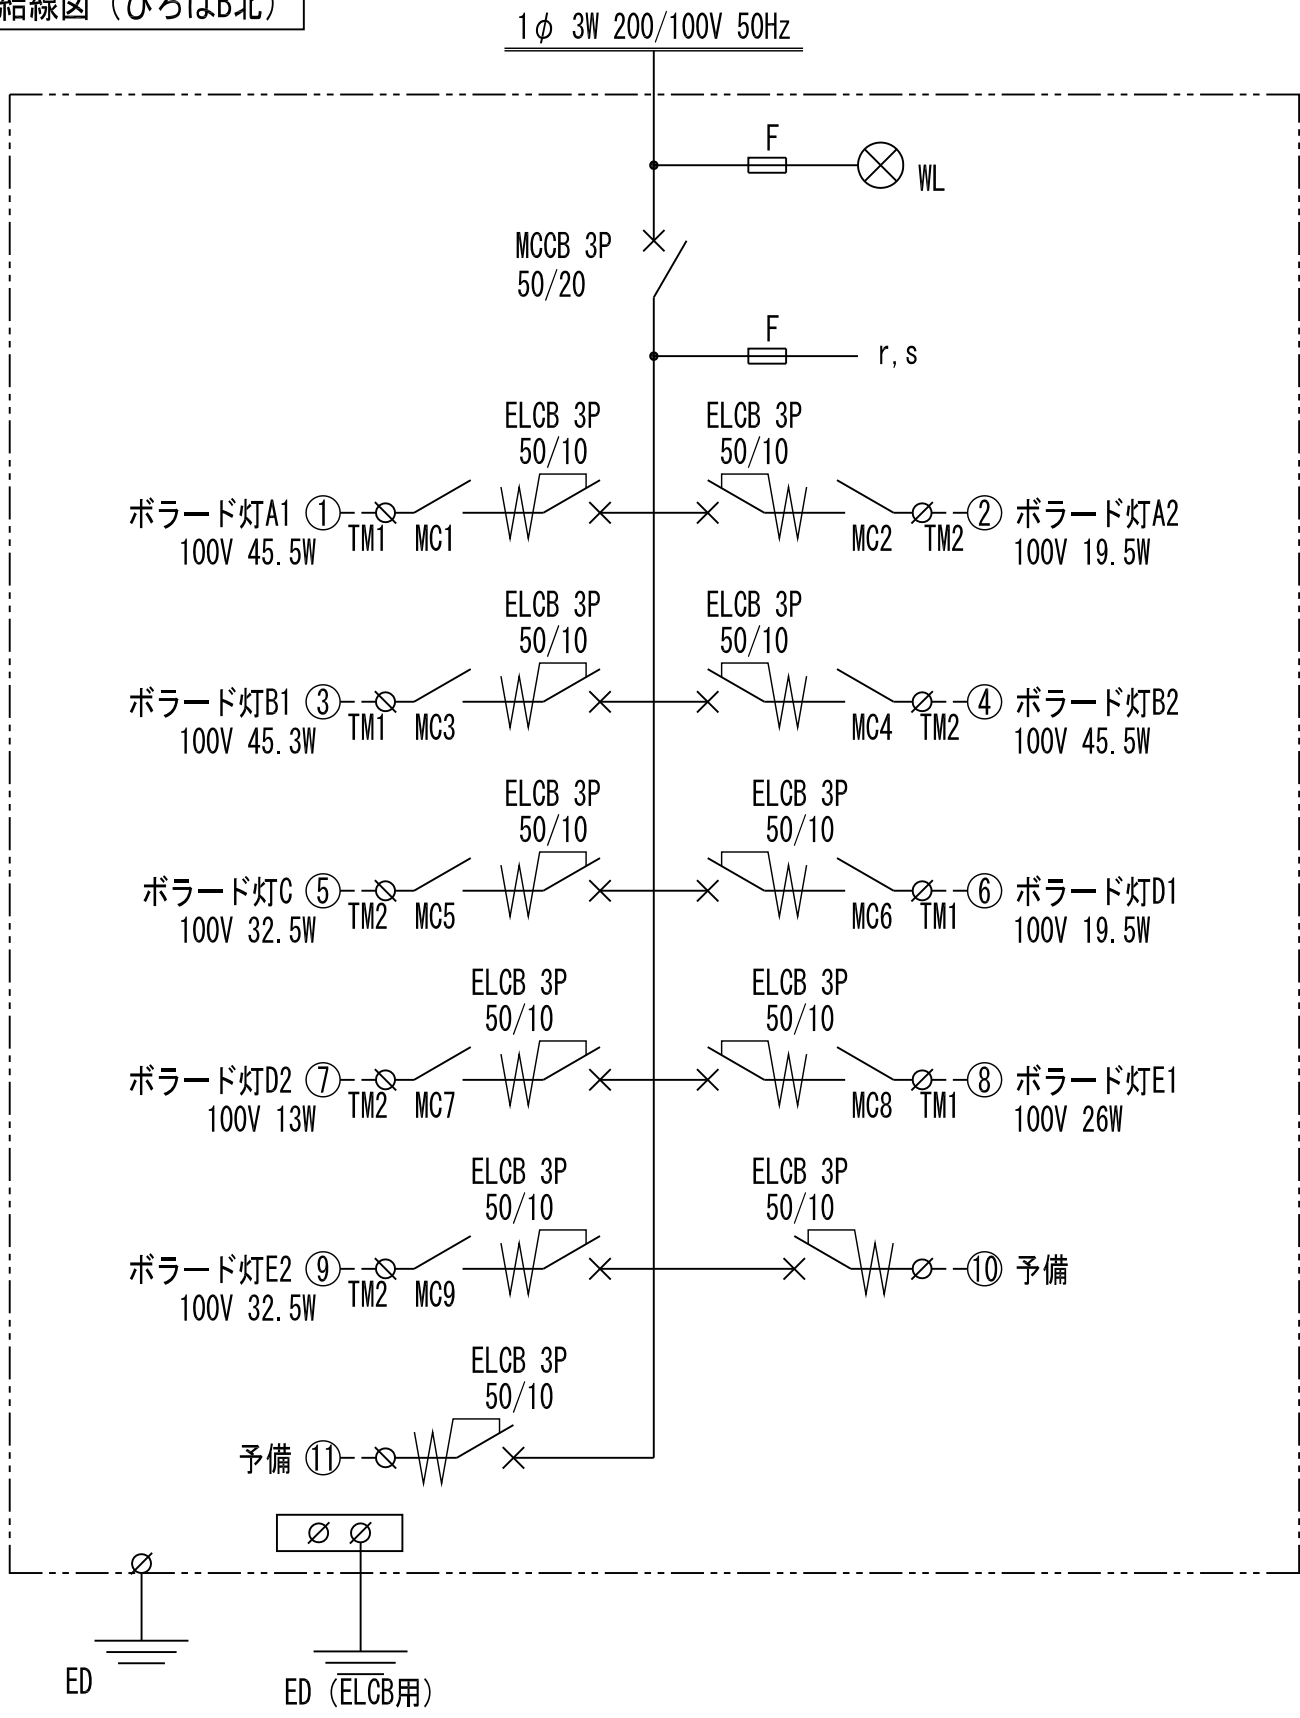

盤結線図 (ひろばB南)

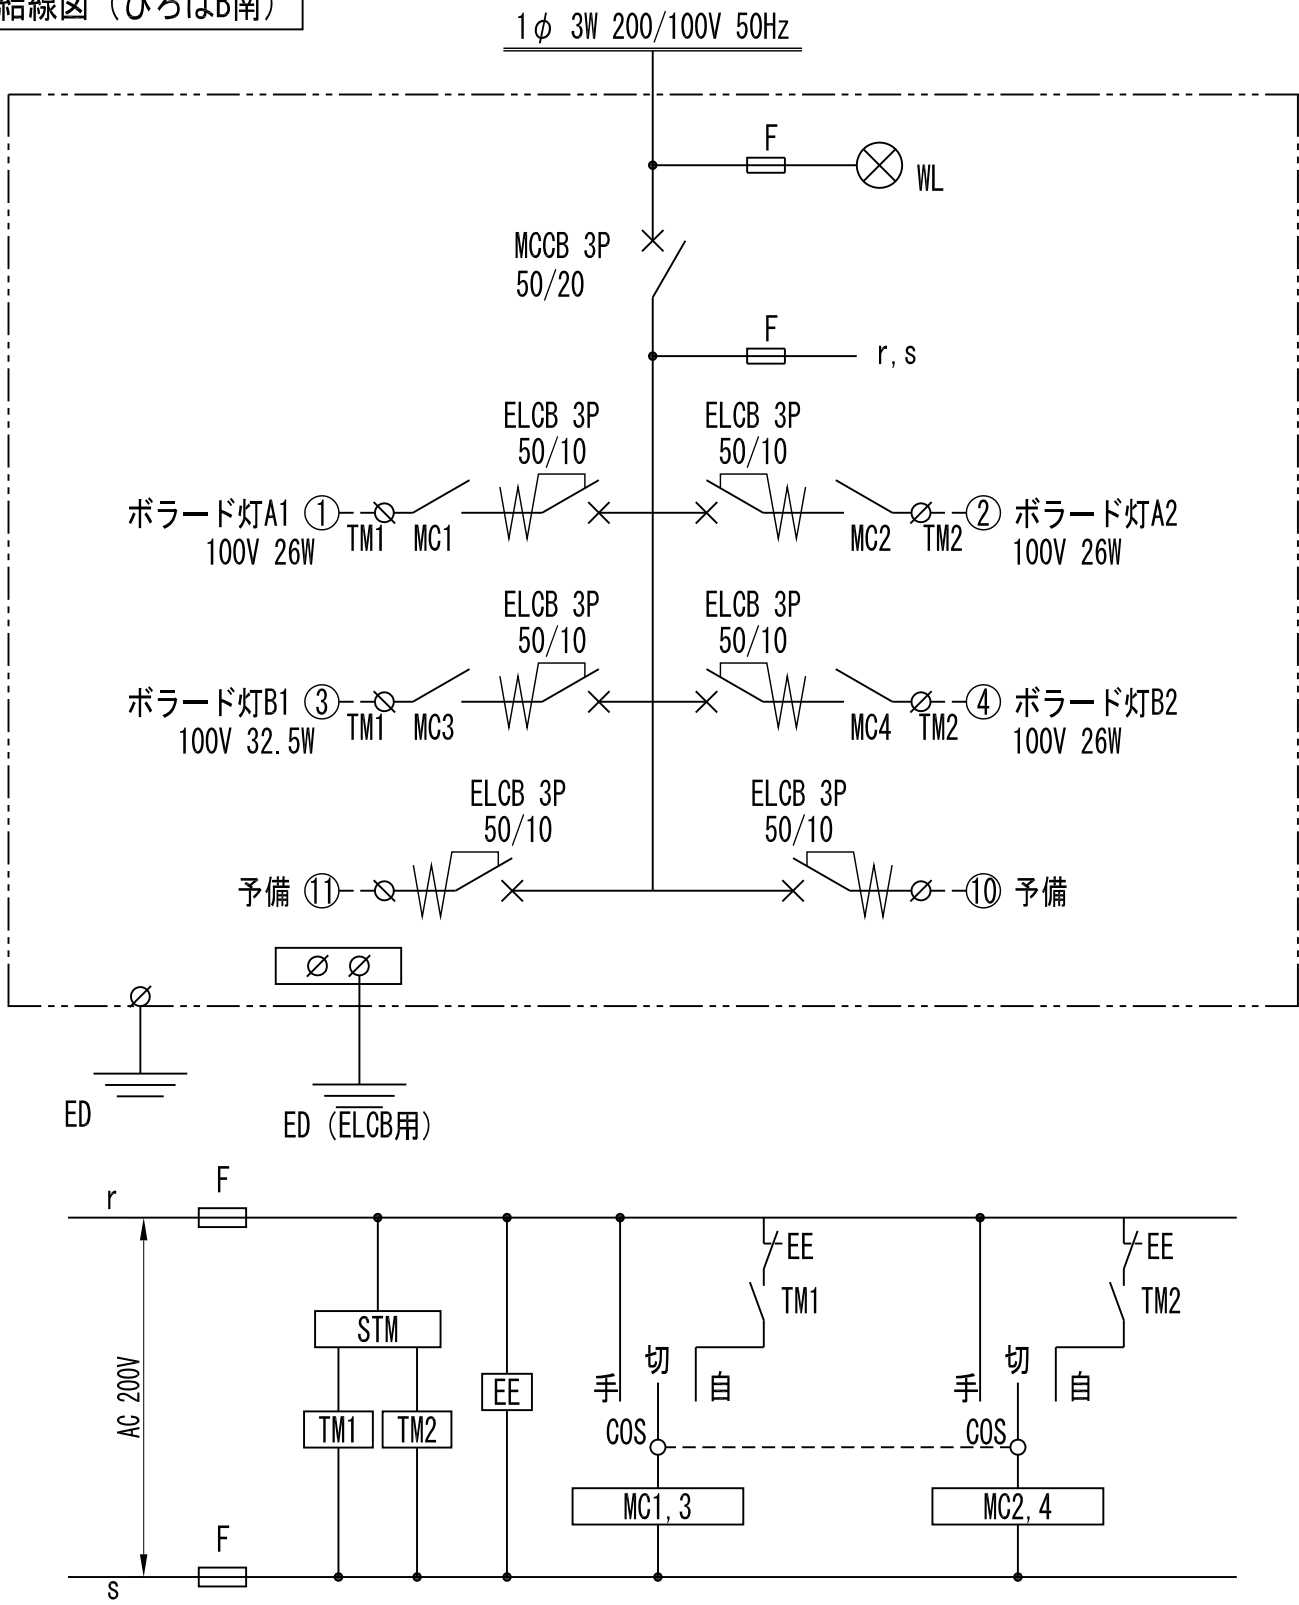

タイマー設定 (例)

- TM1 10:00 入 ~ 21:00 切
TM2 10:00 入 ~ 日 出 切
・ボラード灯は、タイマー入且つ
EEスイッチの入力信号で点灯する。

名 称

N P 動力・電灯分電盤

構造	屋外防水・自立型
板 厚	扉 3.2 t 筐 体 2.3 t
中 板	2.3 t


- ・塗装は防錆処理のうえ、メラミン樹脂焼付け塗装仕上げ
(指定色：ダークグレー)とする。
・扉の鍵はワールドロックHL-30またはHL-40とする。
・コンクリート基礎の表面はテーパーをつけること。

平成 30年度	
ひろばB整備工事	
電気設備詳細図-2	32 業 全
縮尺 図 示	39
宝 塚 市	


配線表

43.69m		27	25.11m		52	6.93m		
1	EM-QE5.5°-20°EM-1E1.6既設	A	EM-QE5.5°-20°EM-1E1.6	30	B	EM-QE5.5°-20°EM-1E1.6	30	
33.00m		B	EM-QE5.5°-20°EM-1E1.6	30	53	5.06m		
1	EM-QE5.5°-20°EM-1E1.6既設	28	22.45m		B	EM-QE5.5°-20°EM-1E1.6	30	
3	22.40m		A	EM-QE5.5°-20°EM-1E1.6	30	54	5.06m	
1	EM-QE5.5°-20°EM-1E1.6	30	29	18.01m		B	EM-QE5.5°-20°EM-1E1.6	30
4	15.46m		A	EM-QE5.5°-20°EM-1E1.6	30	55	7.48m	
1	EM-QE5.5°-20°EM-1E1.6	30	30	54.73m		B	EM-QE5.5°-20°EM-1E1.6	30
5	5.03m		A	EM-QE5.5°-20°EM-1E1.6	30	56	6.80m	
1	EM-QE5.5°-20°EM-1E1.6	30	31	2.10m		B	EM-QE5.5°-20°EM-1E1.6	30
6	2.18m		A	EM-QE5.5°-20°EM-1E1.6	30	57	6.80m	
1	EM-QE5.5°-20°EM-1E1.6	30	32	18.01m		B	EM-QE5.5°-20°EM-1E1.6	30
7	7.57m		A	EM-QE5.5°-20°EM-1E1.6	30	58	6.73m	
1	EM-QE5.5°-20°EM-1E1.6	30	33	33.60m		B	EM-QE5.5°-20°EM-1E1.6	30
8	7.57m		A	EM-QE5.5°-20°EM-1E1.6	30	59	5.06m	
1	EM-QE5.5°-20°EM-1E1.6	30	34	2.10m		B	EM-QE5.5°-20°EM-1E1.6	30
9	7.57m		A	EM-QE5.5°-20°EM-1E1.6	30	A	125.00m	
1	EM-QE5.5°-20°EM-1E1.6	30	35	18.01m		1	G150/125 2芯	既設管利用
10	17.35m		A	EM-QE5.5°-20°EM-1E1.6	30	2	G150/125 2芯	
1	EM-QE5.5°-20°EM-1E1.6	30	36	18.01m		3	G150/125 2芯	
11	11.16m		A	EM-QE5.5°-20°EM-1E1.6	30	B	26.37m	
1	EM-QE5.5°-20°EM-1E1.6	30	37	50.40m		1	G150/125 2芯	40
12	5.39m		A	EM-QE5.5°-20°EM-1E1.6	30	2	G150/125 2芯	40
1	EM-QE5.5°-20°EM-1E1.6	30	38	2.35m		3	G150/125 2芯	40
13	7.57m		A	EM-QE5.5°-20°EM-1E1.6	30	C	15.56m	
1	EM-QE5.5°-20°EM-1E1.6	30	39	13.20m		3	G150/125 2芯	40
14	7.57m		B	EM-QE5.5°-20°EM-1E1.6	30	D	10.38m	
1	EM-QE5.5°-20°EM-1E1.6	30	40	1.32m		3	G150/125 2芯	40
15	7.57m		B	EM-QE5.5°-20°EM-1E1.6	30	E	25.21m	
1	EM-QE5.5°-20°EM-1E1.6	30	41	5.47m		1	G150/125 2芯	40
16	7.57m		B	EM-QE5.5°-20°EM-1E1.6	30	2	G150/125 2芯	40
1	EM-QE5.5°-20°EM-1E1.6	30	42	6.80m				
17	8.34m		B	EM-QE5.5°-20°EM-1E1.6	30			
1	EM-QE5.5°-20°EM-1E1.6	30	43	7.08m				
18	8.40m		B	EM-QE5.5°-20°EM-1E1.6	30			
1	EM-QE5.5°-20°EM-1E1.6	30	44	5.06m				
19	8.40m		B	EM-QE5.5°-20°EM-1E1.6	30			
1	EM-QE5.5°-20°EM-1E1.6	30	45	5.06m				
20	8.40m		B	EM-QE5.5°-20°EM-1E1.6	30			
1	EM-QE5.5°-20°EM-1E1.6	30	46	5.06m				
21	4.12m		B	EM-QE5.5°-20°EM-1E1.6	30			
1	EM-QE5.5°-20°EM-1E1.6	30	47	5.06m				
22	7.90m		B	EM-QE5.5°-20°EM-1E1.6	30			
1	EM-QE5.5°-20°EM-1E1.6	30	48	5.06m				
23	4.12m		B	EM-QE5.5°-20°EM-1E1.6	30			
1	EM-QE5.5°-20°EM-1E1.6	30	49	3.17m				
24	8.40m		B	EM-QE5.5°-20°EM-1E1.6	30			
1	EM-QE5.5°-20°EM-1E1.6	30	50	6.80m				
25	8.40m		B	EM-QE5.5°-20°EM-1E1.6	30			
1	EM-QE5.5°-20°EM-1E1.6	30	51	6.80m				
26	8.40m		B	EM-QE5.5°-20°EM-1E1.6	30			
1	EM-QE5.5°-20°EM-1E1.6	30						


模式図

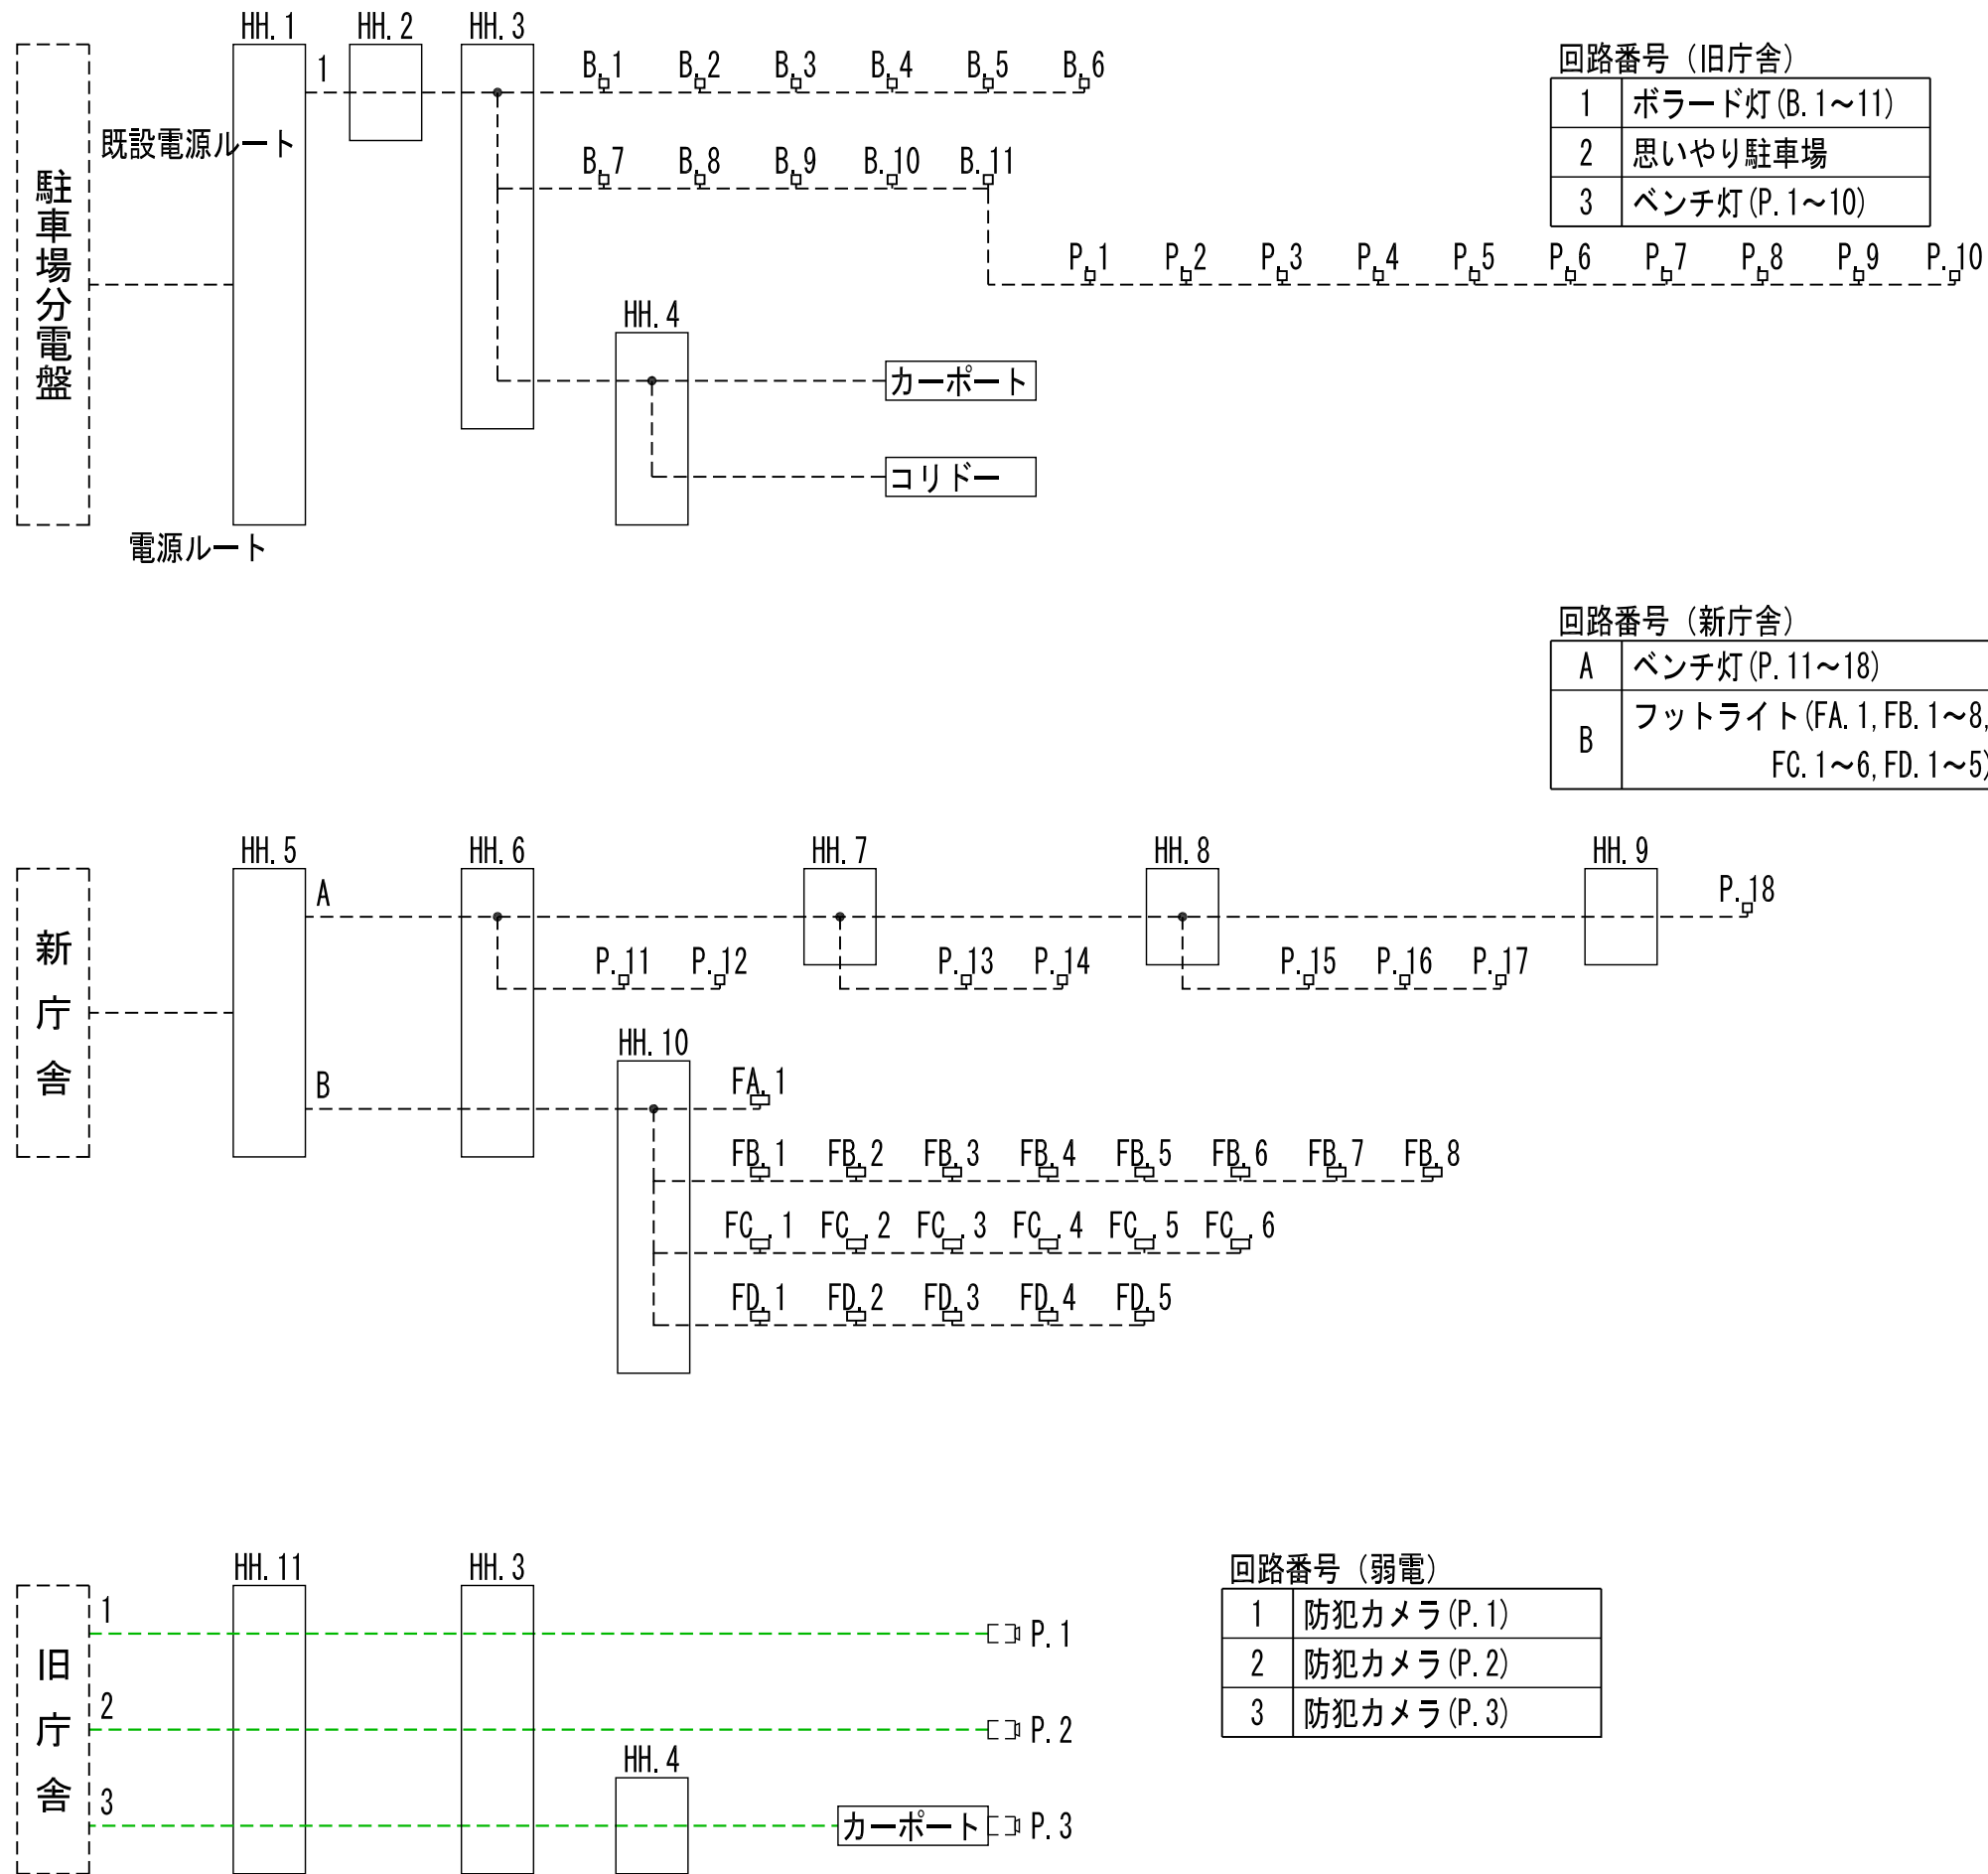


フットライト配置部分平面図 1/200

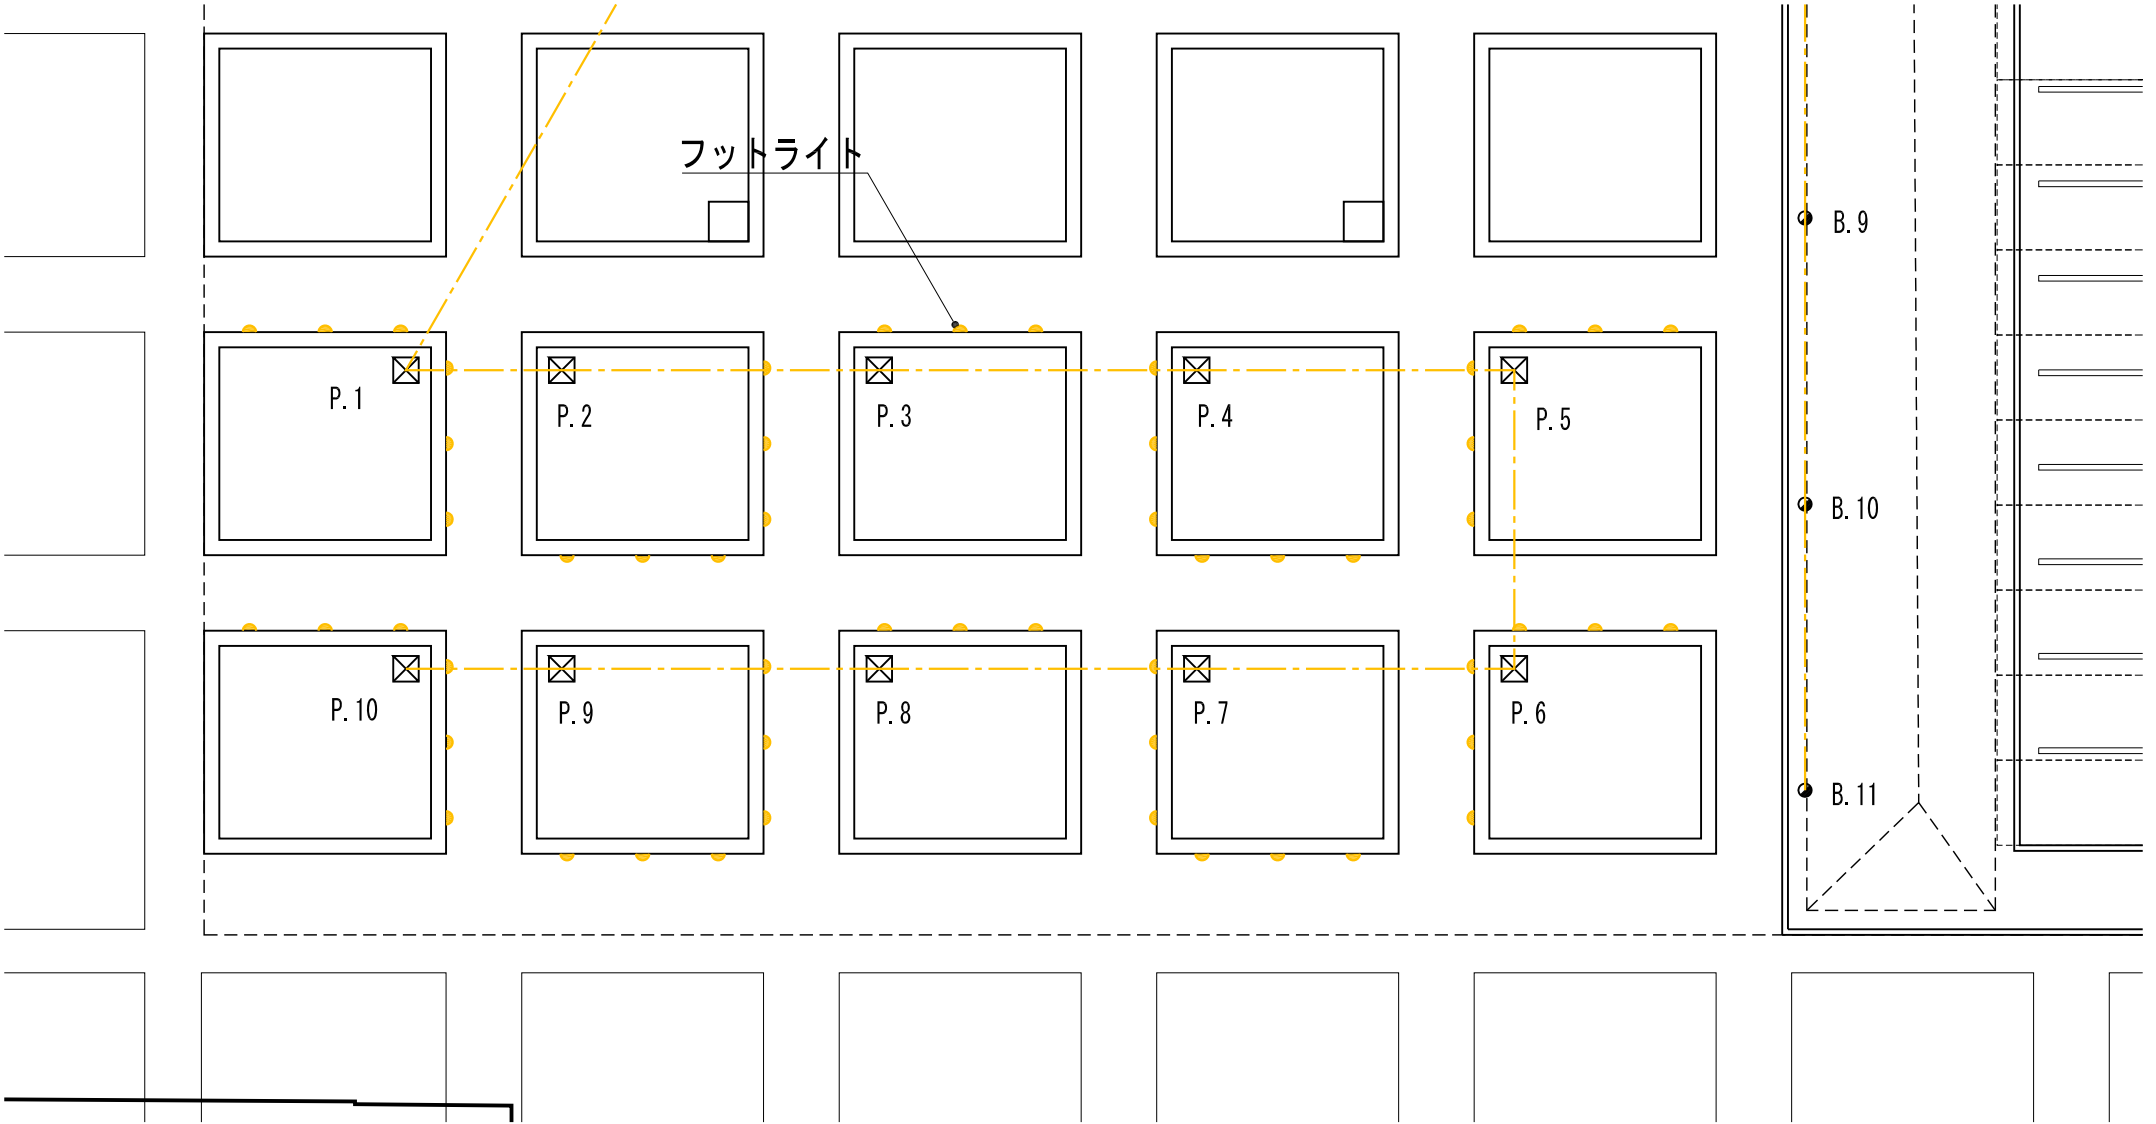

部分平面図 1/200

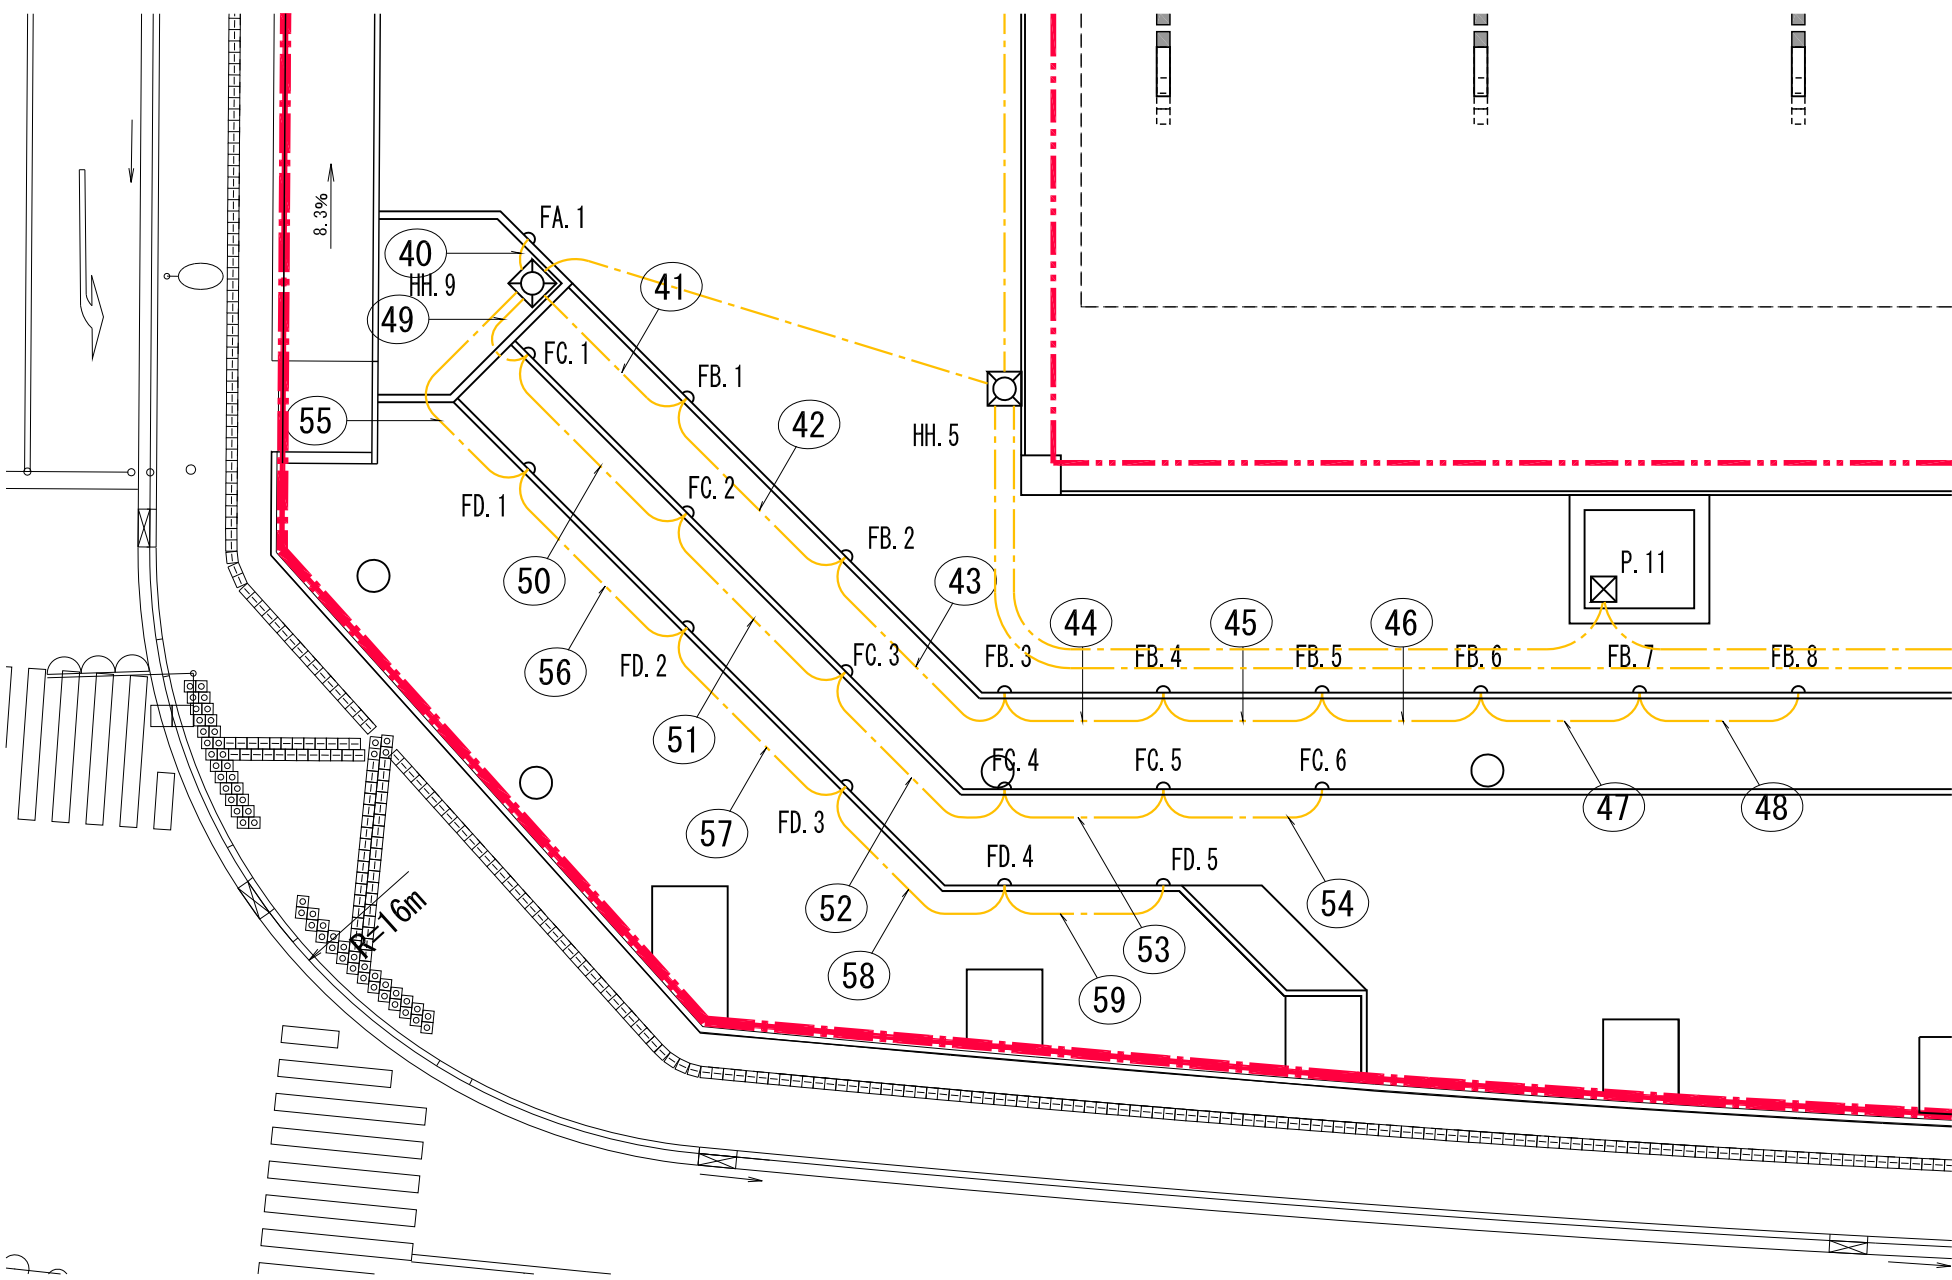


ハンドホール-1a, 1b, 2

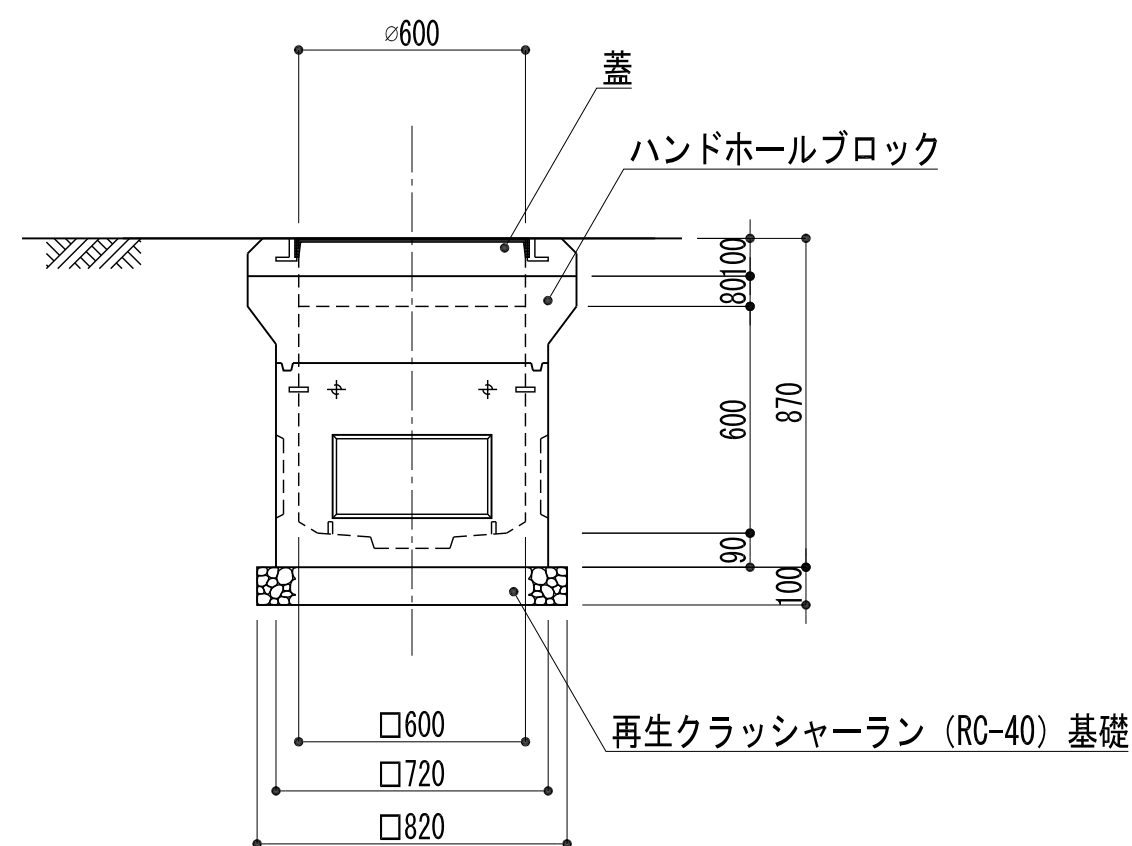

断面詳細図 1 : 20


- ・ハンドホールは官庁営繕関係統一基準公団建築設備工事標準図（電気設備工事編）に準拠した製品とする。
- ・鉄蓋は簡易防水構造とし、鎖付とする。
- ・ハンドホール-1aは鉄蓋リング付（T-2）とし、防錆塗装製品とする。
- ・ハンドホール-1bは鉄蓋リング（T-2）、セパレーター付とし、防錆塗装製品とする。
- ・ハンドホール-2は、化粧蓋（T-20）とする。
- ・ハンドホール内はケーブル余長として、1巻確保する。

ボラード

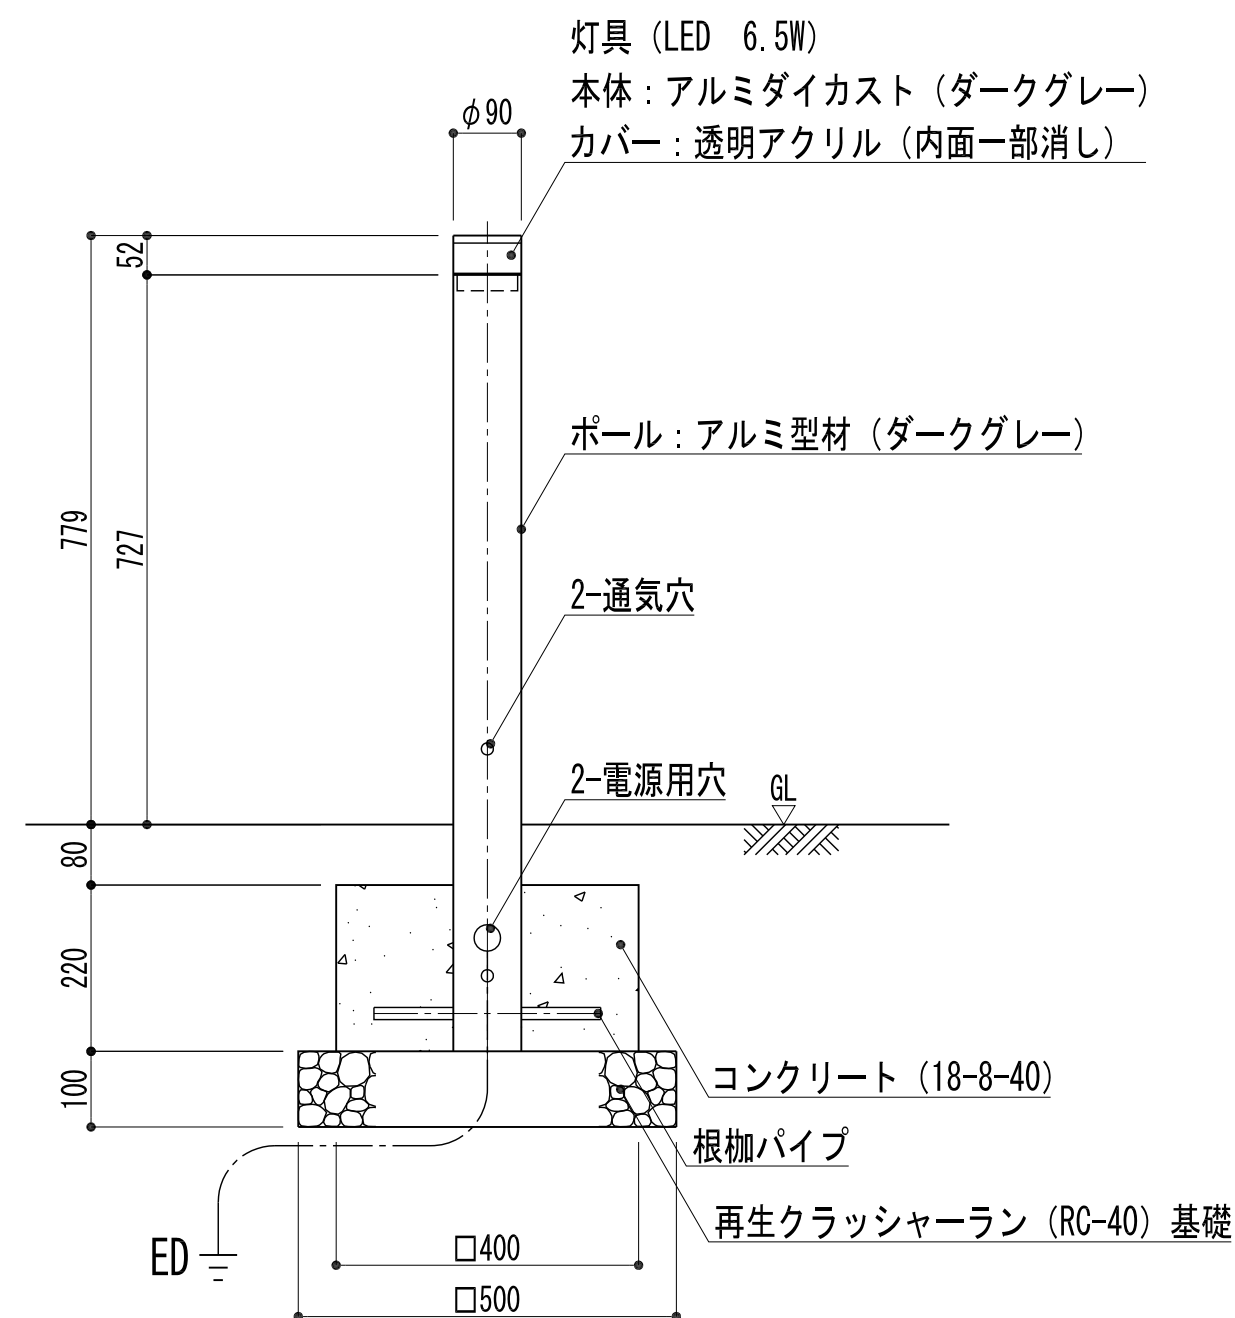


断面詳細図 1:10

プルボックス

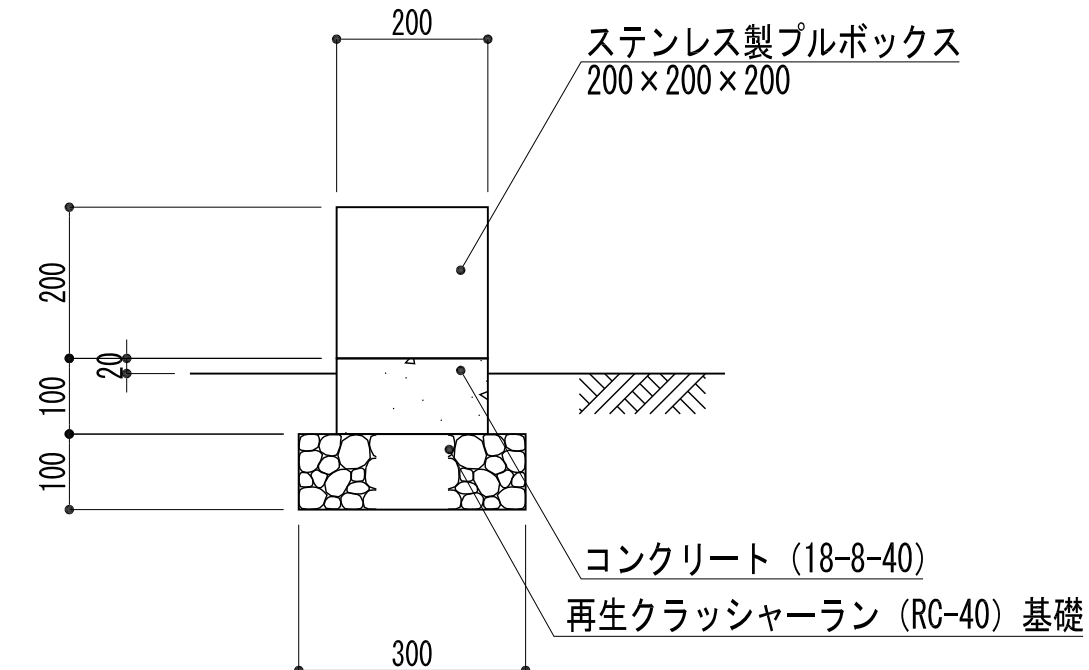


断面詳細図 1 : 10

防犯カメラ

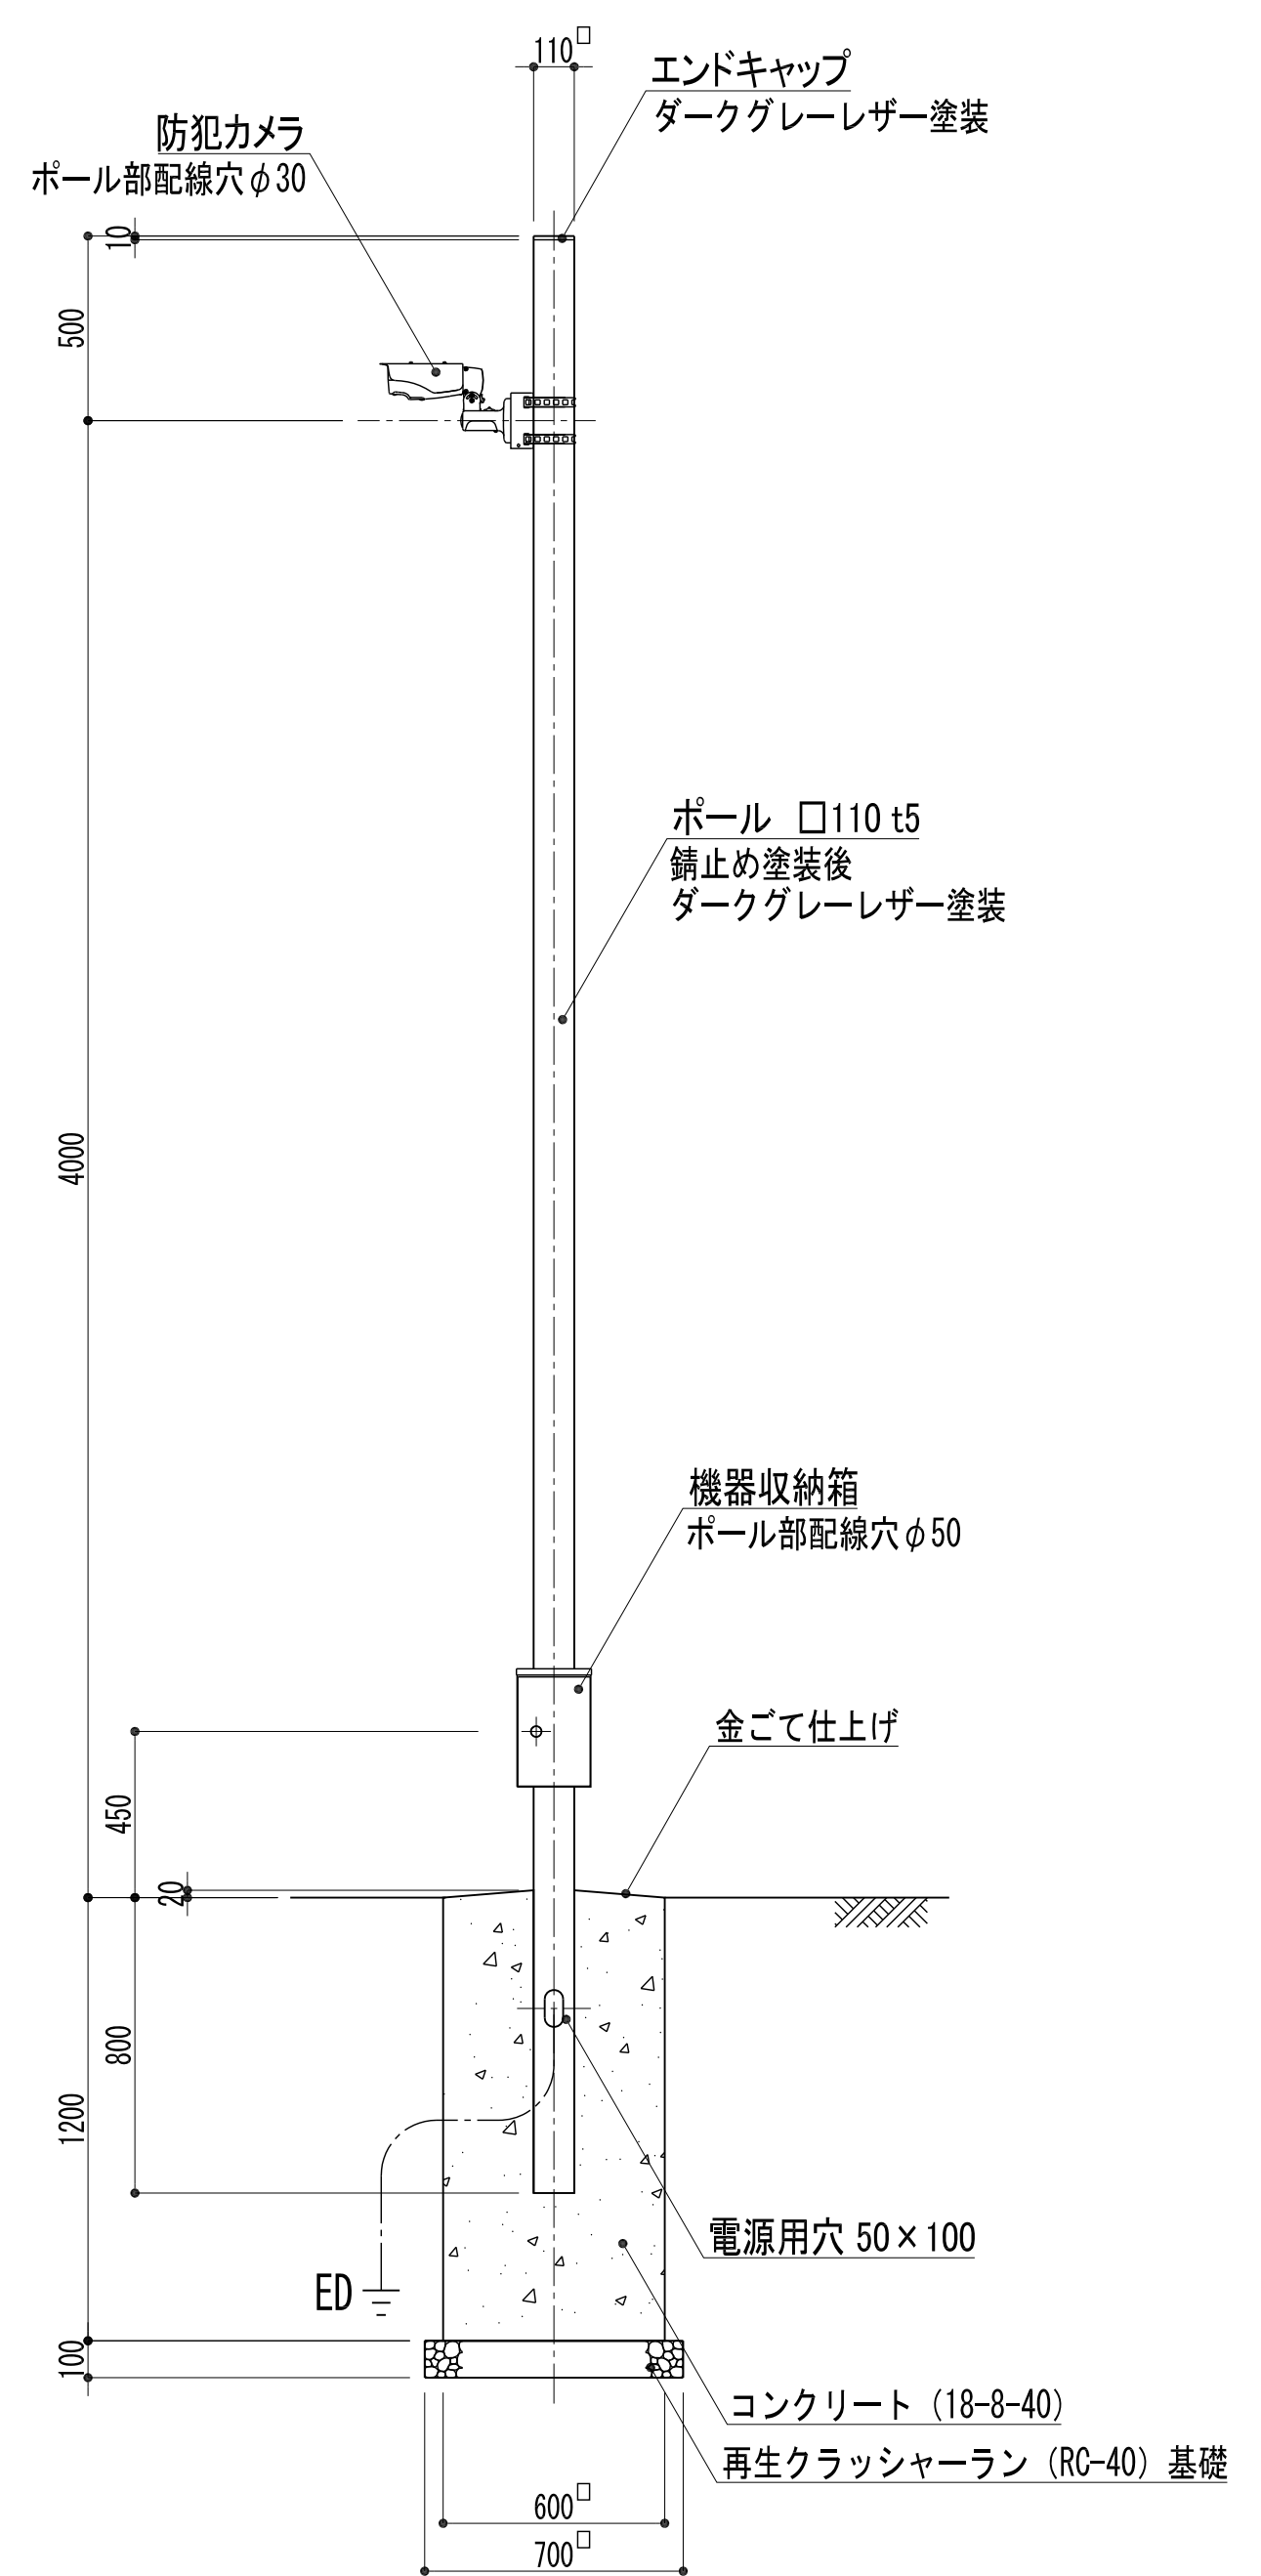


断面詳細図 1 : 20

電線管

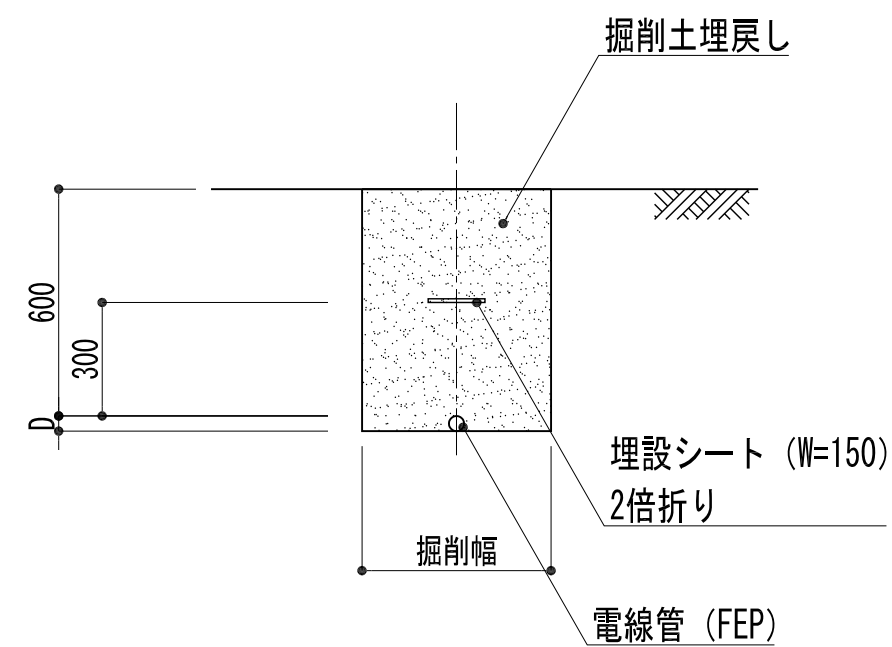


一般部
断面詳細図 1 : 20

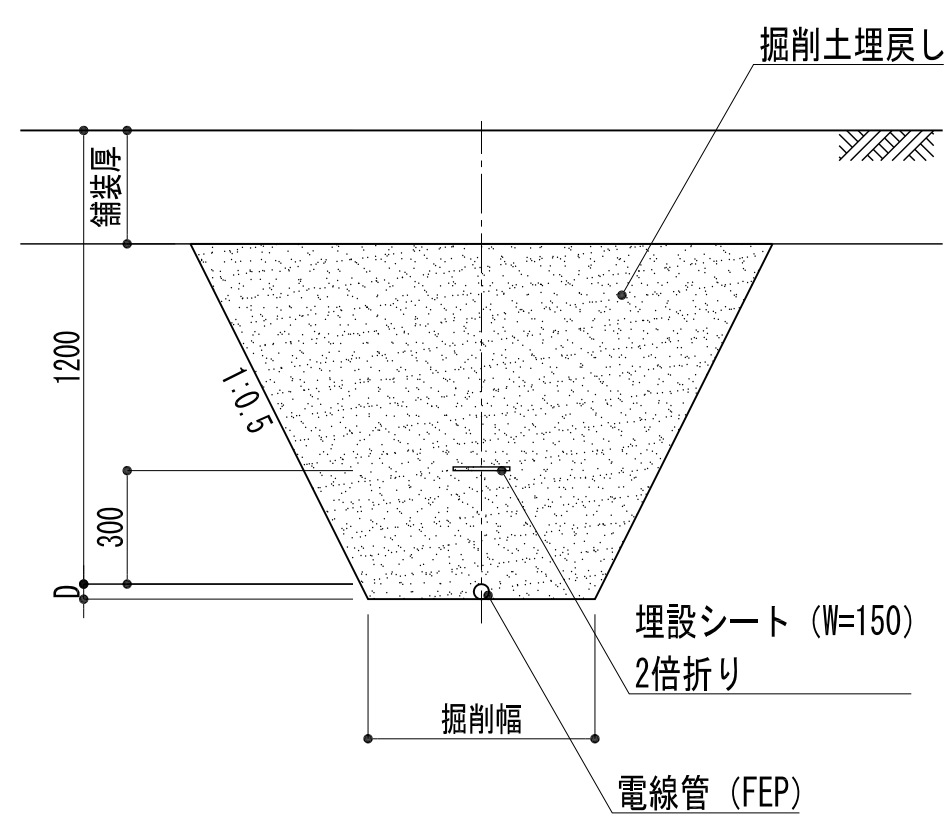


車道部
断面詳細図 1 : 20

フットライト

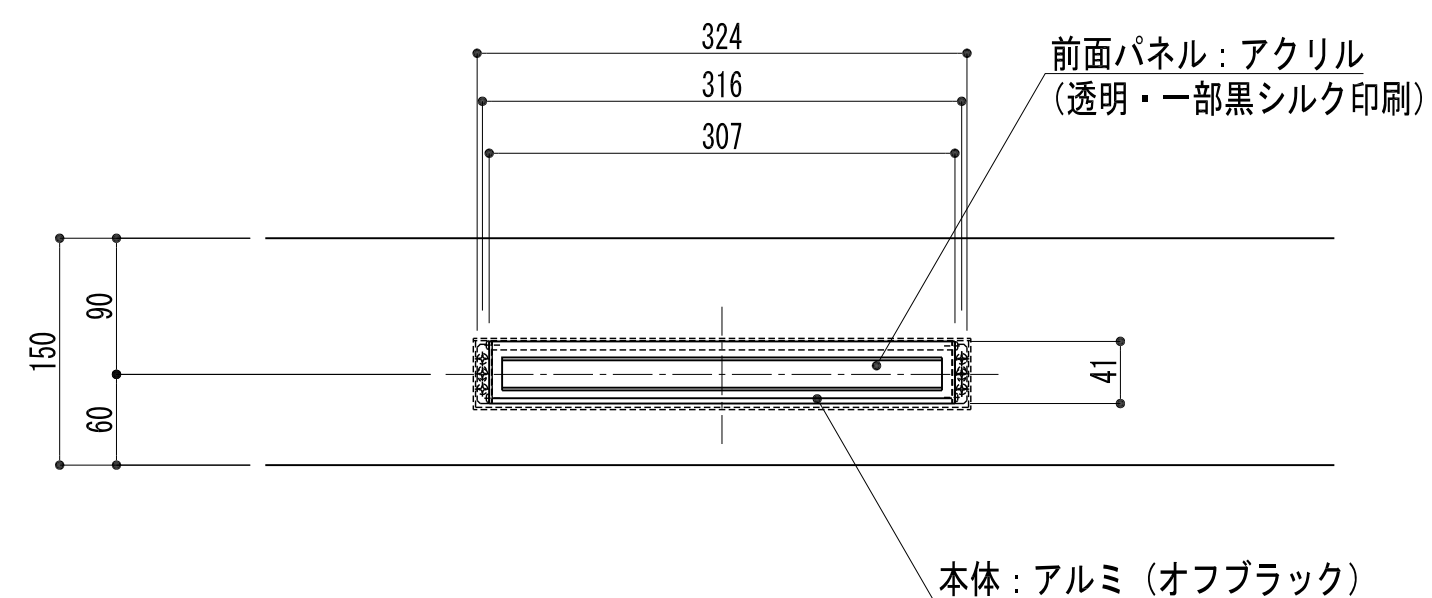


立面图 1:5

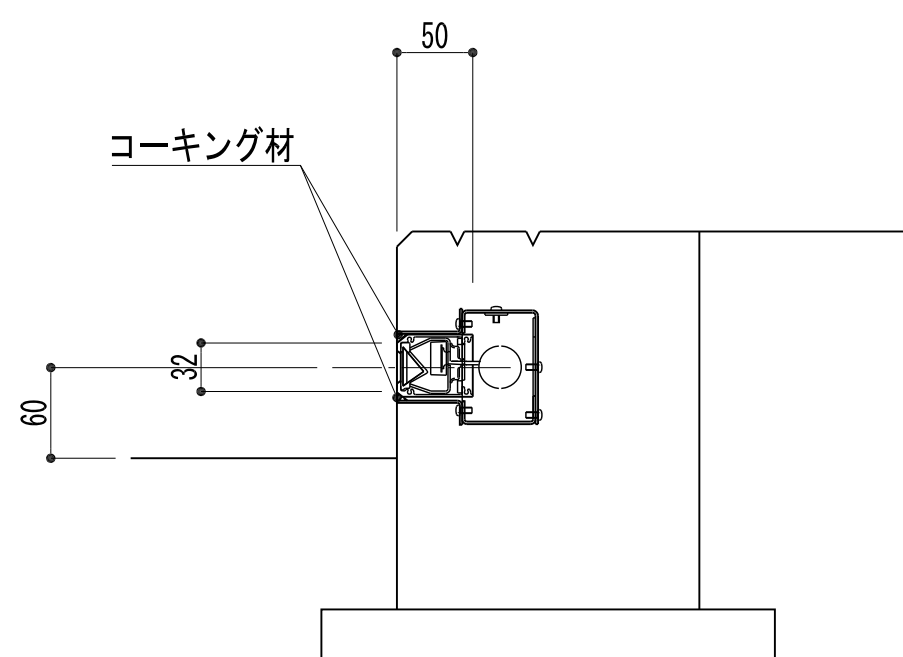

断面詳細図 1:5

■防滴カメラ

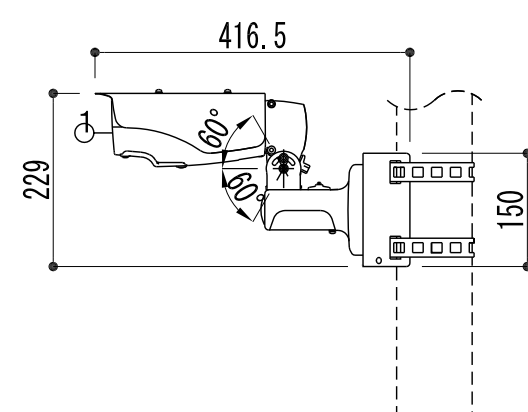


カメラ部：RBSS認定品

■防滴カメラ	
電源	PoE対応
撮像素子	1/2. 8型CMOS 213万画素
走査方式	プログレッシブ
最低被写体照度	0. 0017 lx (50 %、白黒、F1. 2
	スローシャッター30/30秒時、換算値)
ネットワークI/F	10BASE-T/100BASE-TX
同時アクセス数	最大13
映像圧縮方式	H. 263、JPEG
画像サイズ	最大1920×1080
フレームレート	H. 263：最大30 fps
画角	水平：105. 2°～35. 5° 垂直：57. 0°～20. 0°
機能	3次元ノイズリダクション、デナイト、 モーションディテクト、ワイドダイナミック H. 263デュアルエンコード可、 ブライバシママスク、防塵防水：IP66、 自動絞り3倍バリフォーカルレンズ付、 f=3. 0～9. 0 mm、ボール取付金具付
■メディアコンバーター	
電源	DC3. 3V (AC100Vコンセント)
光ファイバポート	1ポート100BASE-FX (SCコネクタ)
メタルポート	1ポート100BASE (RJ-45コネクタ)
PoE給電	対応品
配線	EM-UTP-CAT5e (メディアコンバーター～カメラ間)
■その他	
着色	可能な部位はすべてダークグレーレーザー塗装とすること。

■機器收納箱

キャビネット	CTHZ302016SC
ドア	t1.0(ステンレス)
ボデー	t1.0(ステンレス)
ハンドル	PH-53(取外しハンドル)
色/仕上げ	ダークグレーレザー塗装

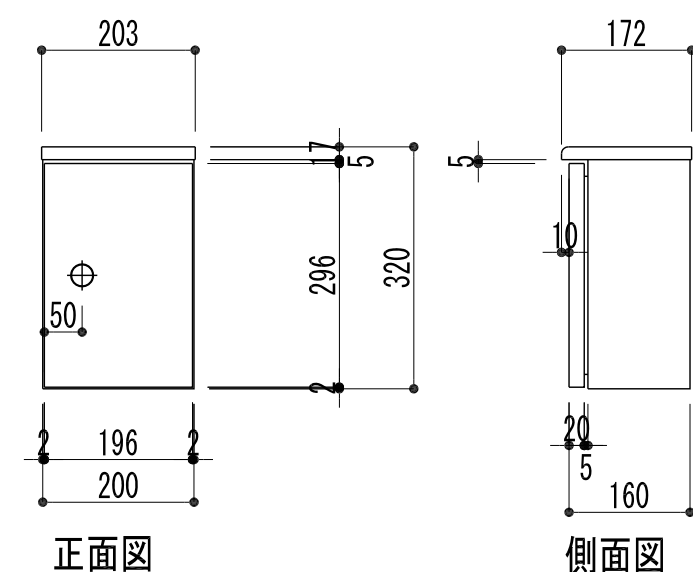

平成 30年度		
ひろばA整備工事		
電気設備詳細図	26	業 全
縮尺 図 示		28
宝 塚 市		